




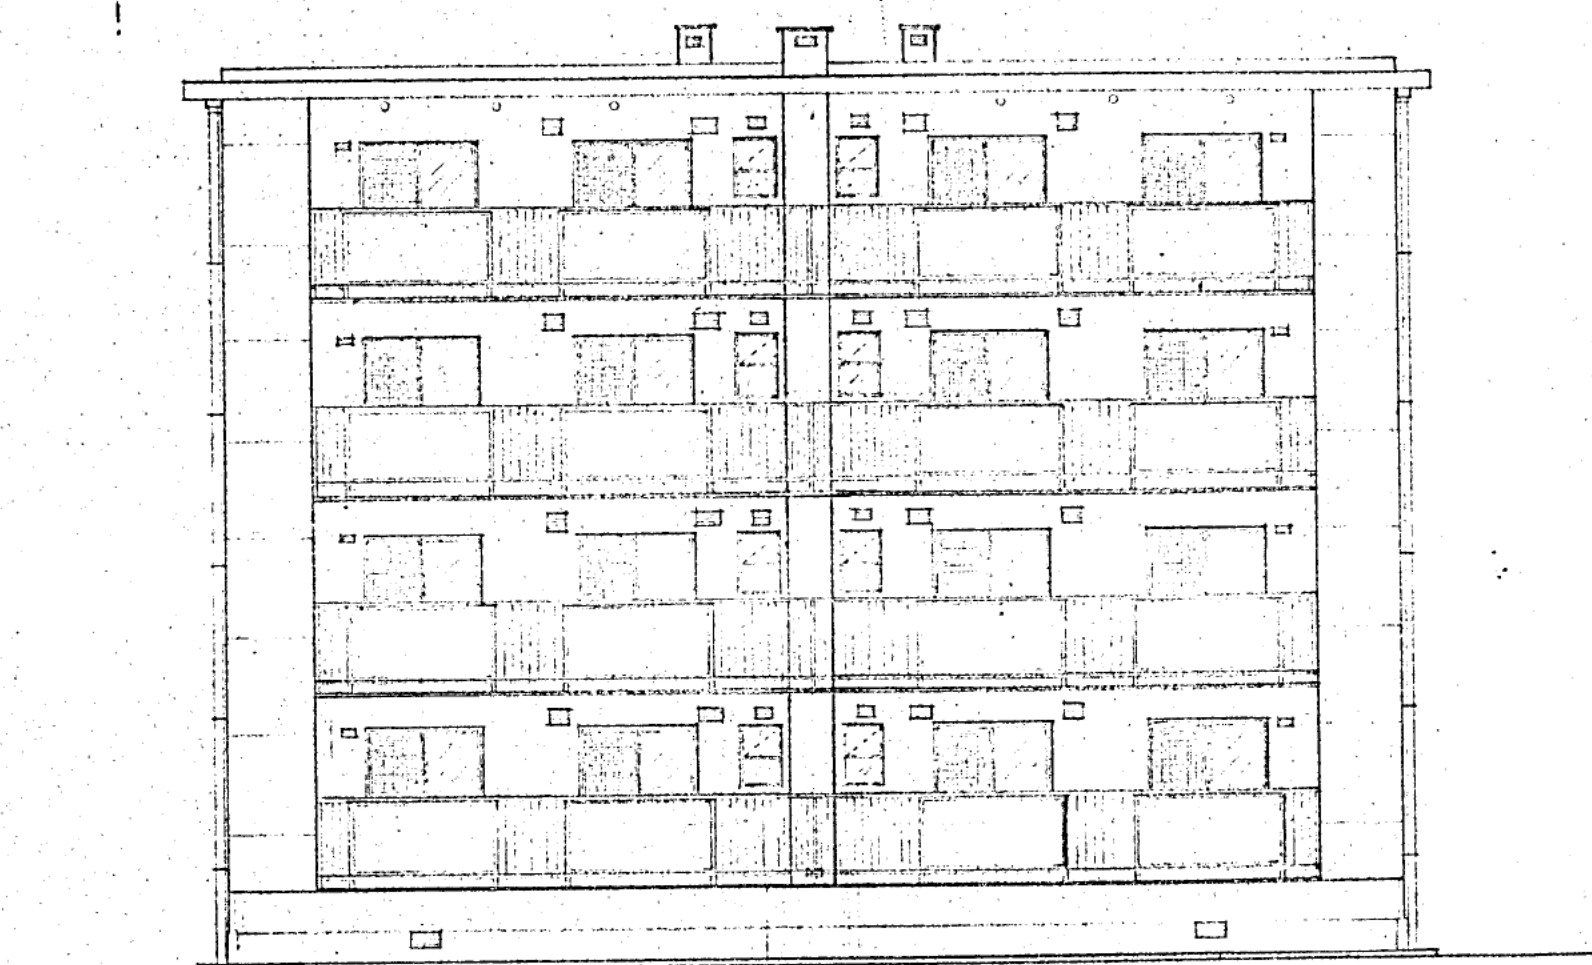


南面図

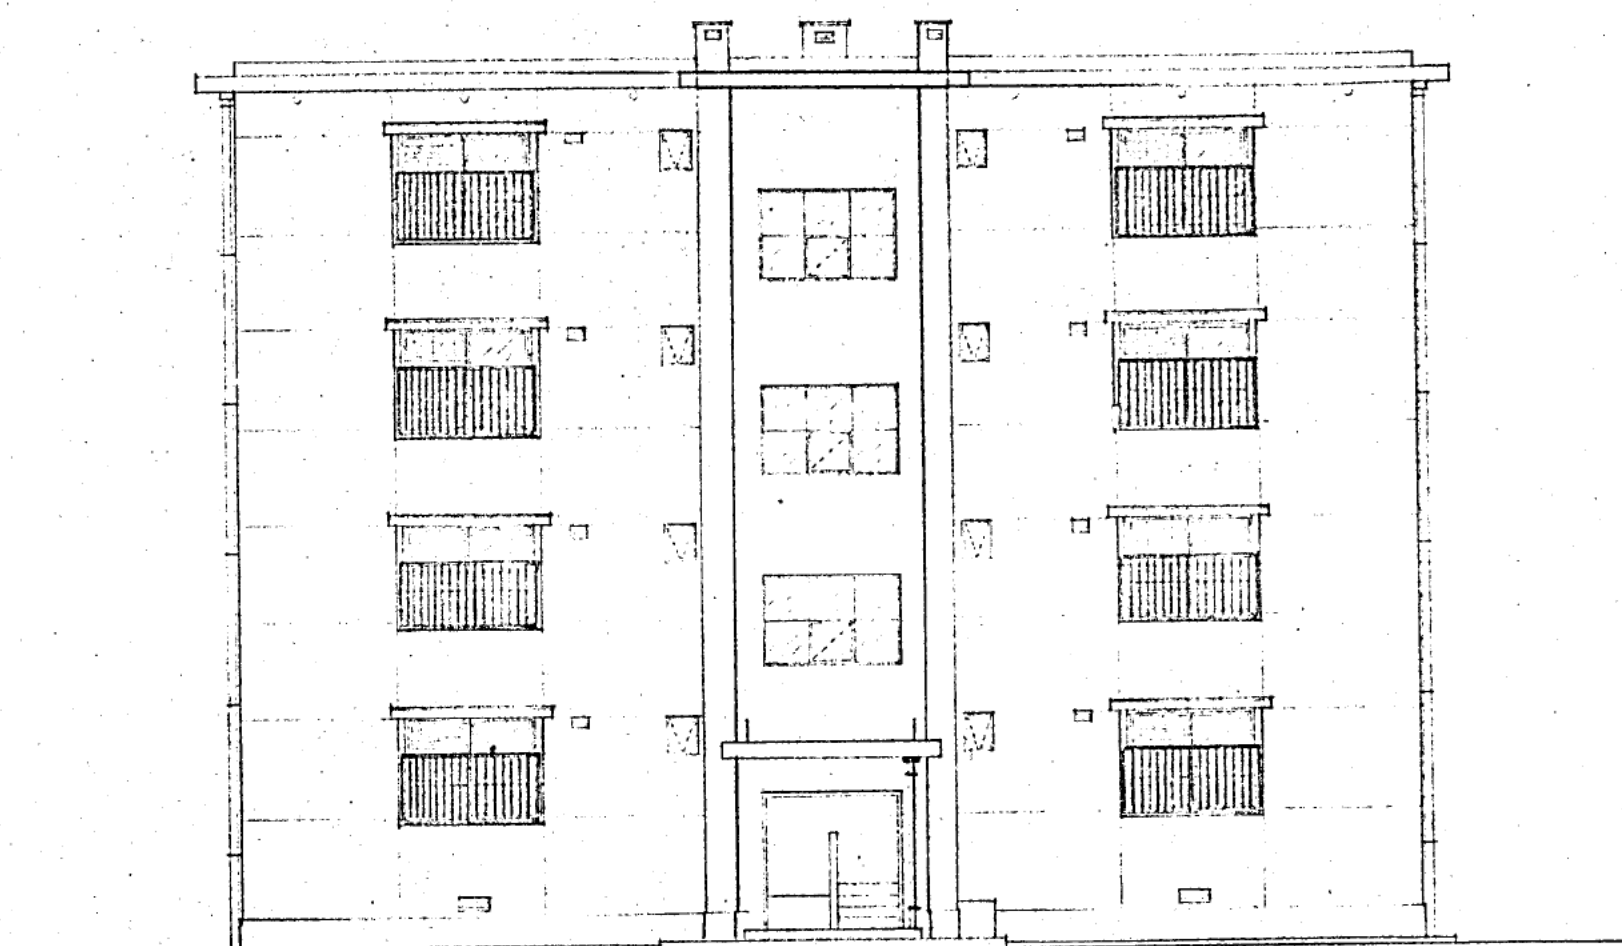


北面図

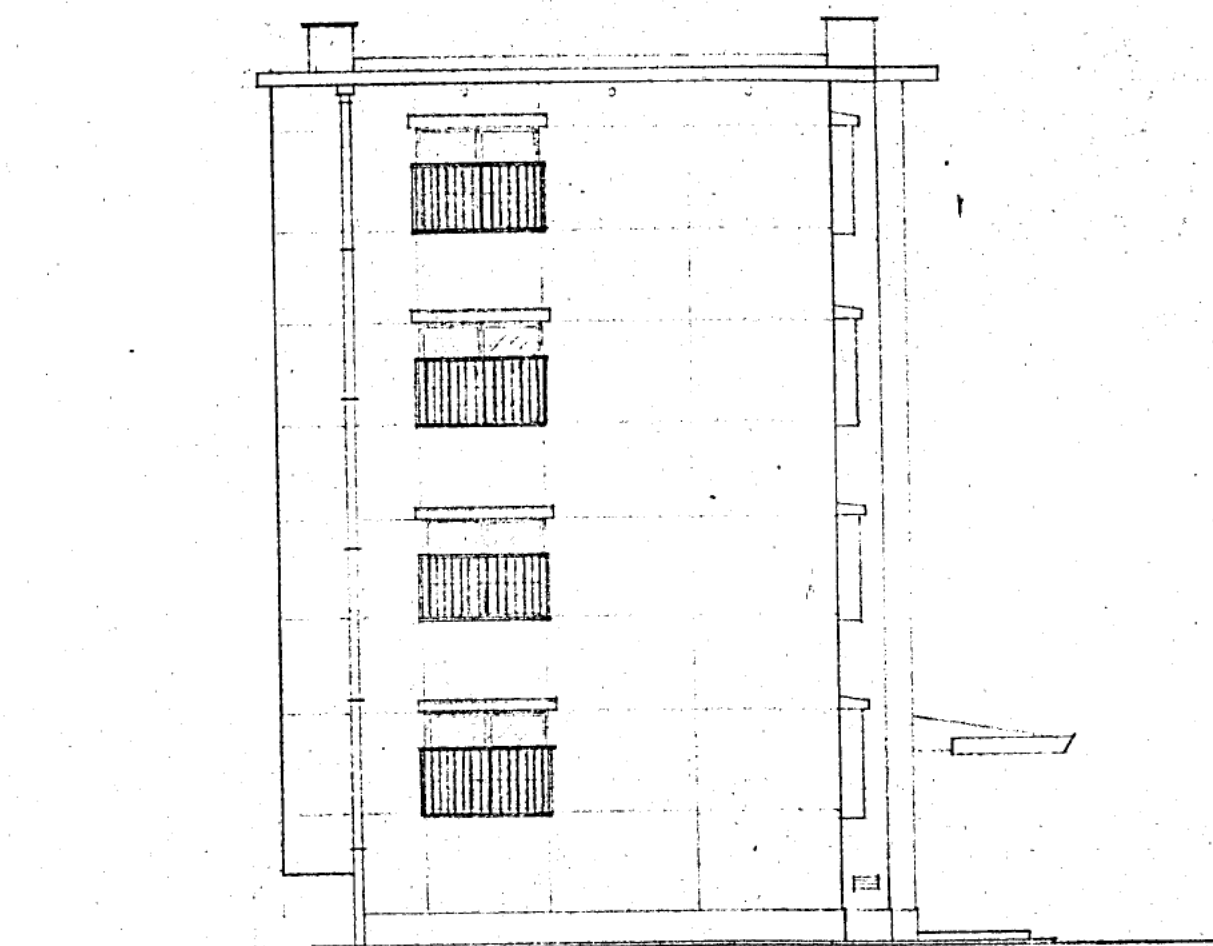

側面図

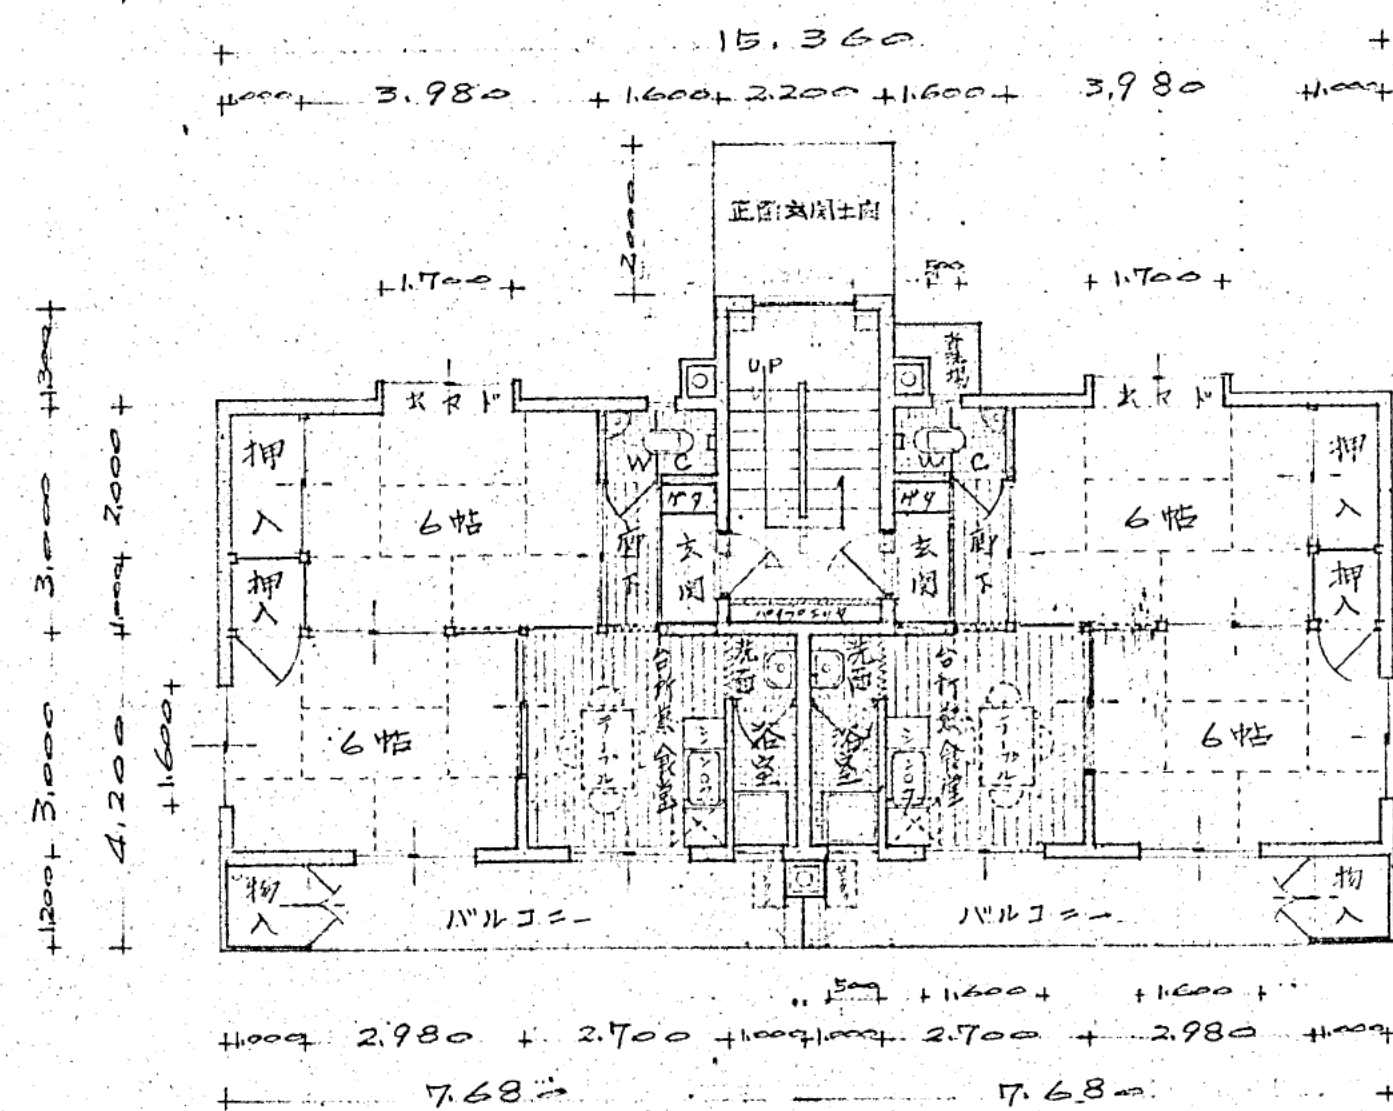


1-1 平面図

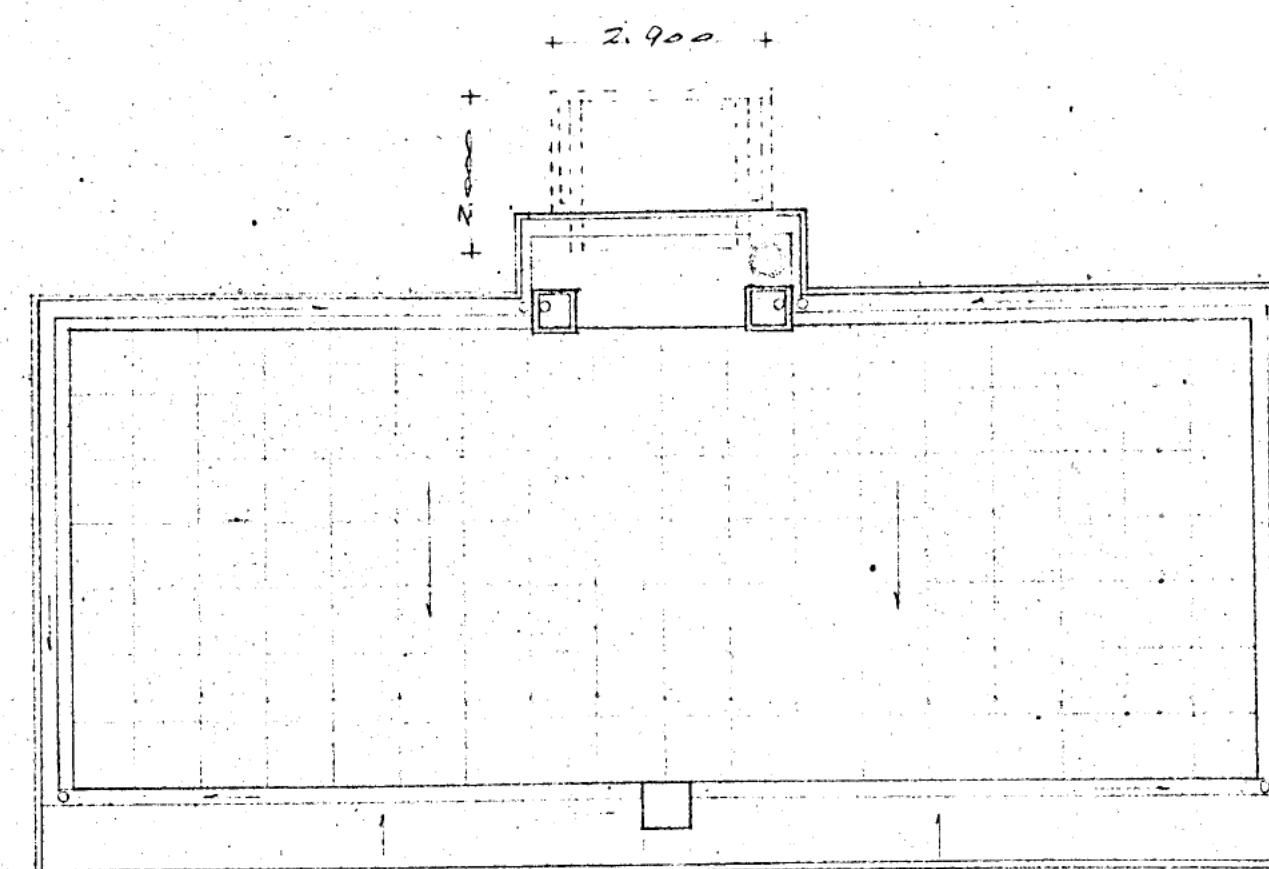


屋階平面図

住吉鉄筋コンクリート公舎新築工事			
平面、立面、屋根伏図			
図名	図号	図尺	1/100
製図者	13044	2011	10
検査者			
阪神水道企業団工務部管理課			

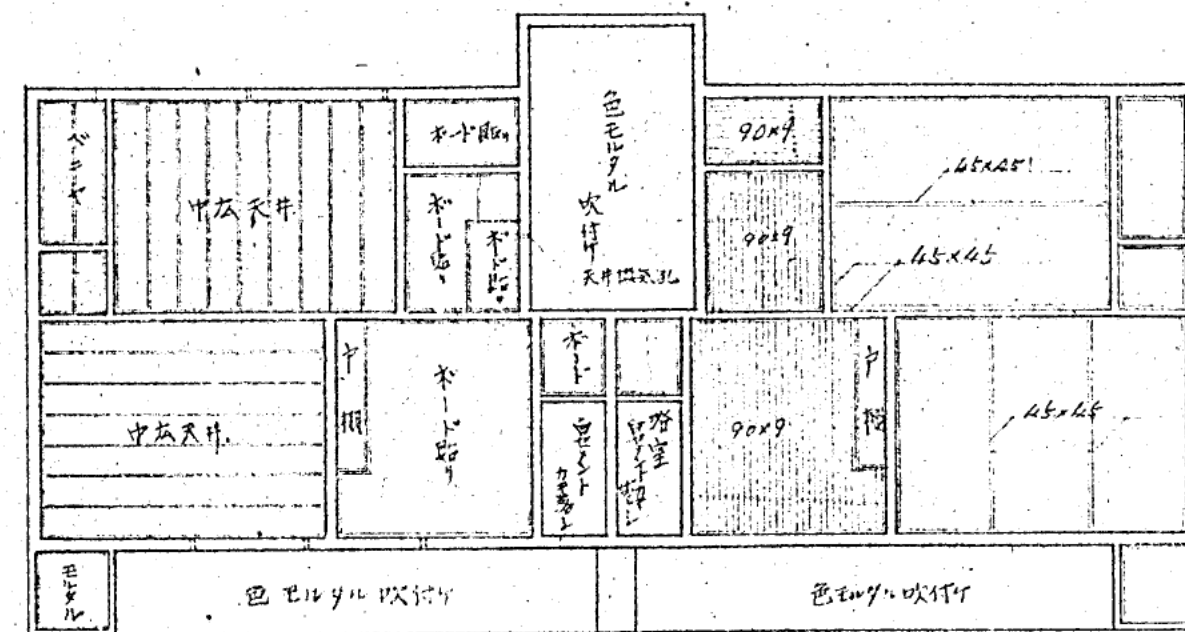


最上階天井伏図

最上階天井下地図

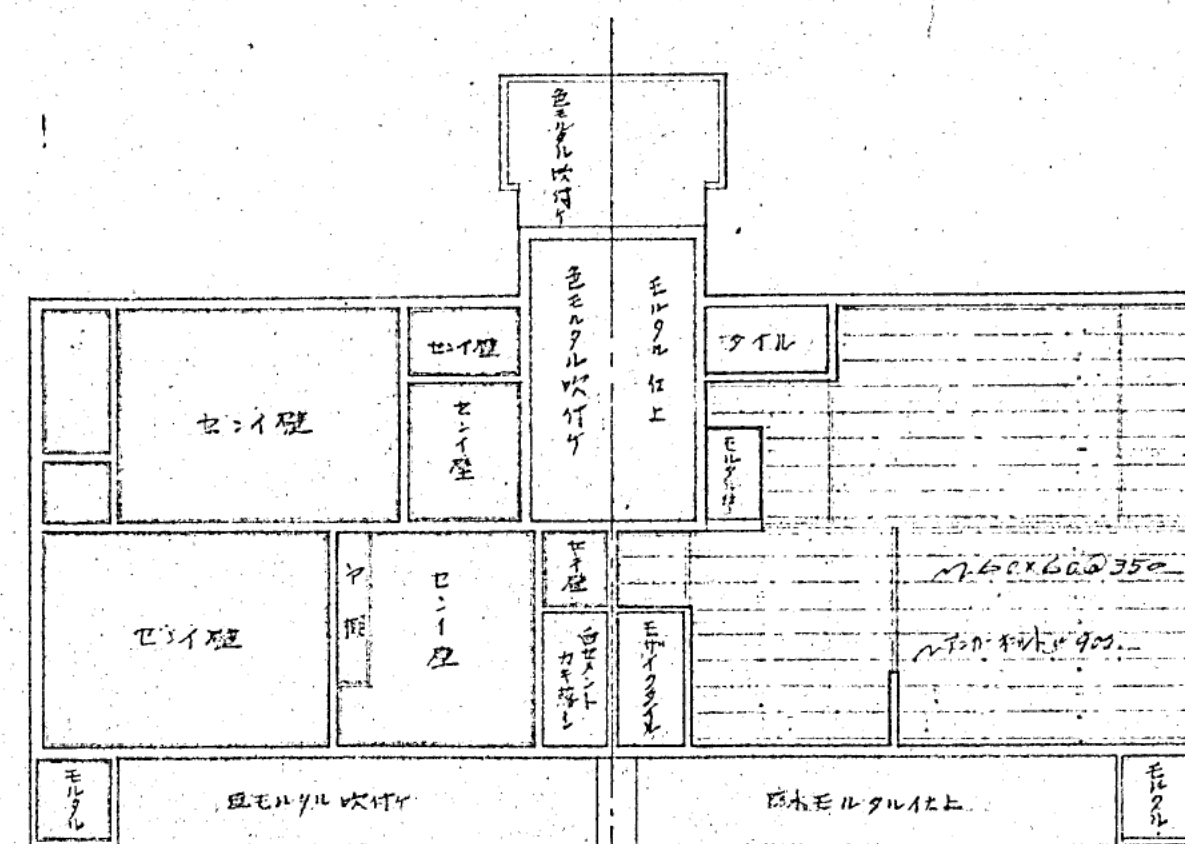


各階天井伏図


各階床伏図

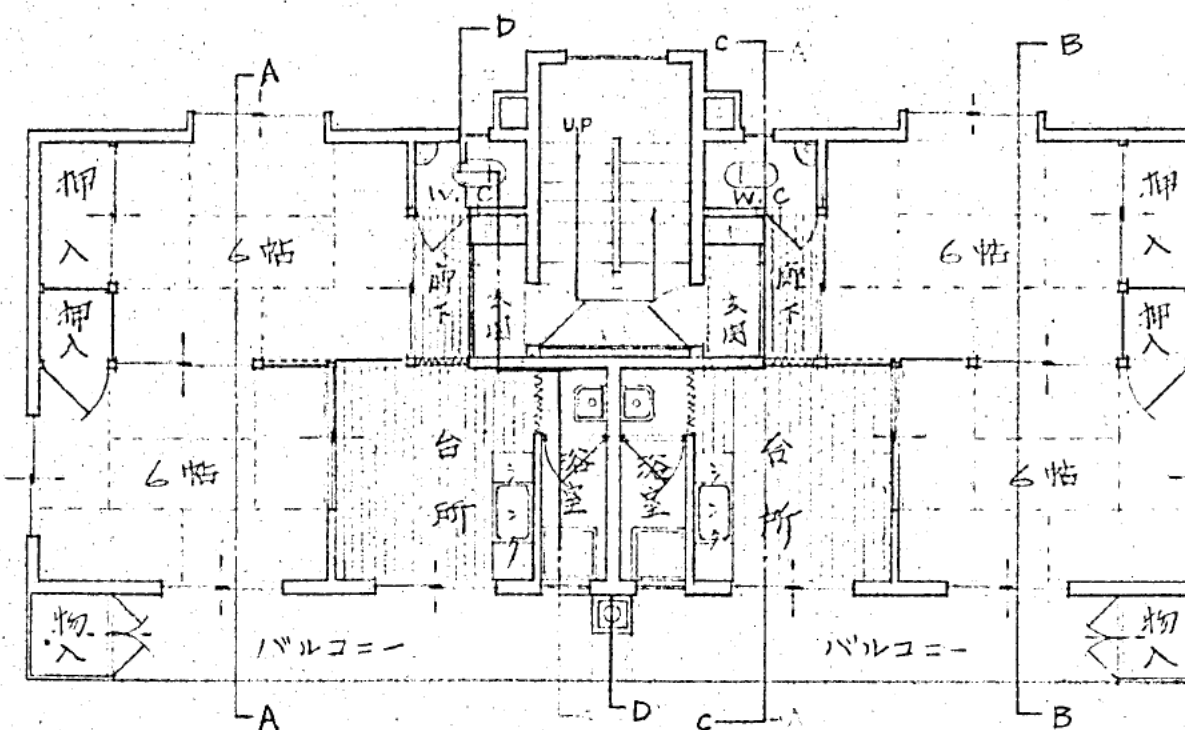

断面参照図

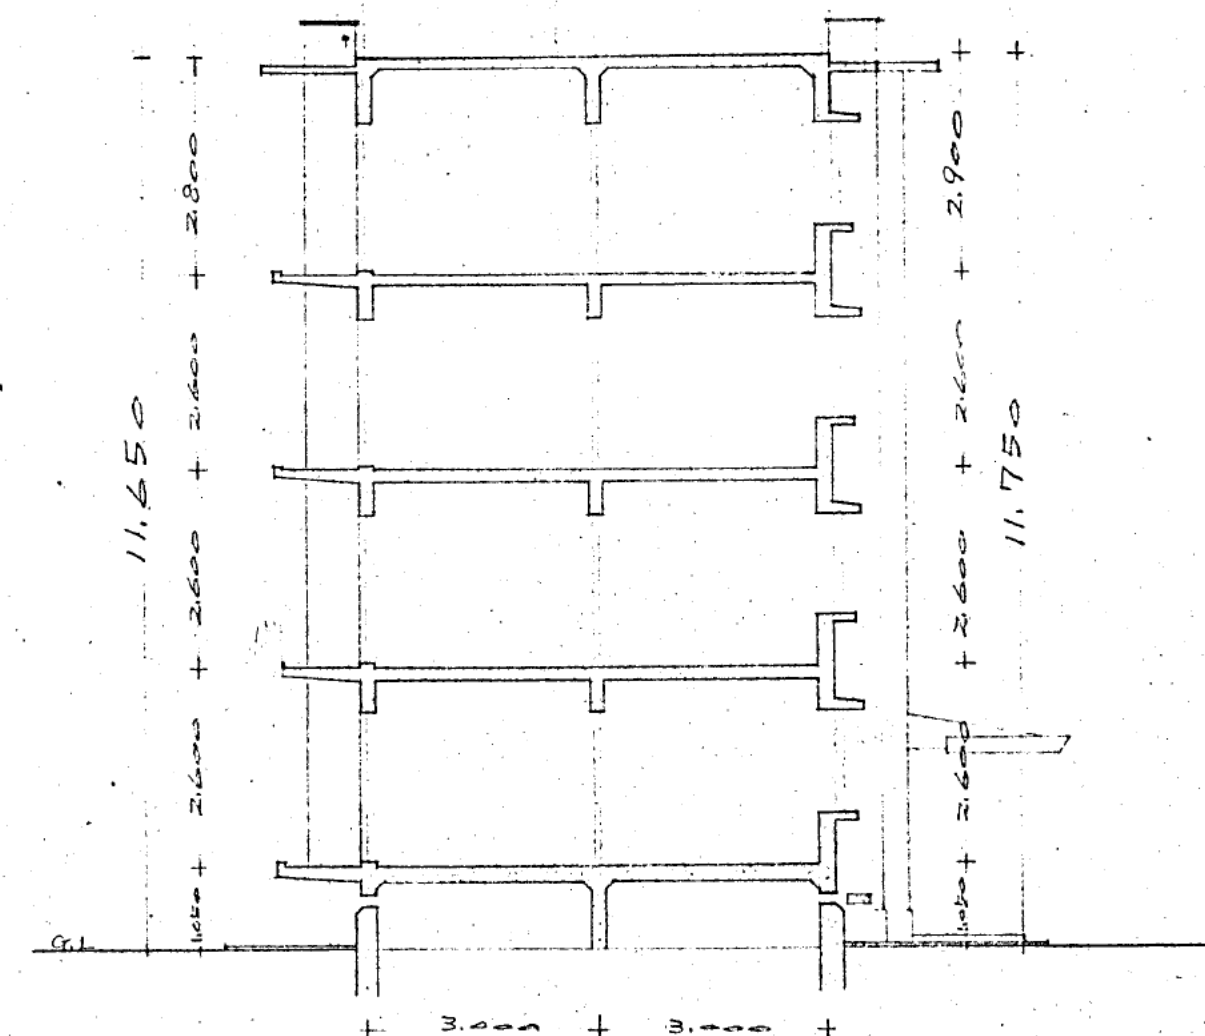

断面図

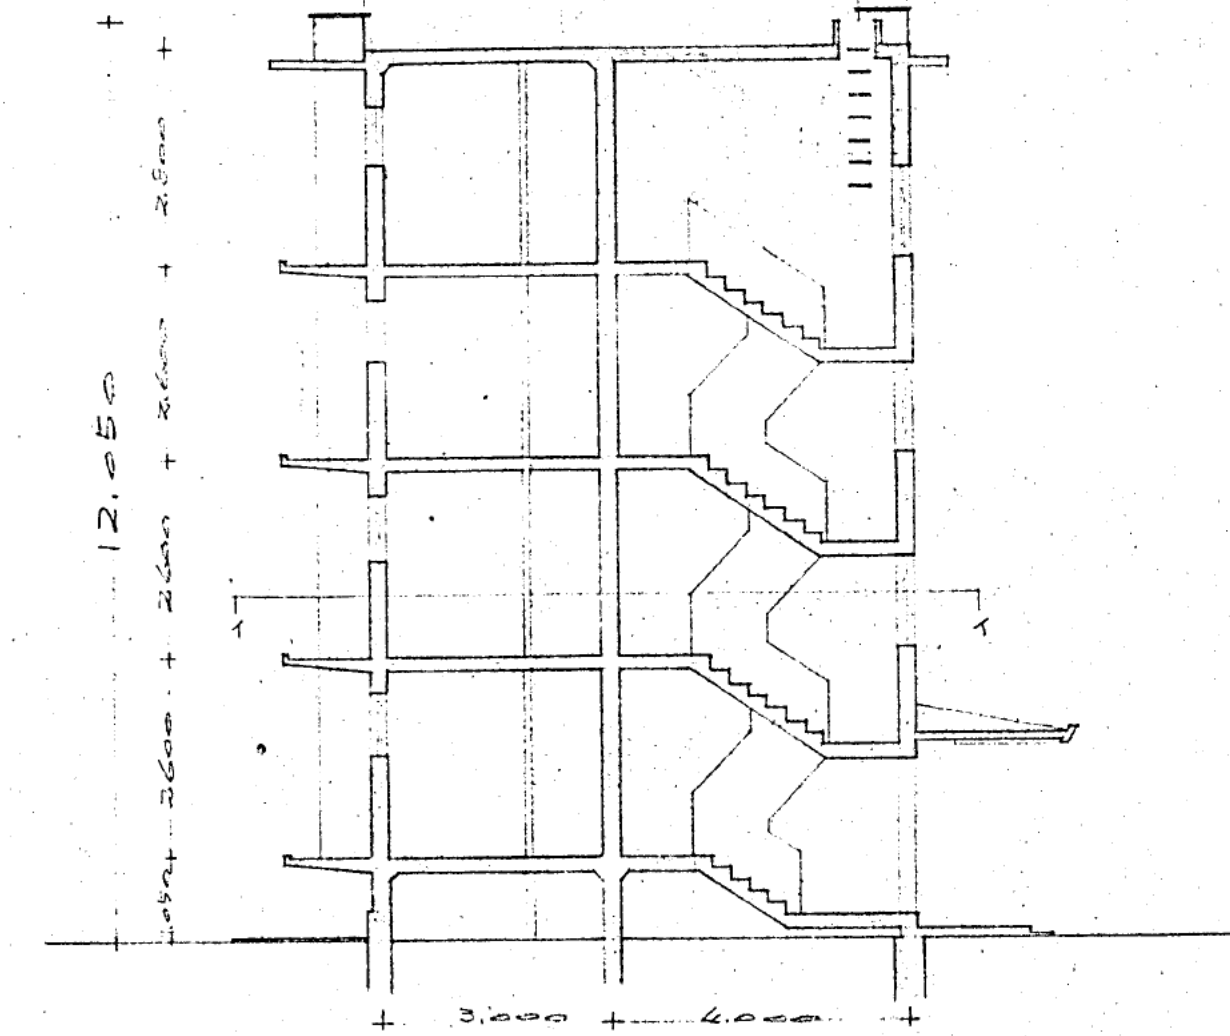

階段断面図

室内仕上表						
階名	床	中床	壁	天井	塗装	備考
階段室	珪藻土	珪藻土	珪藻土	珪藻土	ペイント	入口廻り色珪藻土付
玄関	珪藻土	珪藻土	珪藻土	珪藻土	珪藻土	珪藻土付
水栓	珪藻土	珪藻土	珪藻土	珪藻土	珪藻土	珪藻土付
バルコニー	珪藻土	珪藻土	珪藻土	珪藻土	珪藻土	珪藻土付
台所	珪藻土	珪藻土	珪藻土	珪藻土	珪藻土	珪藻土付
浴室	珪藻土	珪藻土	珪藻土	珪藻土	珪藻土	珪藻土付
便所	珪藻土	珪藻土	珪藻土	珪藻土	珪藻土	珪藻土付
押入	珪藻土	珪藻土	珪藻土	珪藻土	珪藻土	珪藻土付
物入	珪藻土	珪藻土	珪藻土	珪藻土	珪藻土	珪藻土付

外部仕上表	
屋外	珪藻土
土壁	珪藻土
外壁	珪藻土
基礎	珪藻土

住吉鉄筋コンクリート公舎新築工事


断面及各伏図

設計者 監理者 設計

設計年月 昭和44年2月1日


監理番号 16葉中2

阪神水道企業団工務部管理課

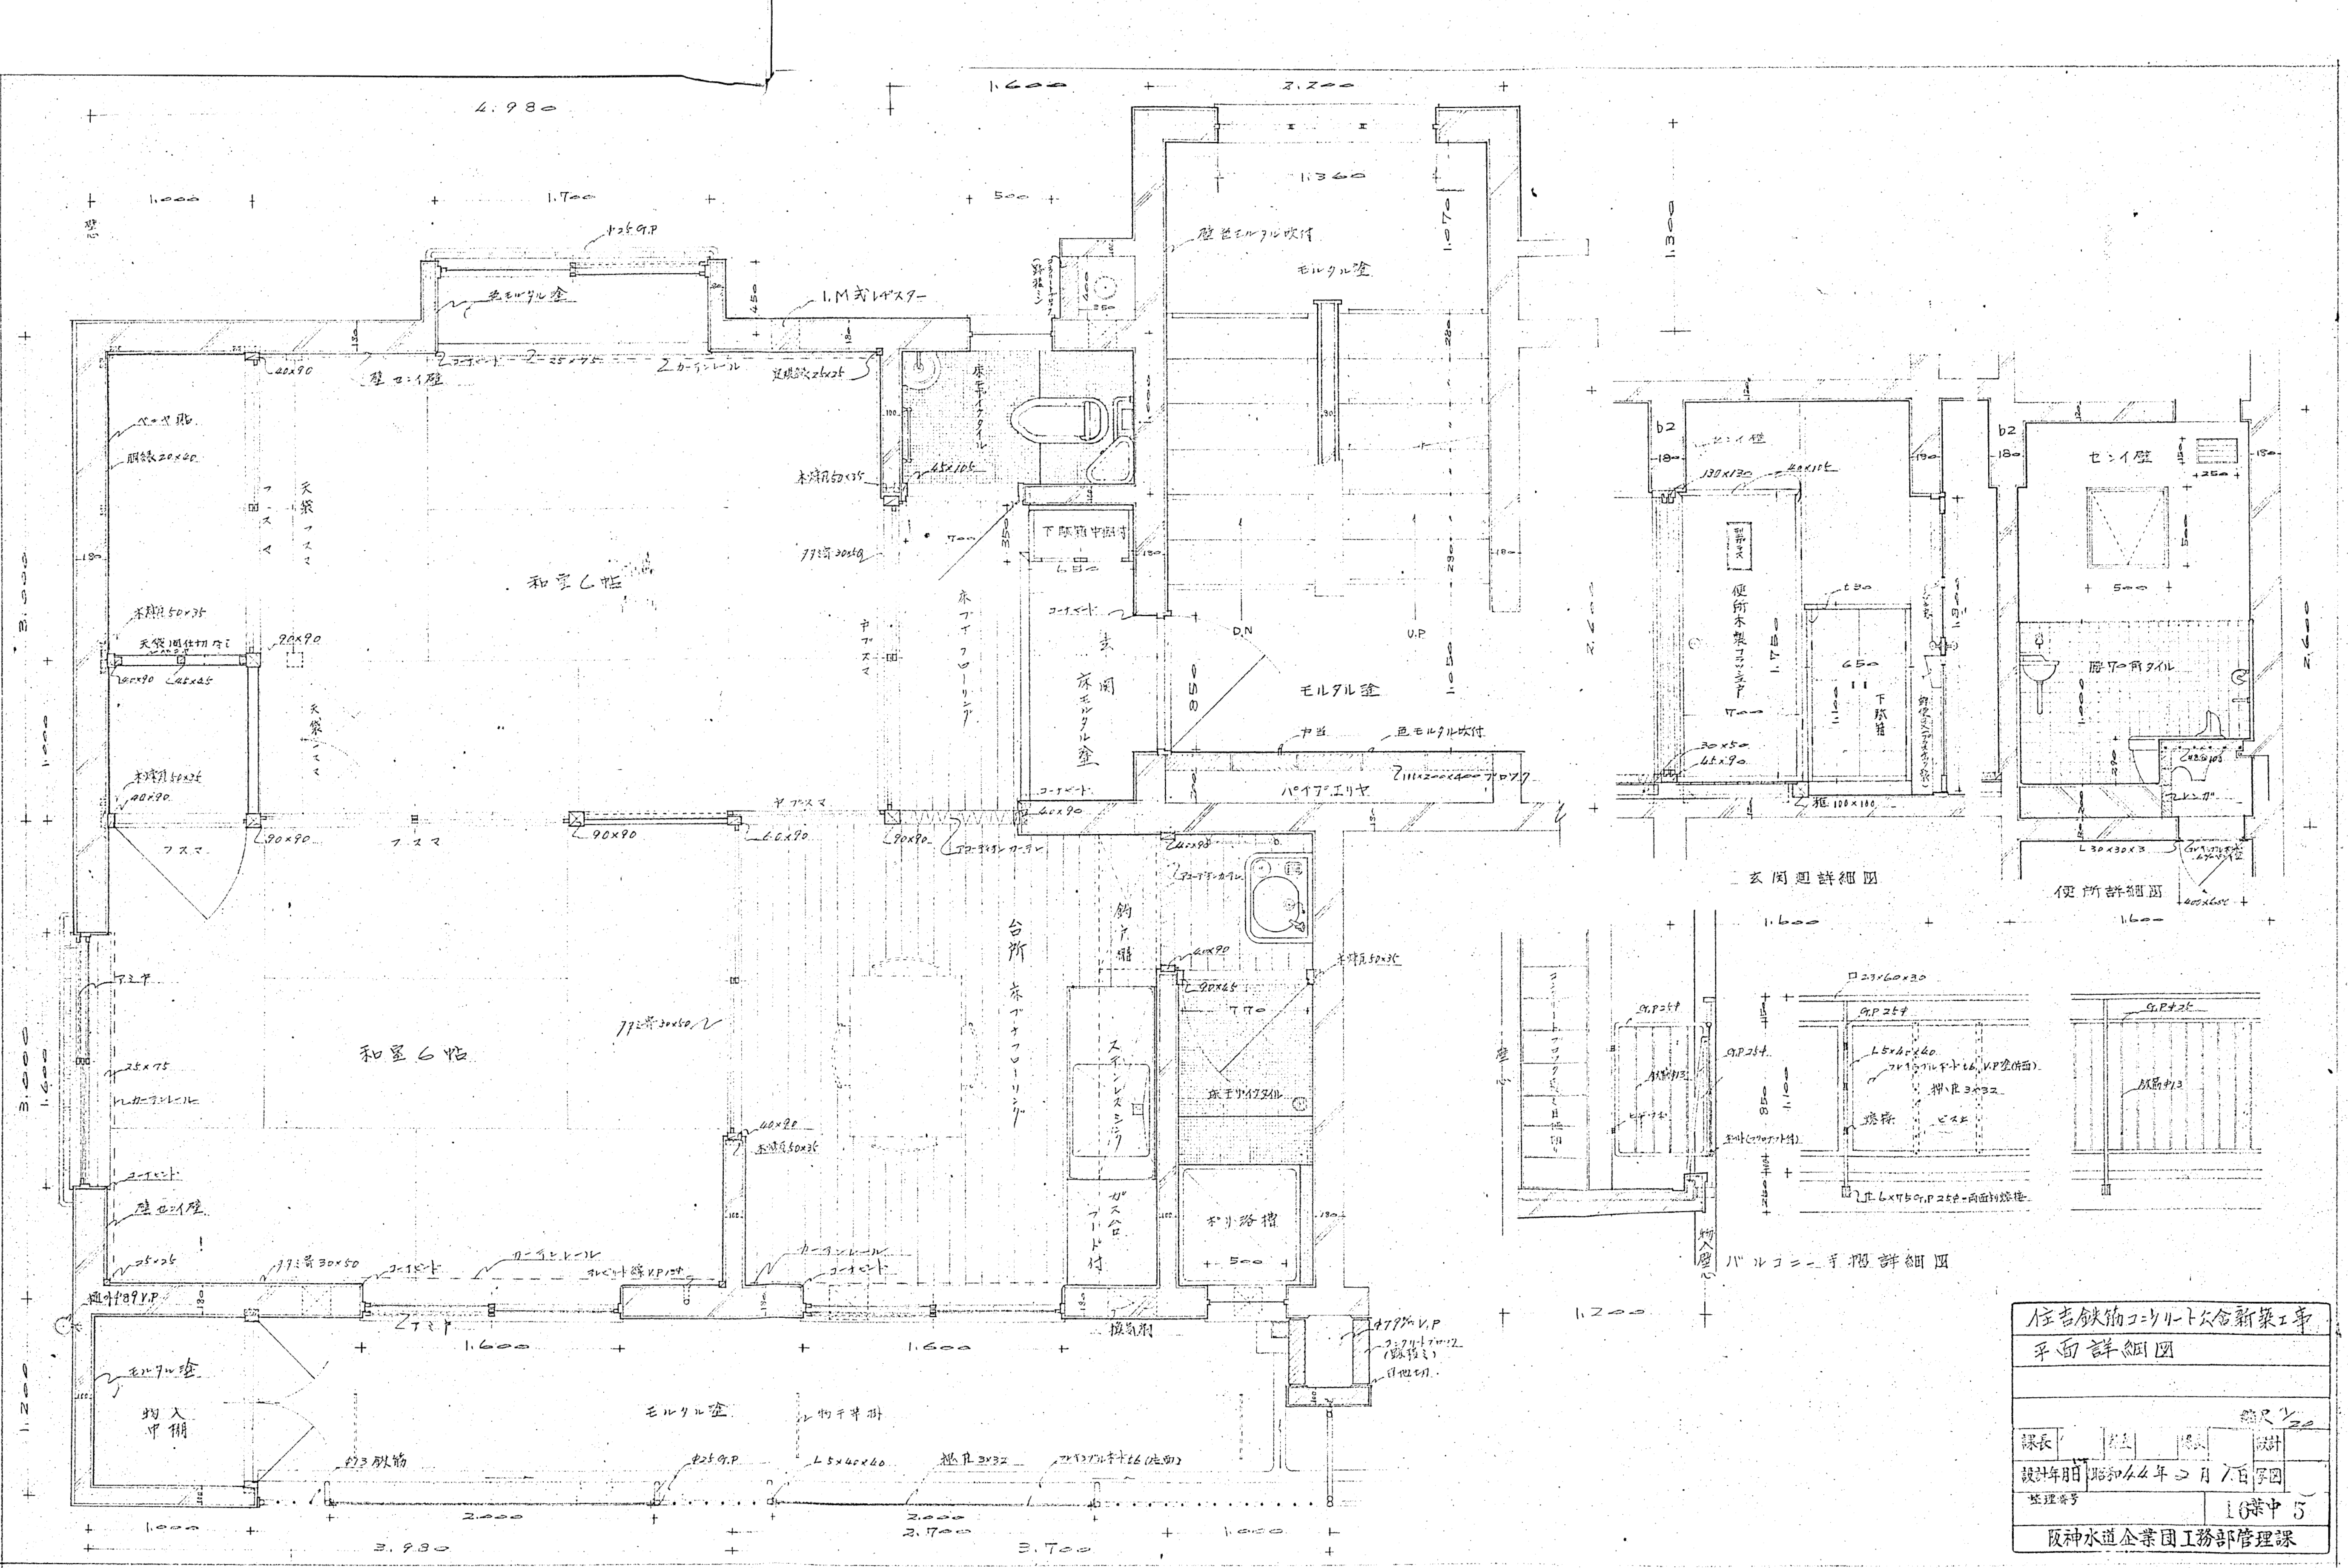

住宅鉄筋コンクリート新築工事			
平面詳細図			
課長	主任	設計	図尺 1/20
設計年月 昭和44年2月7日			
整理番号			
10葉中 5			
阪神水道企業団工務部管理課			

記号	建具名	AD 1	引違ガラス戸 持出固定戸付	SD 1	片開 スチール戸	AW 1	引違ガラス窓 持出固定戸付	AW 2	引違ガラス窓	AW 3	引違ガラス窓 一部引出
材種 見付板 附属金具	見込	アルミ製 1F~3F付 56. 4F付 70 クレセント(スチレス) アングル(四方) ガラス上段トモ付 下段厚型板 サラシ防虫網 南 6 帖, 台所.	70 耗材	鋼製 鉄板 面付 シリコーン 錠 スチレス製 (マスカー装着) 丁番(鋼製) 付 付, 安全チェーン スチール金 玄関	66 耗材	アルミ製 クレセント(スチレス) アングル(四方) ガラス上段トモ付 下段厚型板 サラシ防虫網 北, 6 帖.	70 耗材	アルミ製 カムラック, アーム アングル(四方) ガラス 厚型板 便所.	30 耗材	アルミ製 カムラック アングル(四方) ガラス, トーグ 1.3 階段室.	70 耗材
ガラス 取付箇所	金装										
			1.600		1.850		1.700		1.500		1.330
			1.750		1.800		1.700		1.500		1.250

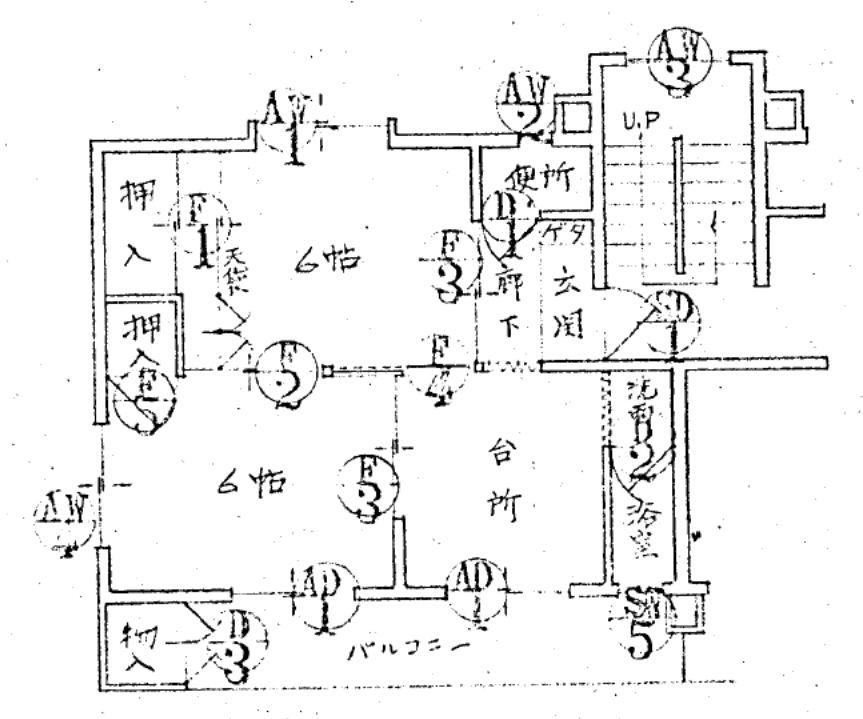

建具記号図


AW 4	引違ガラス窓 持出固定戸付	SW 5	片開 ガラス窓	D 1	片開 フラツエ戸	D 2	片開 戸	D 3	両開 板戸	F 1	引違 フスマ 一部天袋両開
アルミ製 クレセント(スチレス) アングル(四方) ガラス上段トモ付 下段厚型板 サラシ防虫網 東 面側壁窓.	70 耗材	スチール製 カムラック, アフリ止, アングル(四方) ガラス 厚型板 スチール 浴室.	30 耗材	木製 両面プリント合板 63 板厚 11mm スチレス アーム付 鉄製双丁 4" W.B. ガラス 厚型板 便所.	見込 33	木製 板ラワン 板板 29 鉄製双丁 4" W.B. ガラス 厚型板 窓 0.1P 窓 浴室.	見込 30	木製 板ラワン, 板板 29 把子ゴッペ 鉄製双丁 2 1/2" W.B. 物入.	見込 25	木製 縁 杉(ワルシ) 居間側 大興紙 押入側 東紙, 引手(丸) 一部天袋 把子ゴッペ 自在鉄 北 6 帖 押入	見込 21
	1.600		1.500		1.750		1.780		1.000		1.820
	1.600		1.500		1.750		1.780		1.000		1.820

F 3	引違 戸 フスマ	F 4	片引 戸 フスマ	F 5	片開 フスマ	SD 2	片開 パネル戸	SD 3	片引 スチール 釣戸	SW 1	引違 スチール 窓
木製 縁 杉(ワルシ) 和室側 ラワンベニヤ 大興紙, 台所, 廊下側 キョーライト 1.3, 引手(丸) 北 6 帖 ~ 廊下, 南 6 帖 ~ 台所.	見込 27	木製 縁 杉(ワルシ) 和室側 ラワンベニヤ 大興紙, 台所側 キョーライト 1.3, 引手(丸) 北 6 帖 ~ 台所.	見込 27	木製 縁 杉(ワルシ) 和室側 大興紙 押入側 東紙 引手ゴッペ 鉄製双丁 4" W.B. 自在鉄 南 6 帖, 押入	見込 21	鋼製 丁番 打掛金物 鋼板 1.6 把手ゴッペ 両面 木下付 窓 階段下 改口.	見込 30	鋼製 鋼板 1.6 面付 シリコーン 錠 スチレス ハサミレール ガイドレール 付 ガラス 網入 6.68 両面 木下付 窓 湯水 改口 窓.	見込 30	鋼製 クレセント アングル(四方) 戸閉金具 ガラス 網入 6.68 両面 木下付 窓 湯水 改口 窓.	見込 20
	1.900		1.980		1.820		1.500		1.900		1.600
	1.900		1.980		1.820		1.500		1.900		1.600


住宅鉄筋コンクリート新築工事
建具表図









44号 7F 16号 6

昭和44年 10月 16日

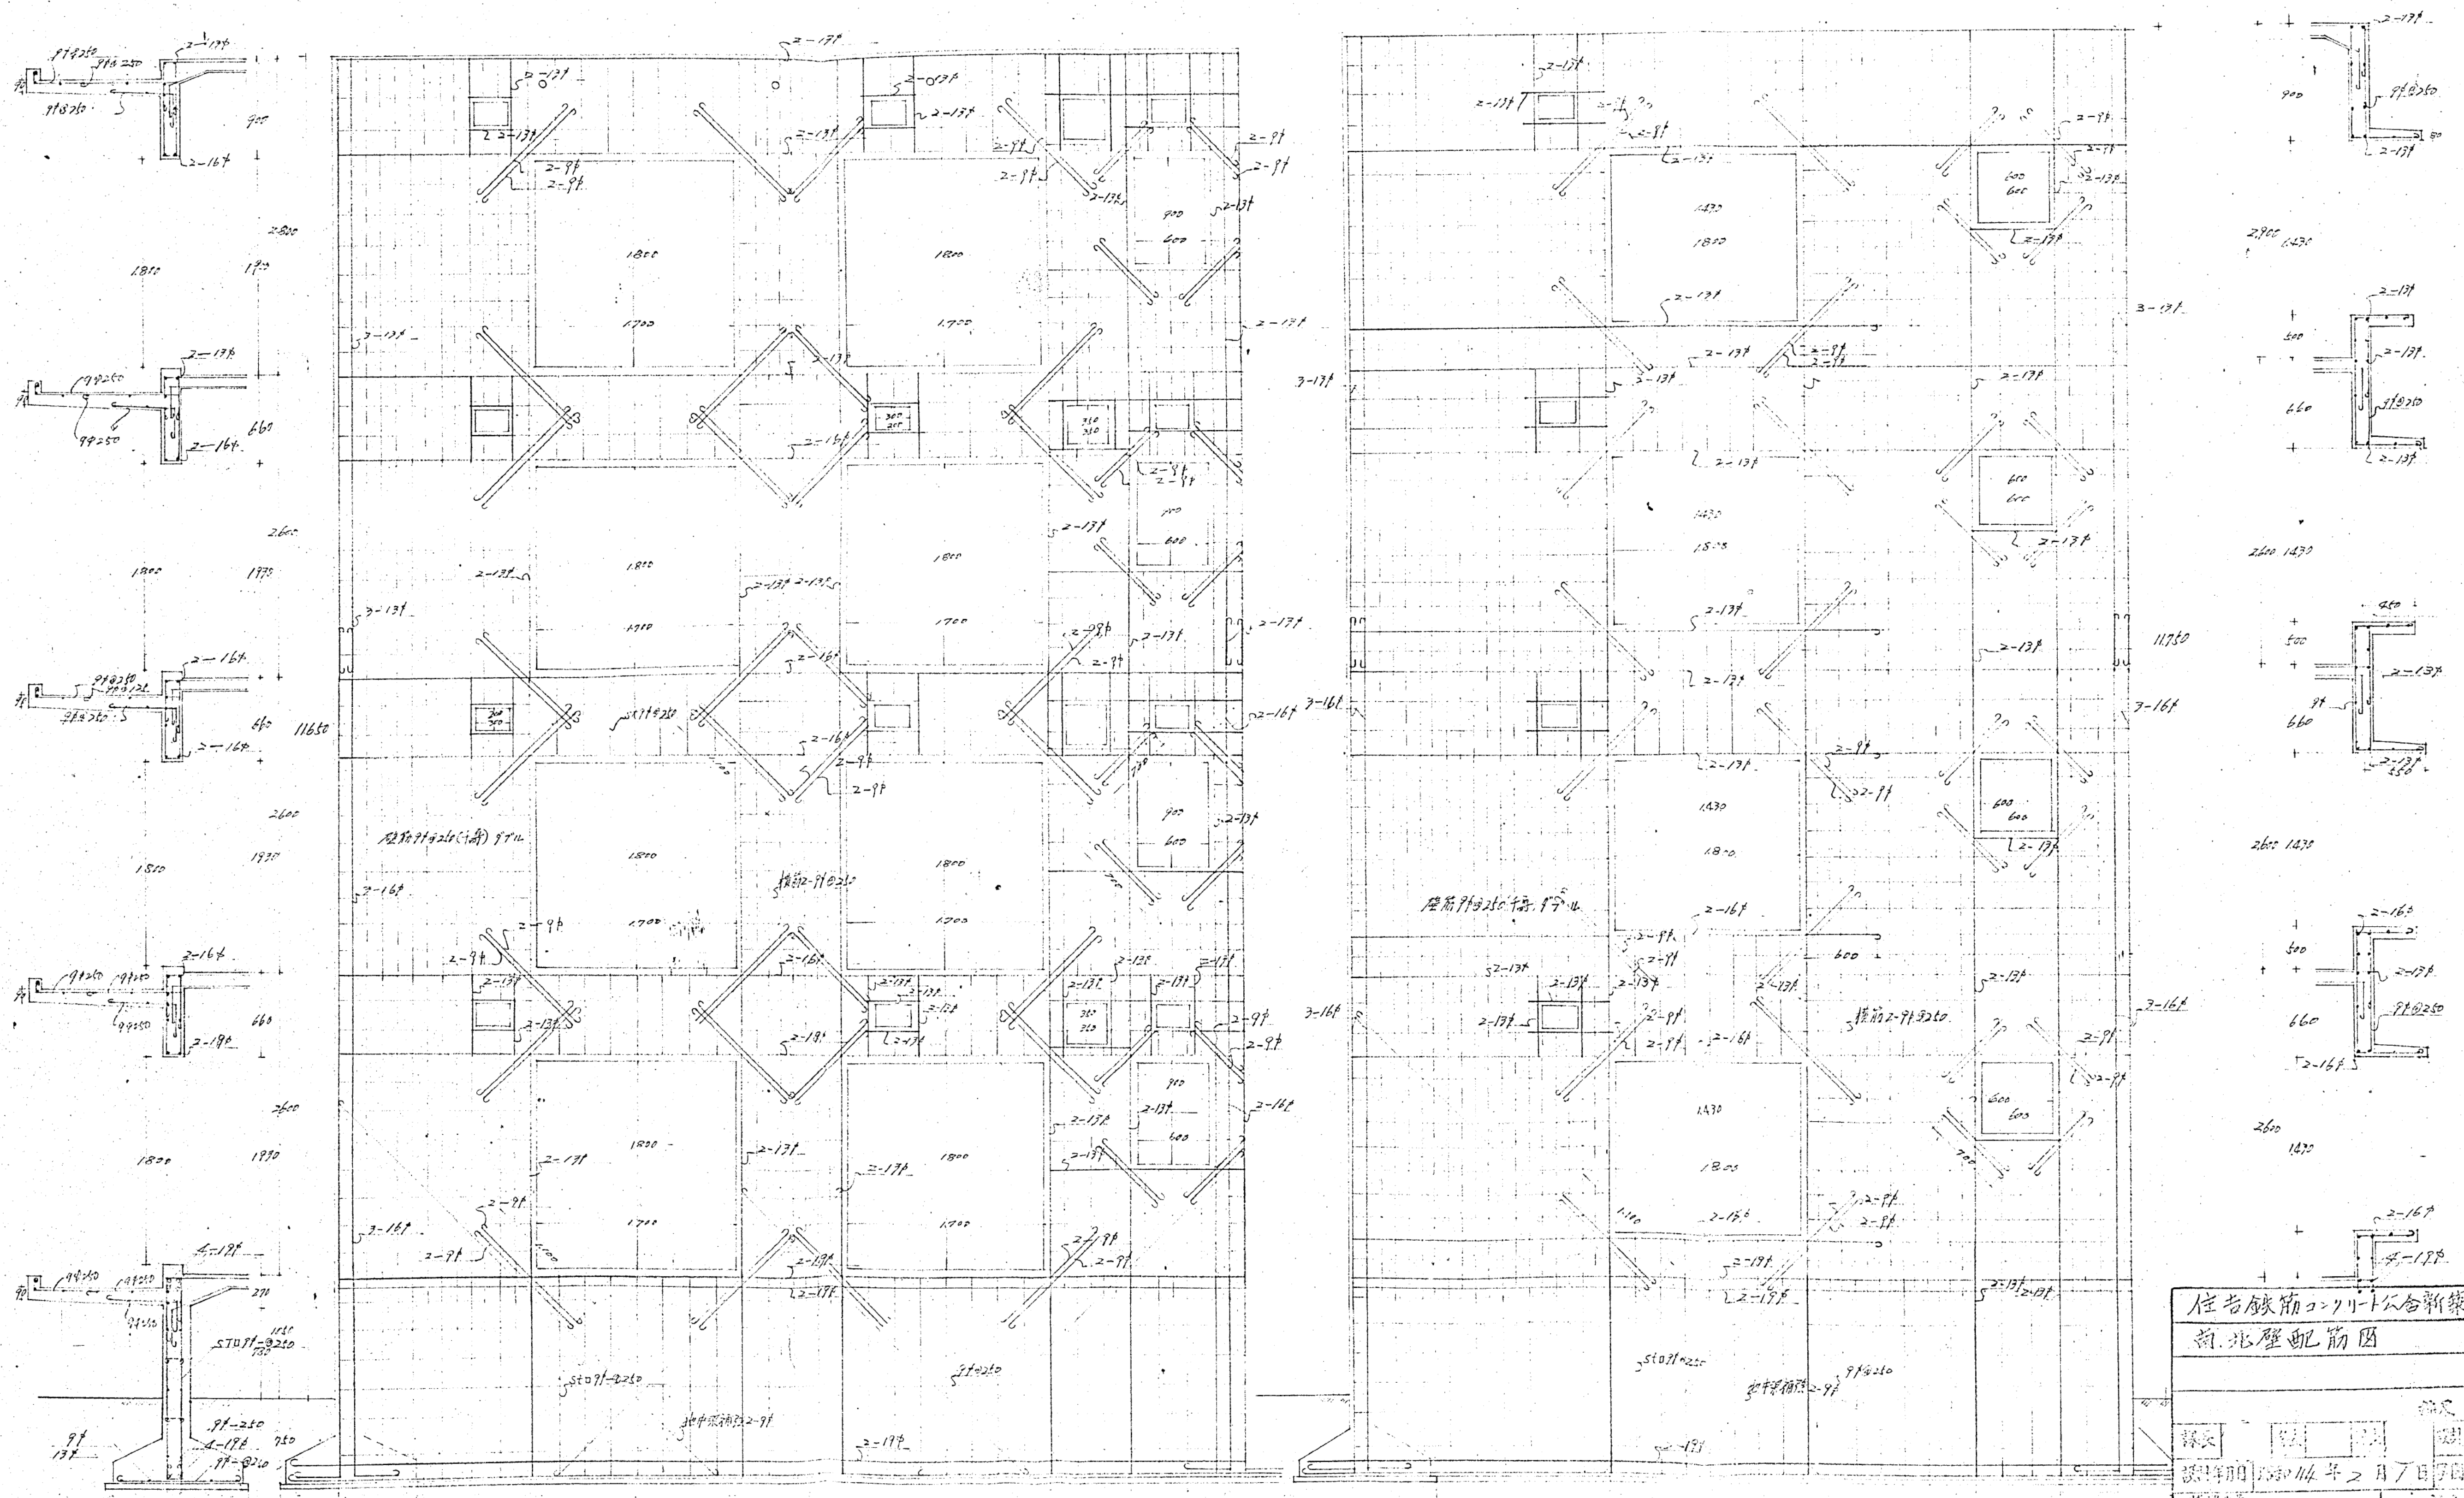


住者鉄筋コンクリート公舎新築工事			
南、北壁配筋図			
棟名	図	図	図
設計者	1954年2月7日		
監理者	16号中7		
阪神水道企業団工務部管理課			

 

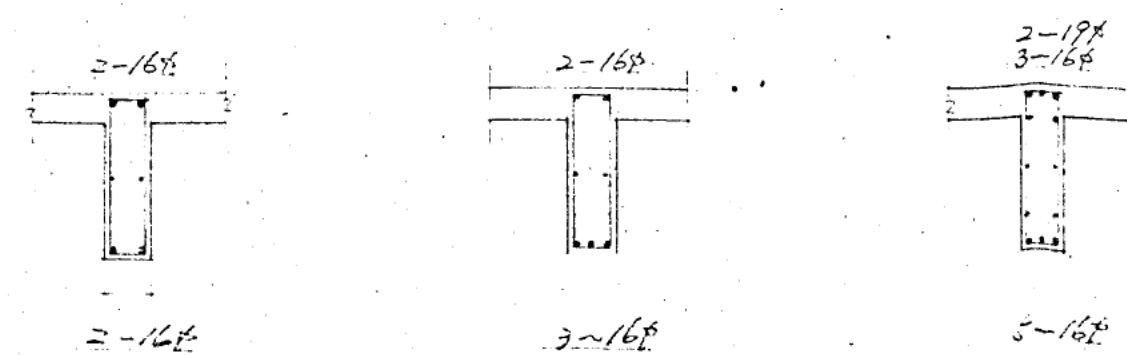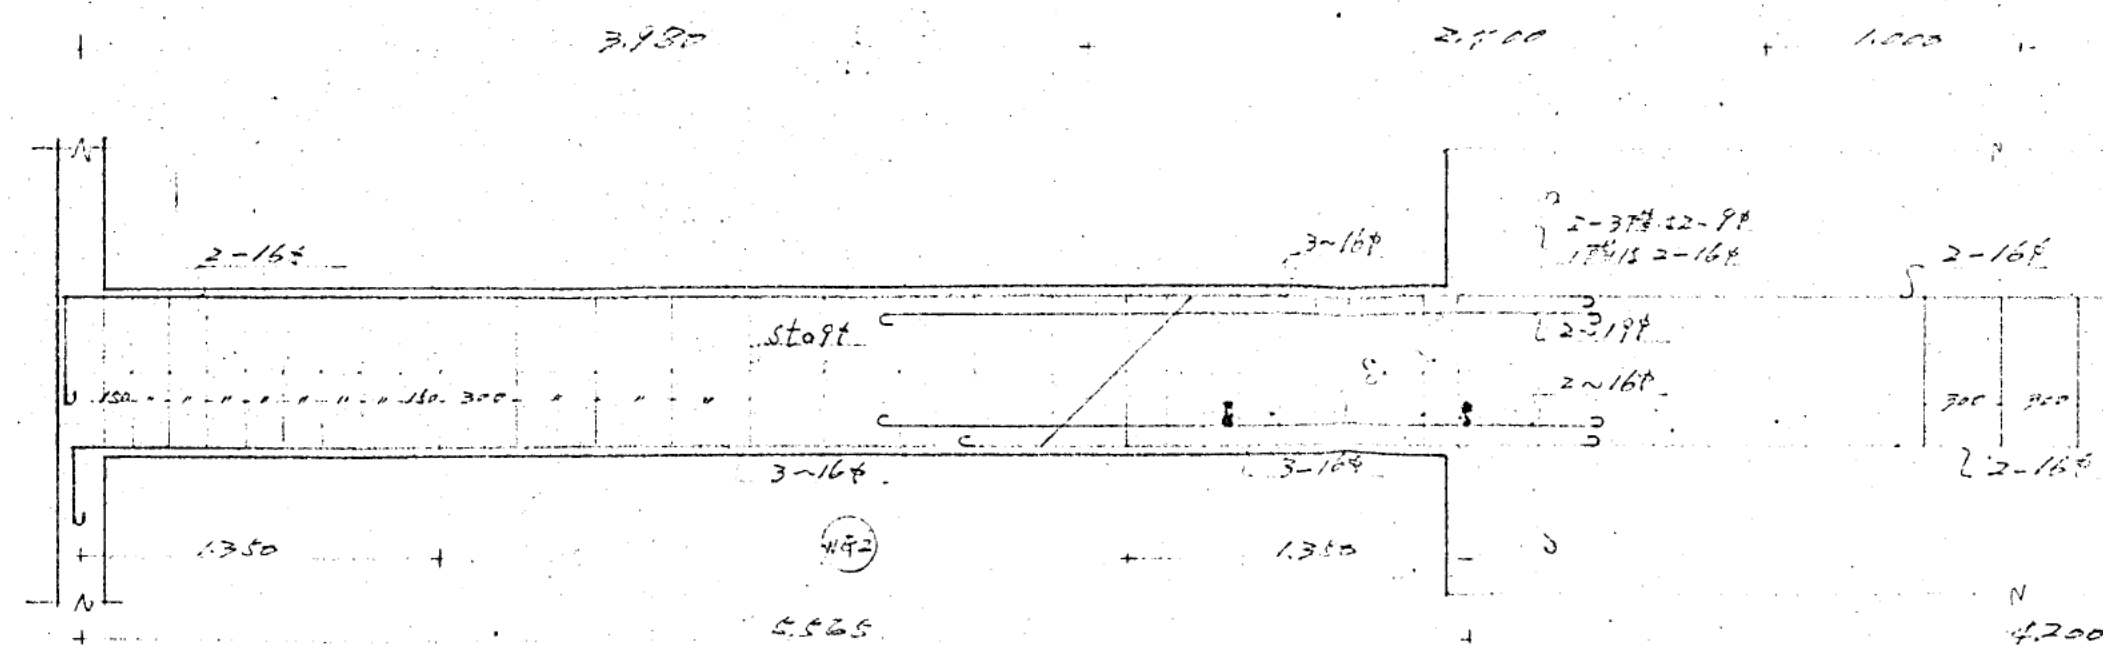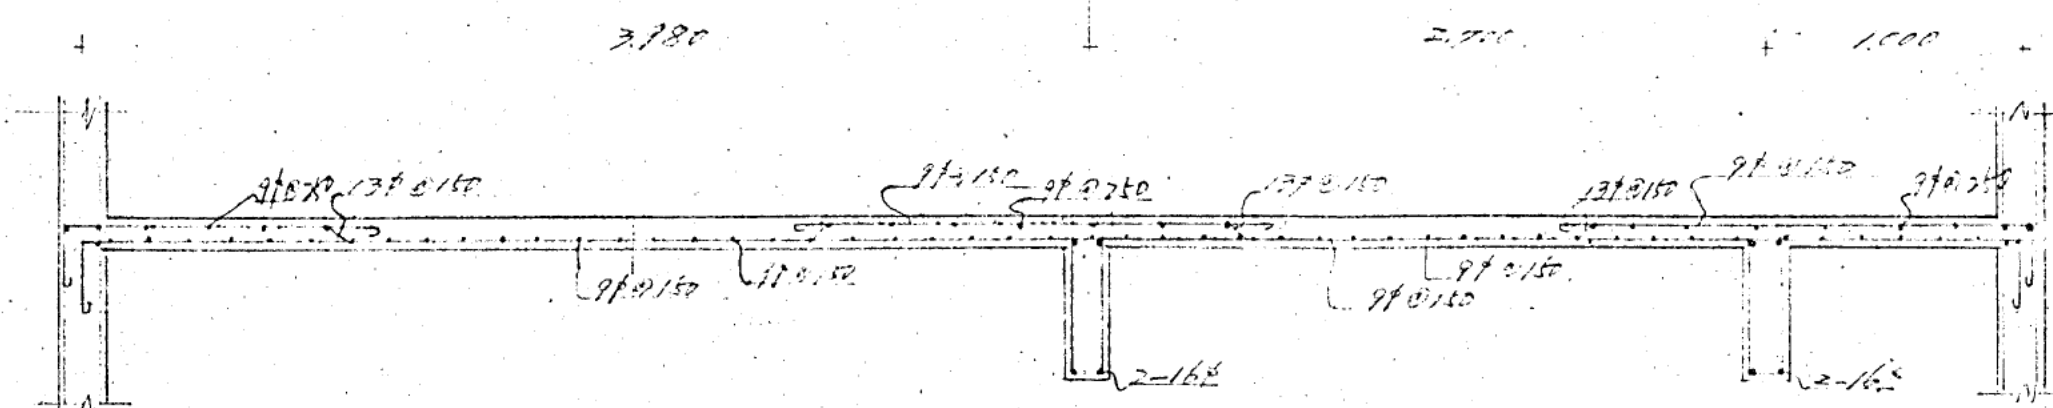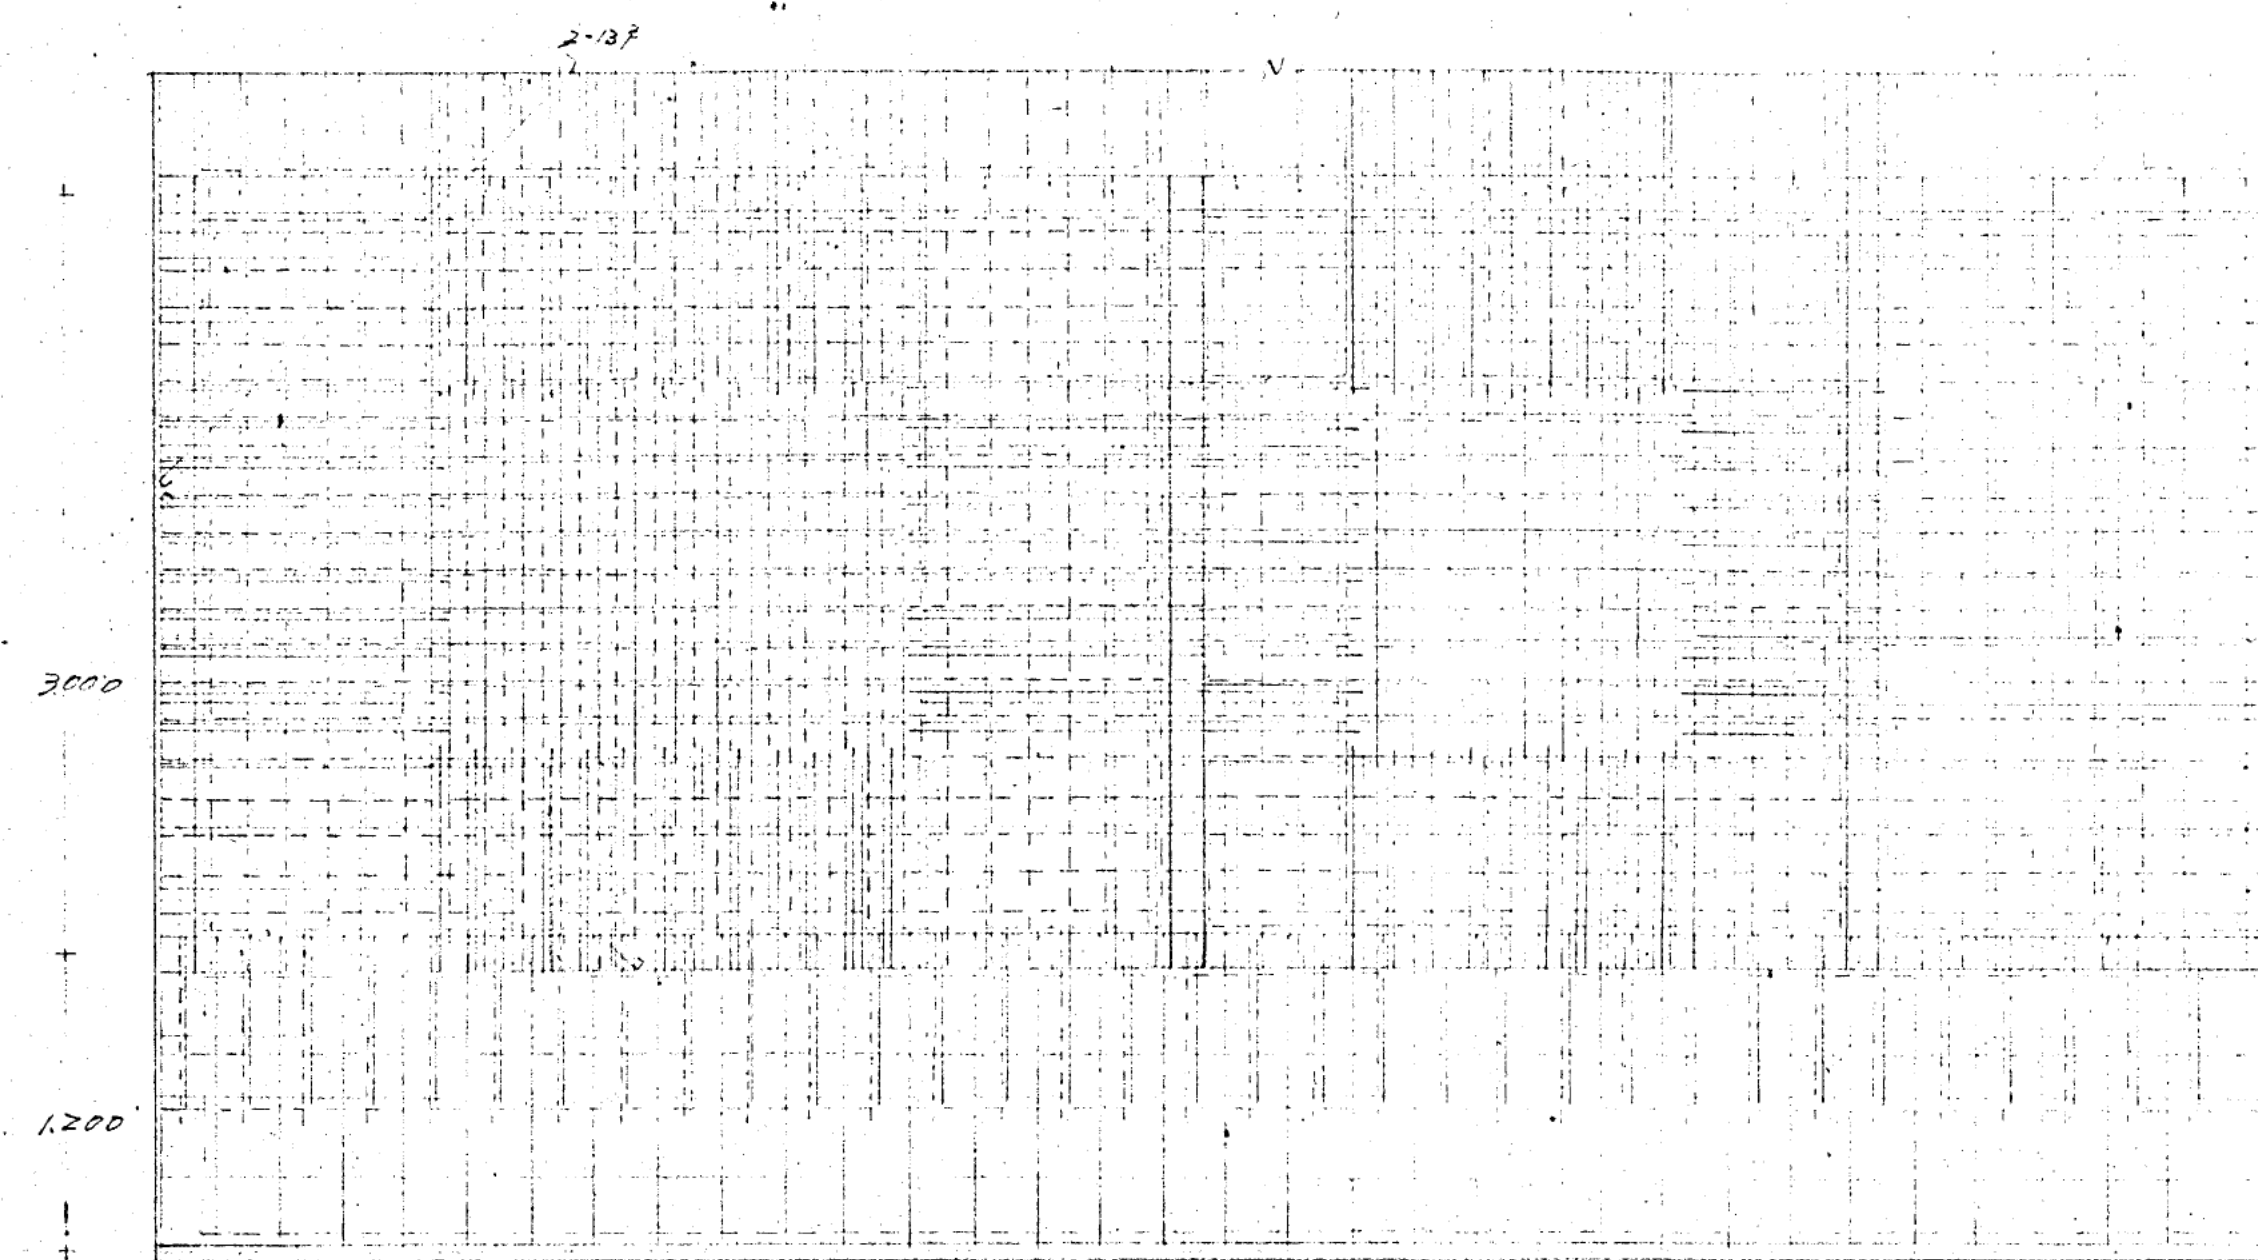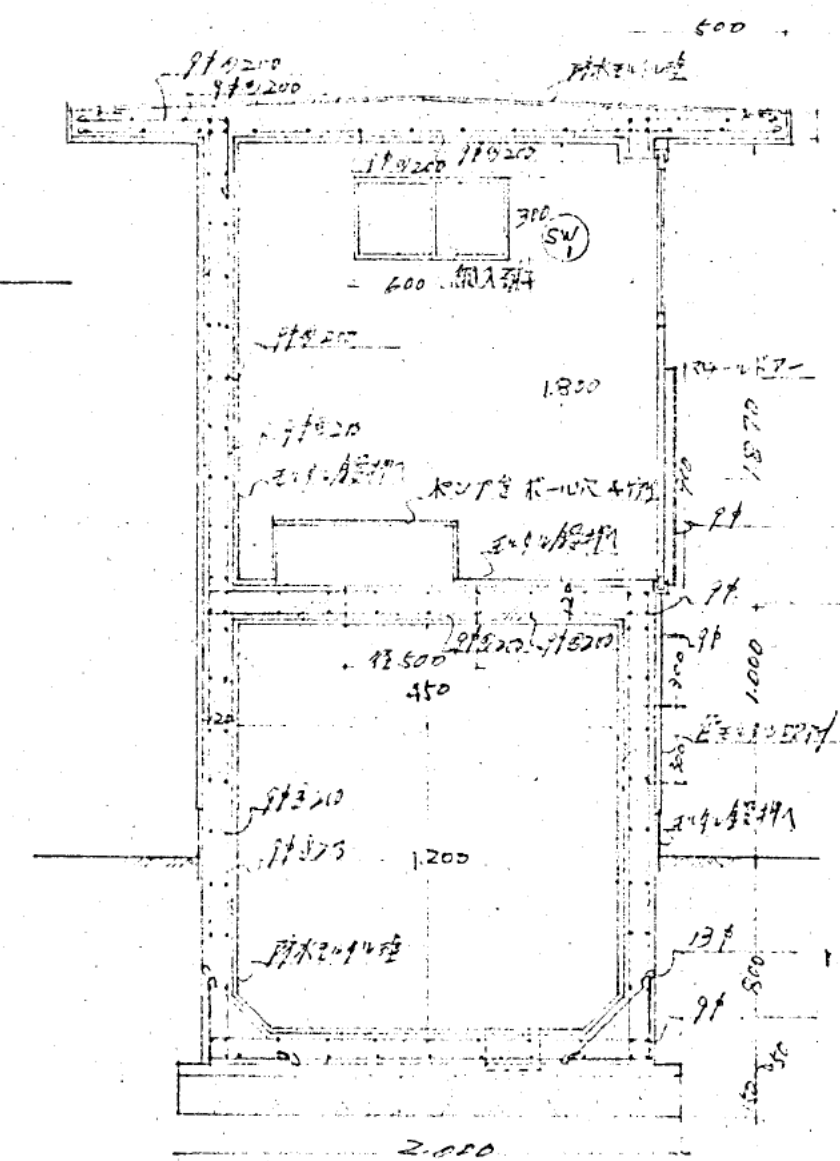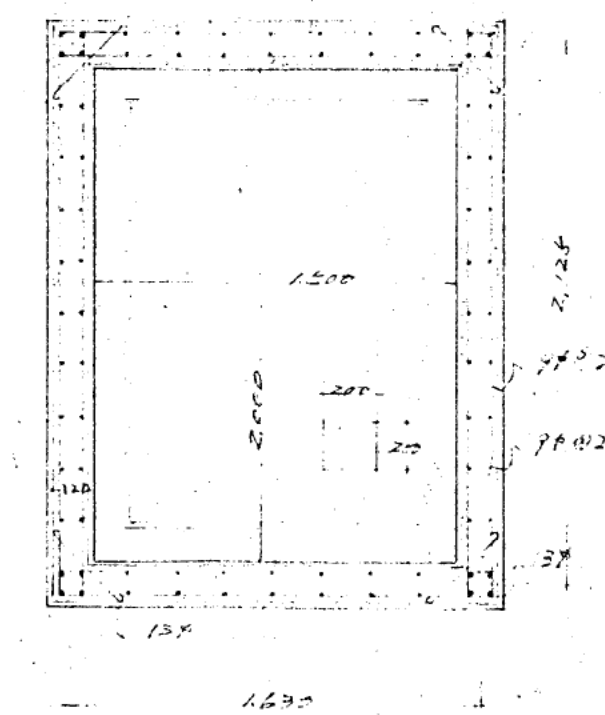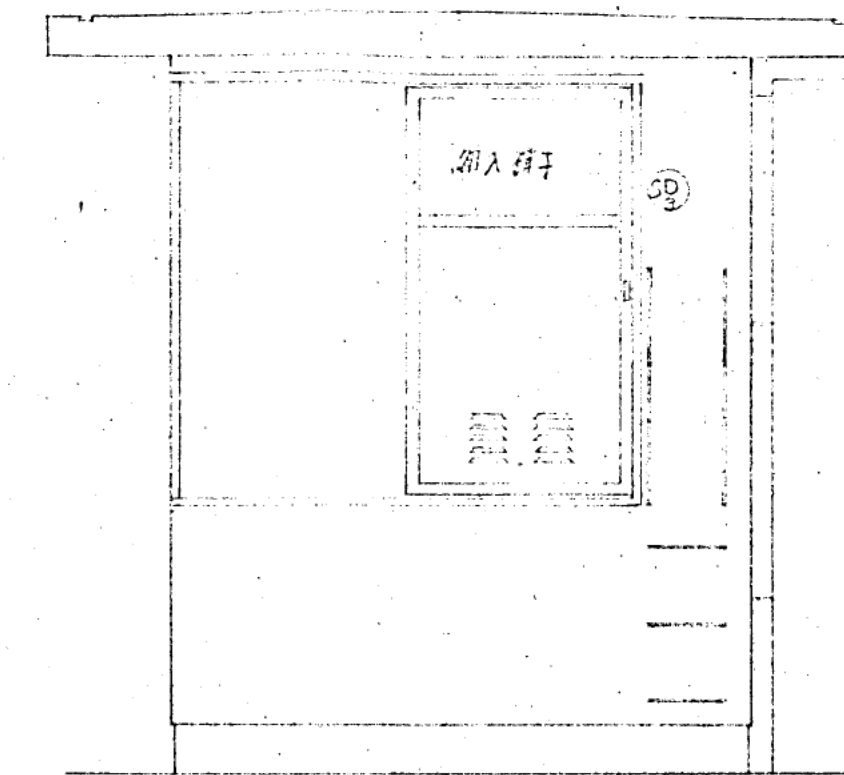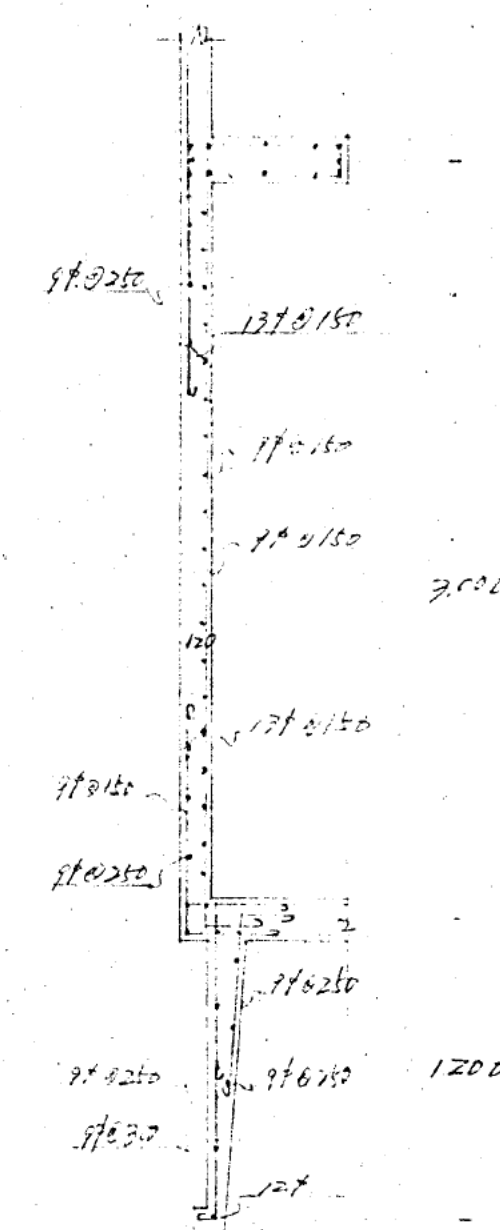
[illegible]

二、一般床微配筋图 $S \times 30$


揚木林ノ望 各月ノ割合

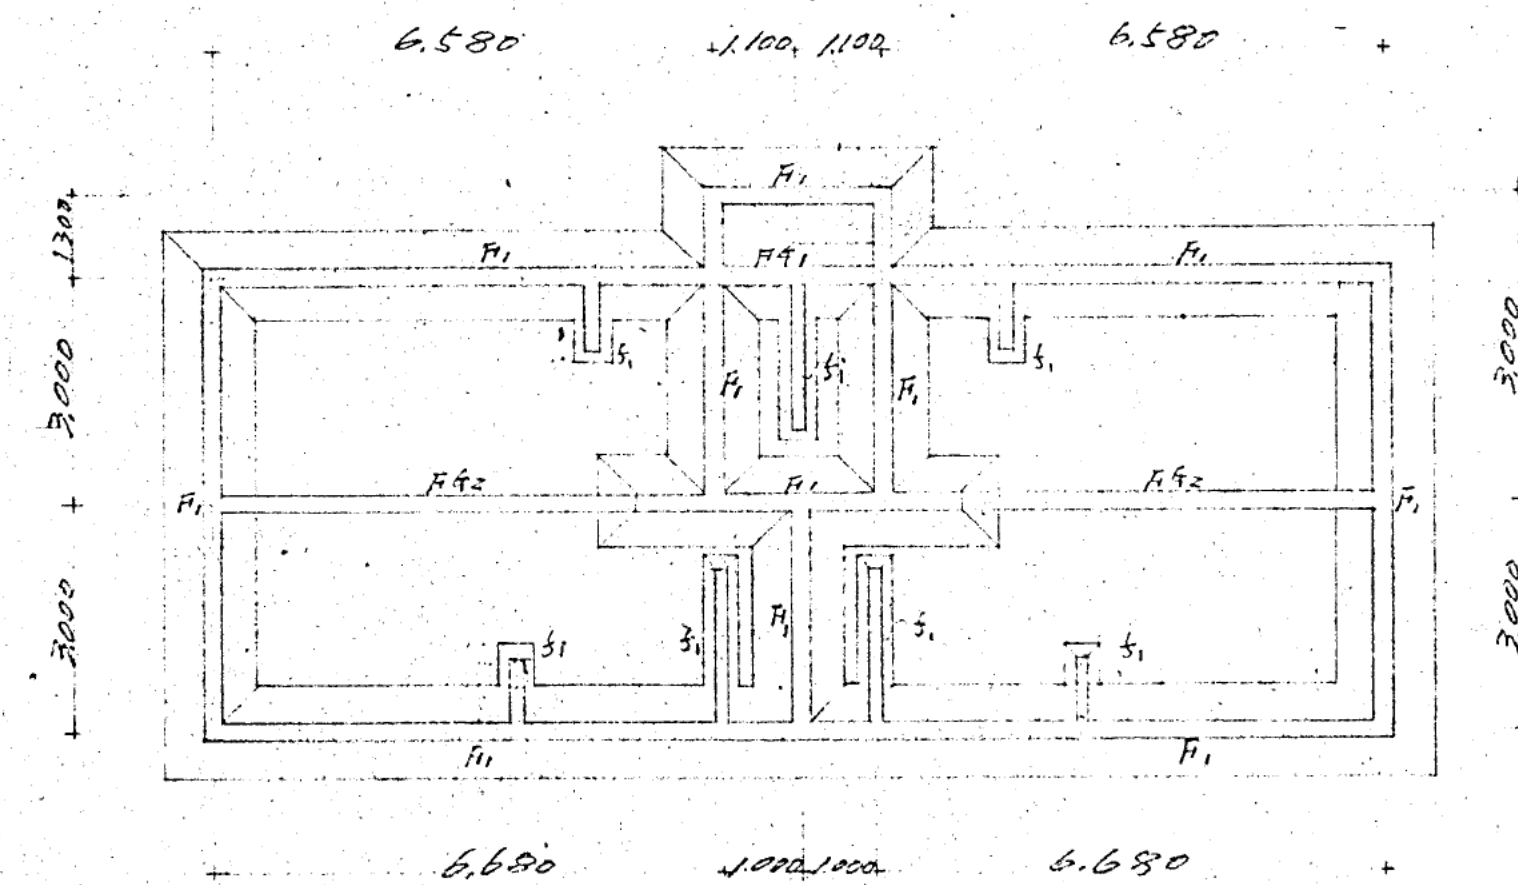

基礎伏図 1/100



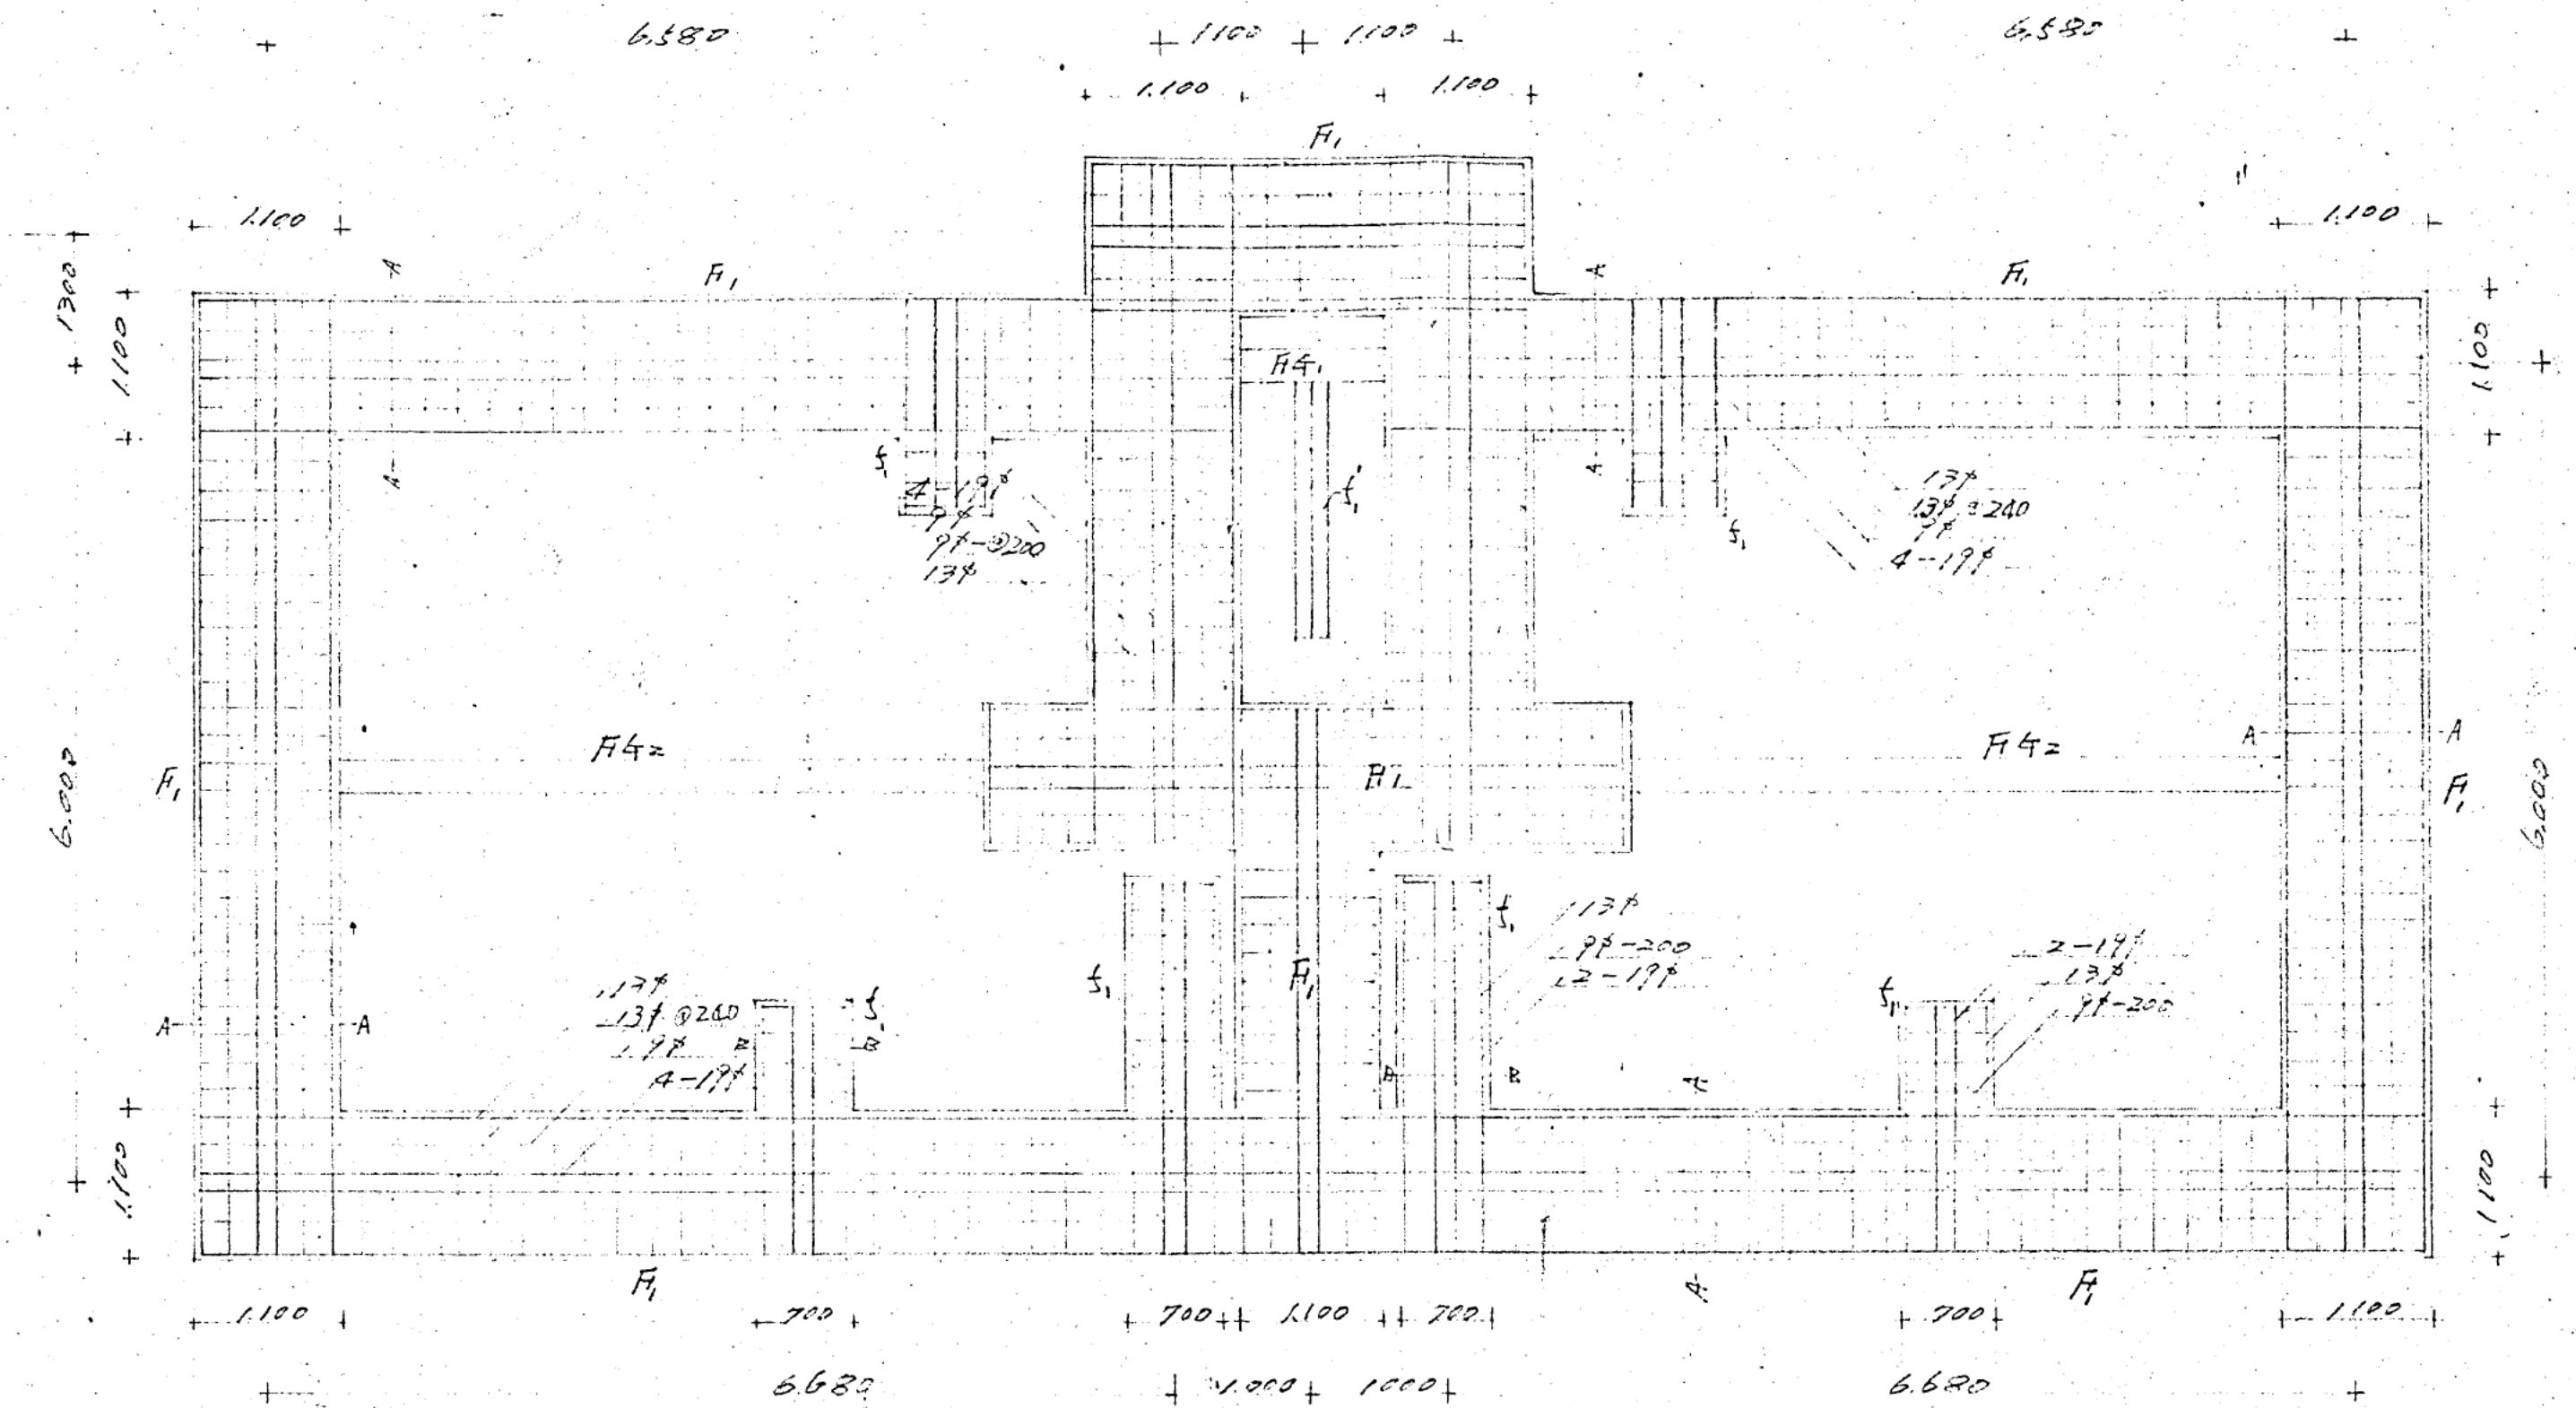


基礎配筋図 1/50

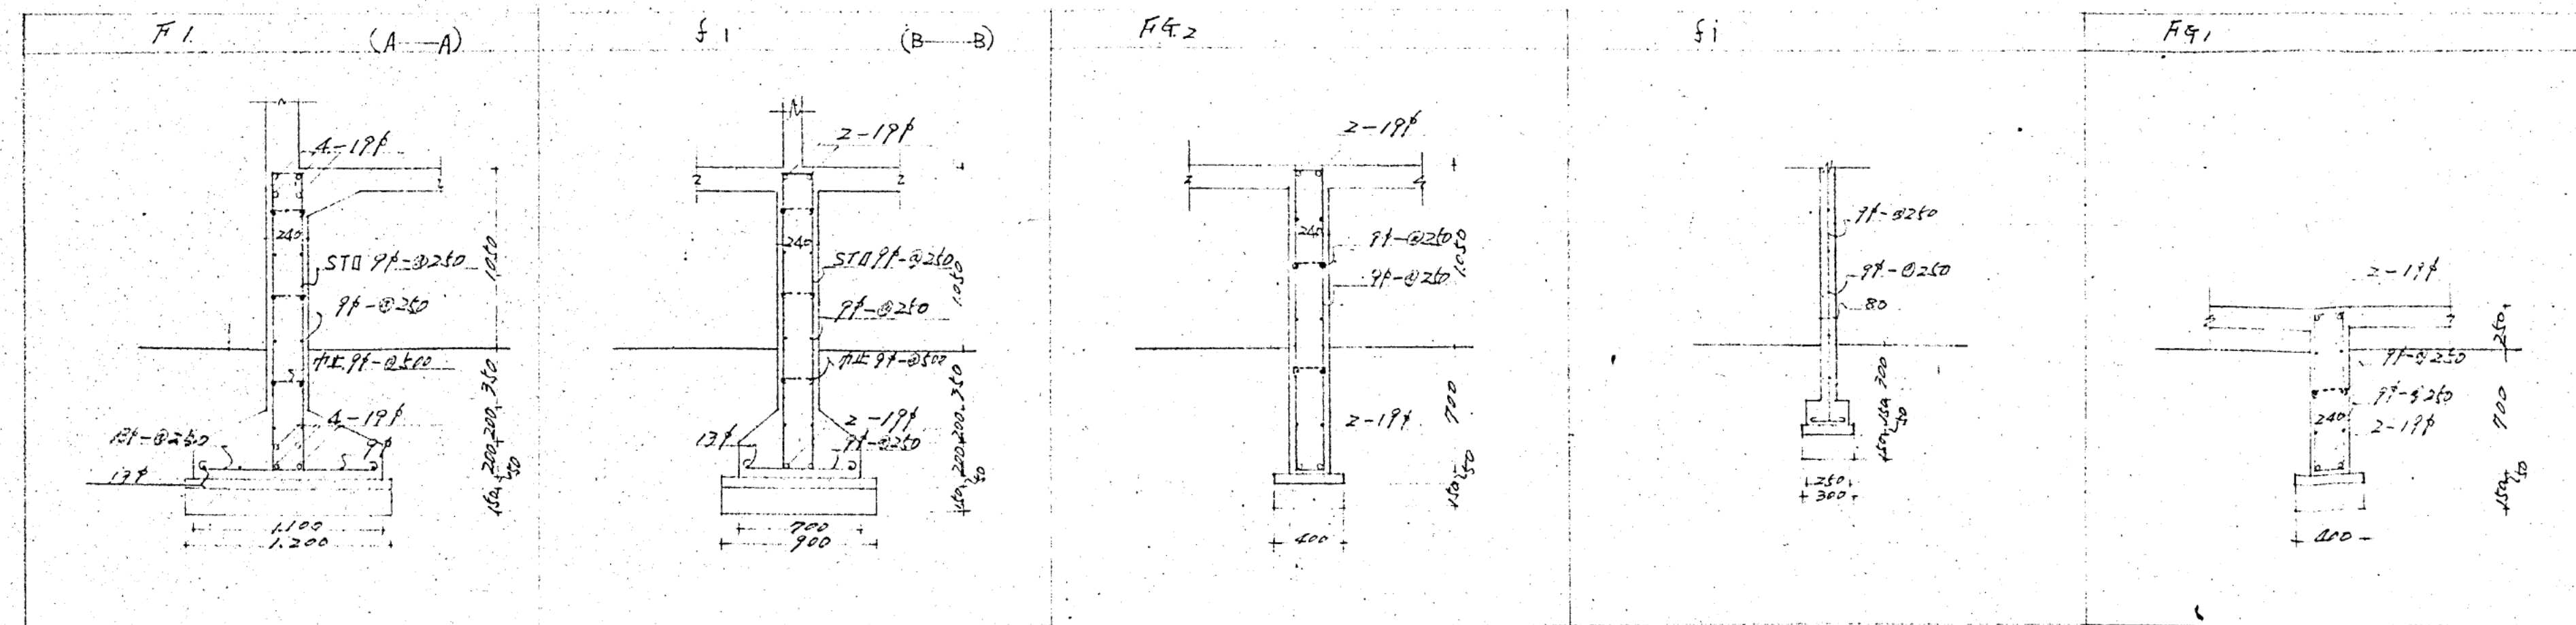


基礎配筋リスト 1/30

住宅鉄筋コンクリート公舎新築工事			
基礎伏図, ベース配筋図			
各基礎配筋図			
設計	監理	施工	検査
設計年月日	昭和44年2月/日	図号	
監理番号		16	中11
阪神水道企業団工務部管理課			

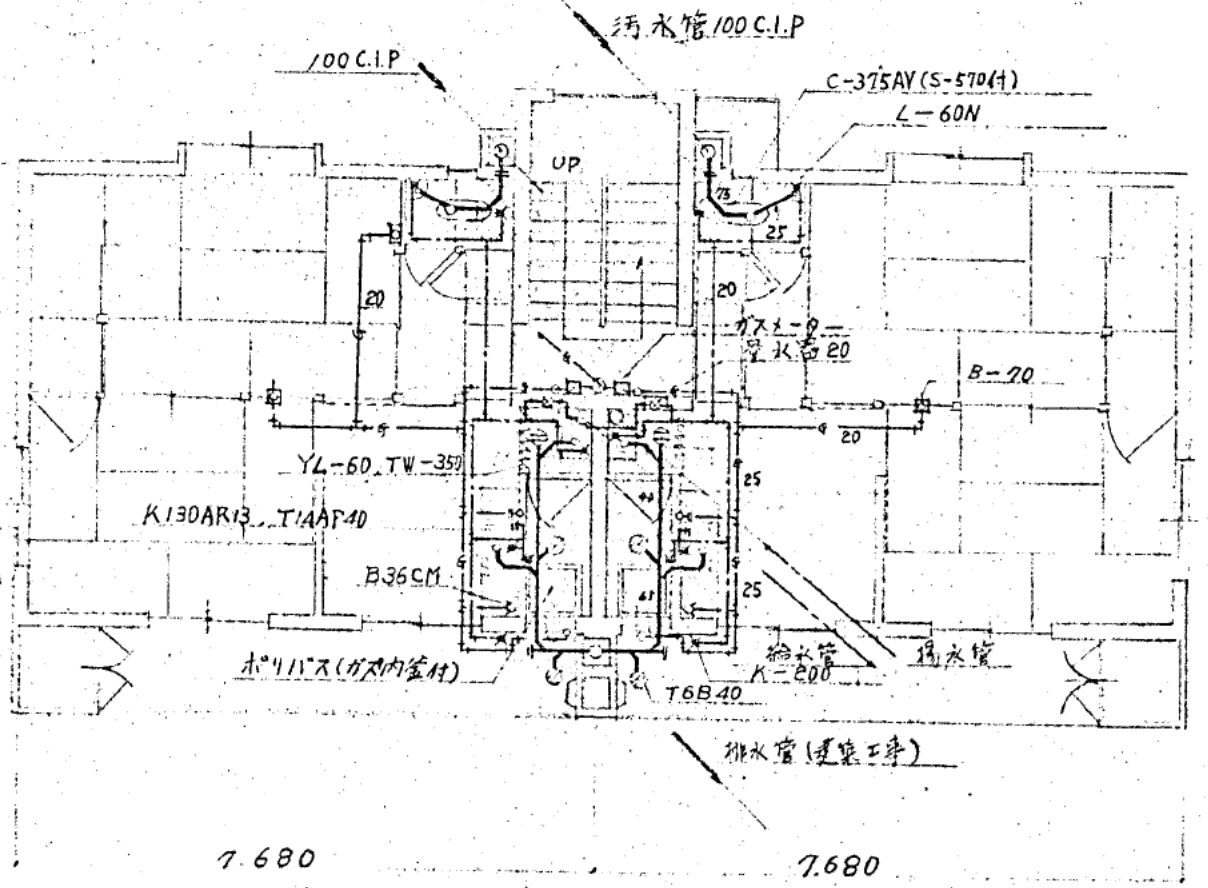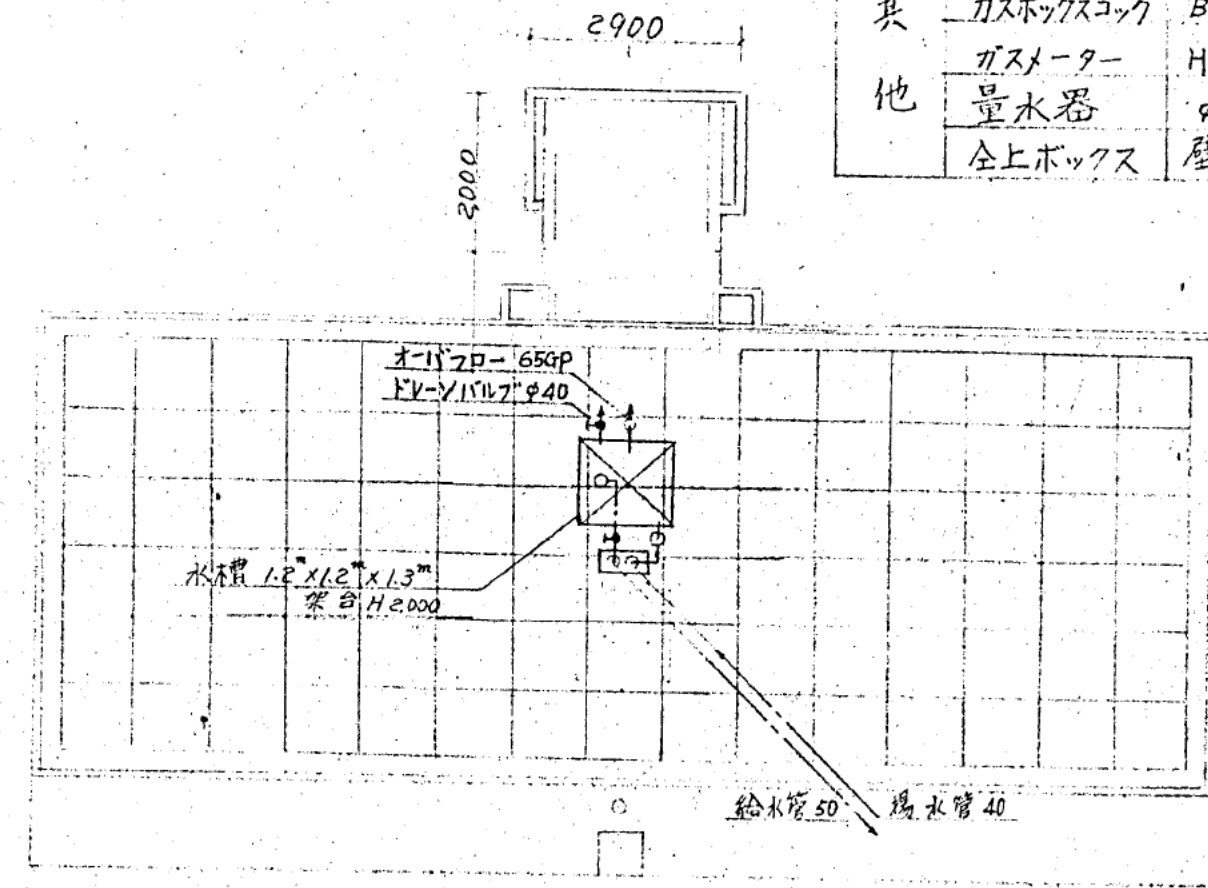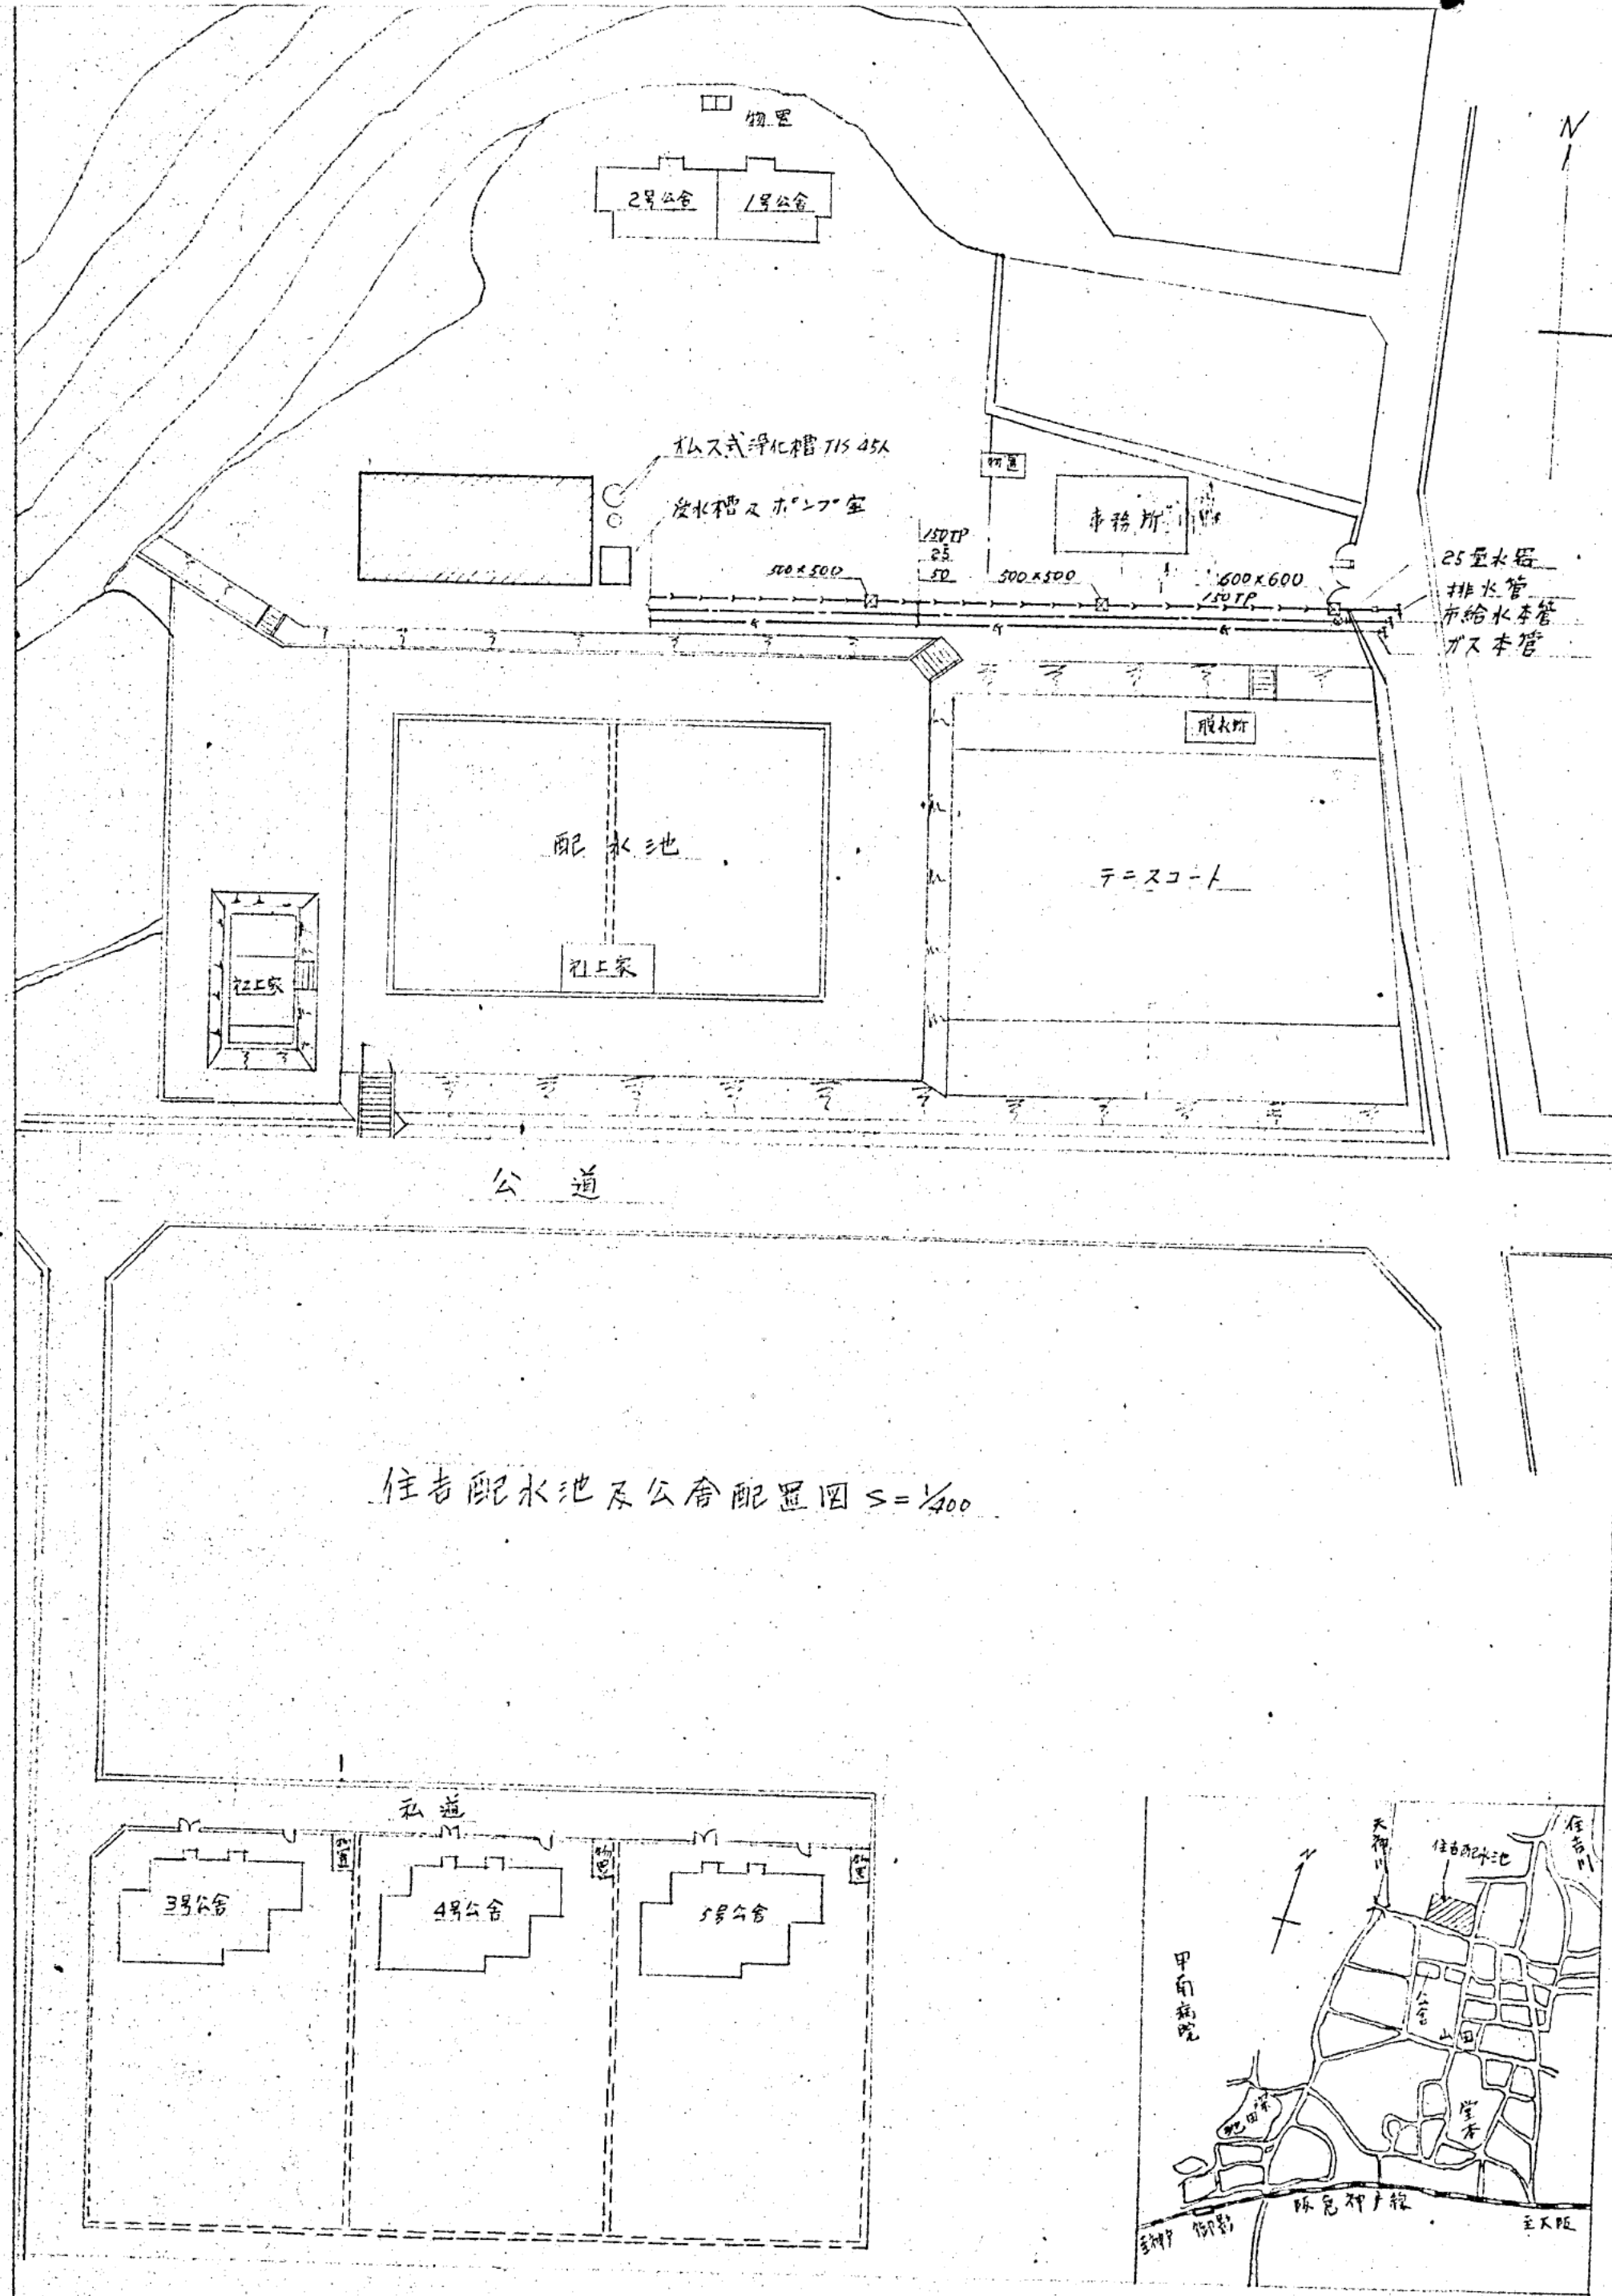

1戸当器具表

名称	品番	附属品及備考	数量
便所	大便器	C-375AV	T82C 32, TS116AY
便所	便所ロタンク	S-570	TS570D, TS570R5AY32
便所	便所手洗器	L-60N	K20 TL60NP, V2235
浴室	浴槽	P1770V	ホリ製 700 x 800 x 660
洗面所	洗面台	Y9003CU	バーナー, 湯沸かしコック, バッテリー, 防振材付
洗面所	洗面水栓	K-30AR	φ13
洗面所	洗面水金物	T-5B	φ50 (1階ハコT-5A)
洗面所	洗面器	YL-6B	K205 TS, K6P, TBP250, T85
台所	シンクボツス	TW-1350	510 x 305 x 128 (鏡, 355 x 305)
台所	自在水栓	K130AR	φ13
台所	流し排水トラフ	T-14AP	φ40
台所	ニロガスコック	B-36CM	
ベランダ	給水栓	K-200	φ13
ベランダ	排水金物	T-6B	φ40
共	ガスボックス	B-71	
共	ガスメーター	H-5XJ	貸付
他	量水器	φ20	バルブ付
他	全上ボックス	壁埋込	500 x 300 x 160


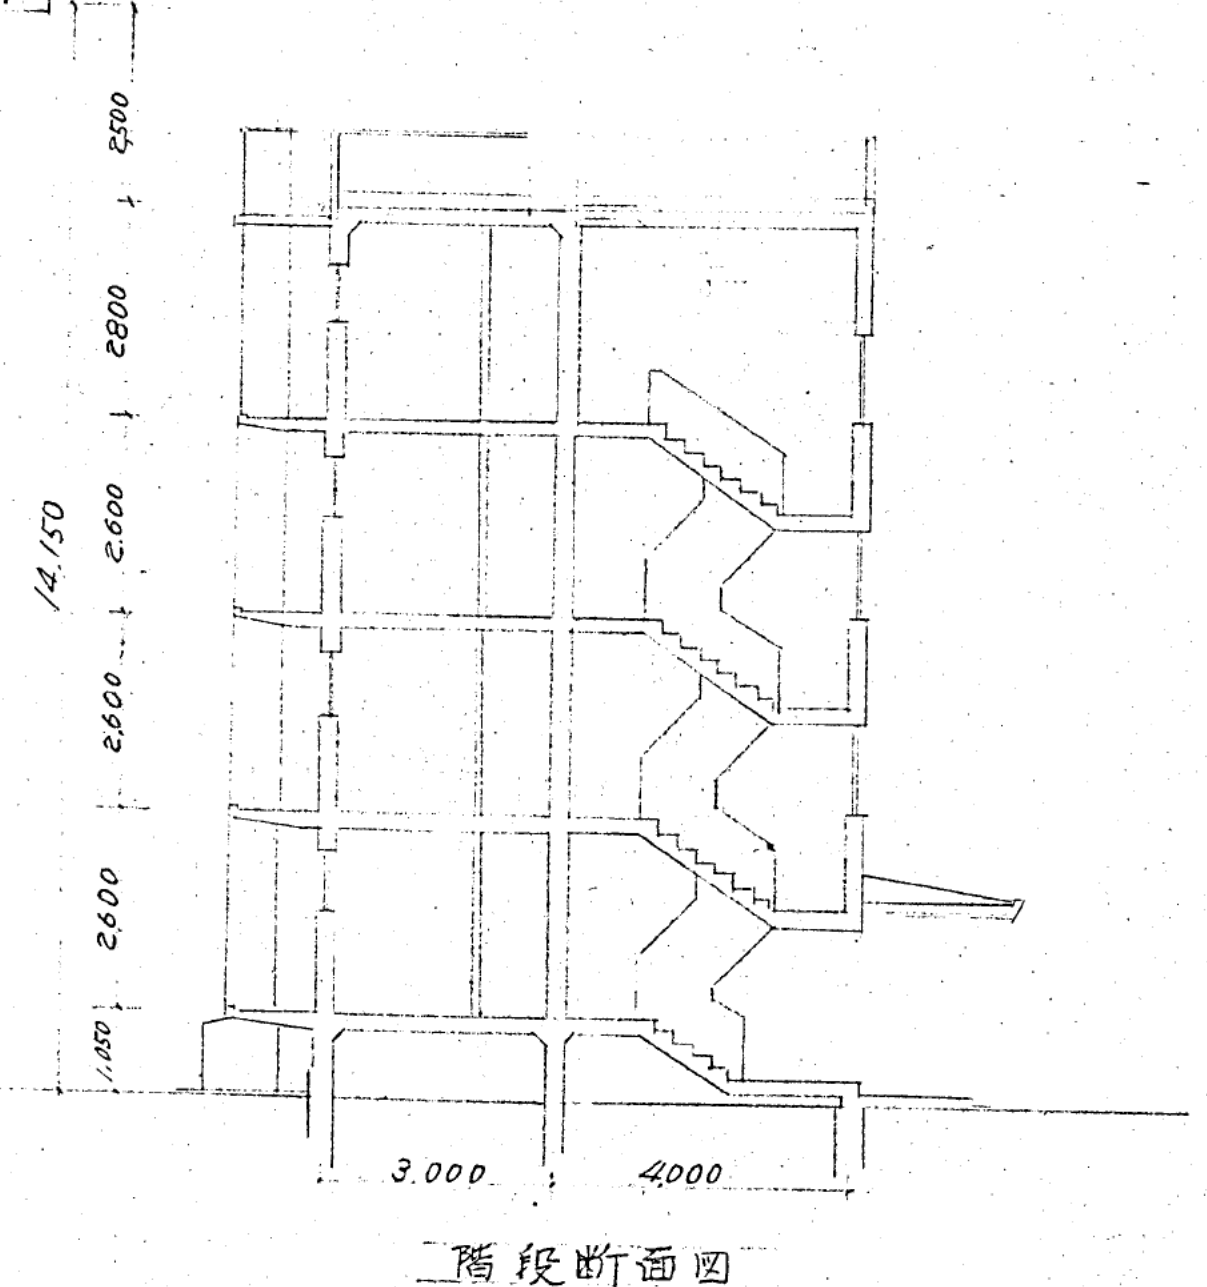


住吉鉄筋コンクリート公舎新築工事
給排水衛生及瓦斯配管図 (A)

図尺 1/100

設計者 岩田 昌彦 設計 岩田 昌彦
設計年月 昭和44年2月1日 図号
経理番号 16 葉中 12
阪神水道企業団工務部管理課

給排水衛生及瓦斯設備工事特記仕様

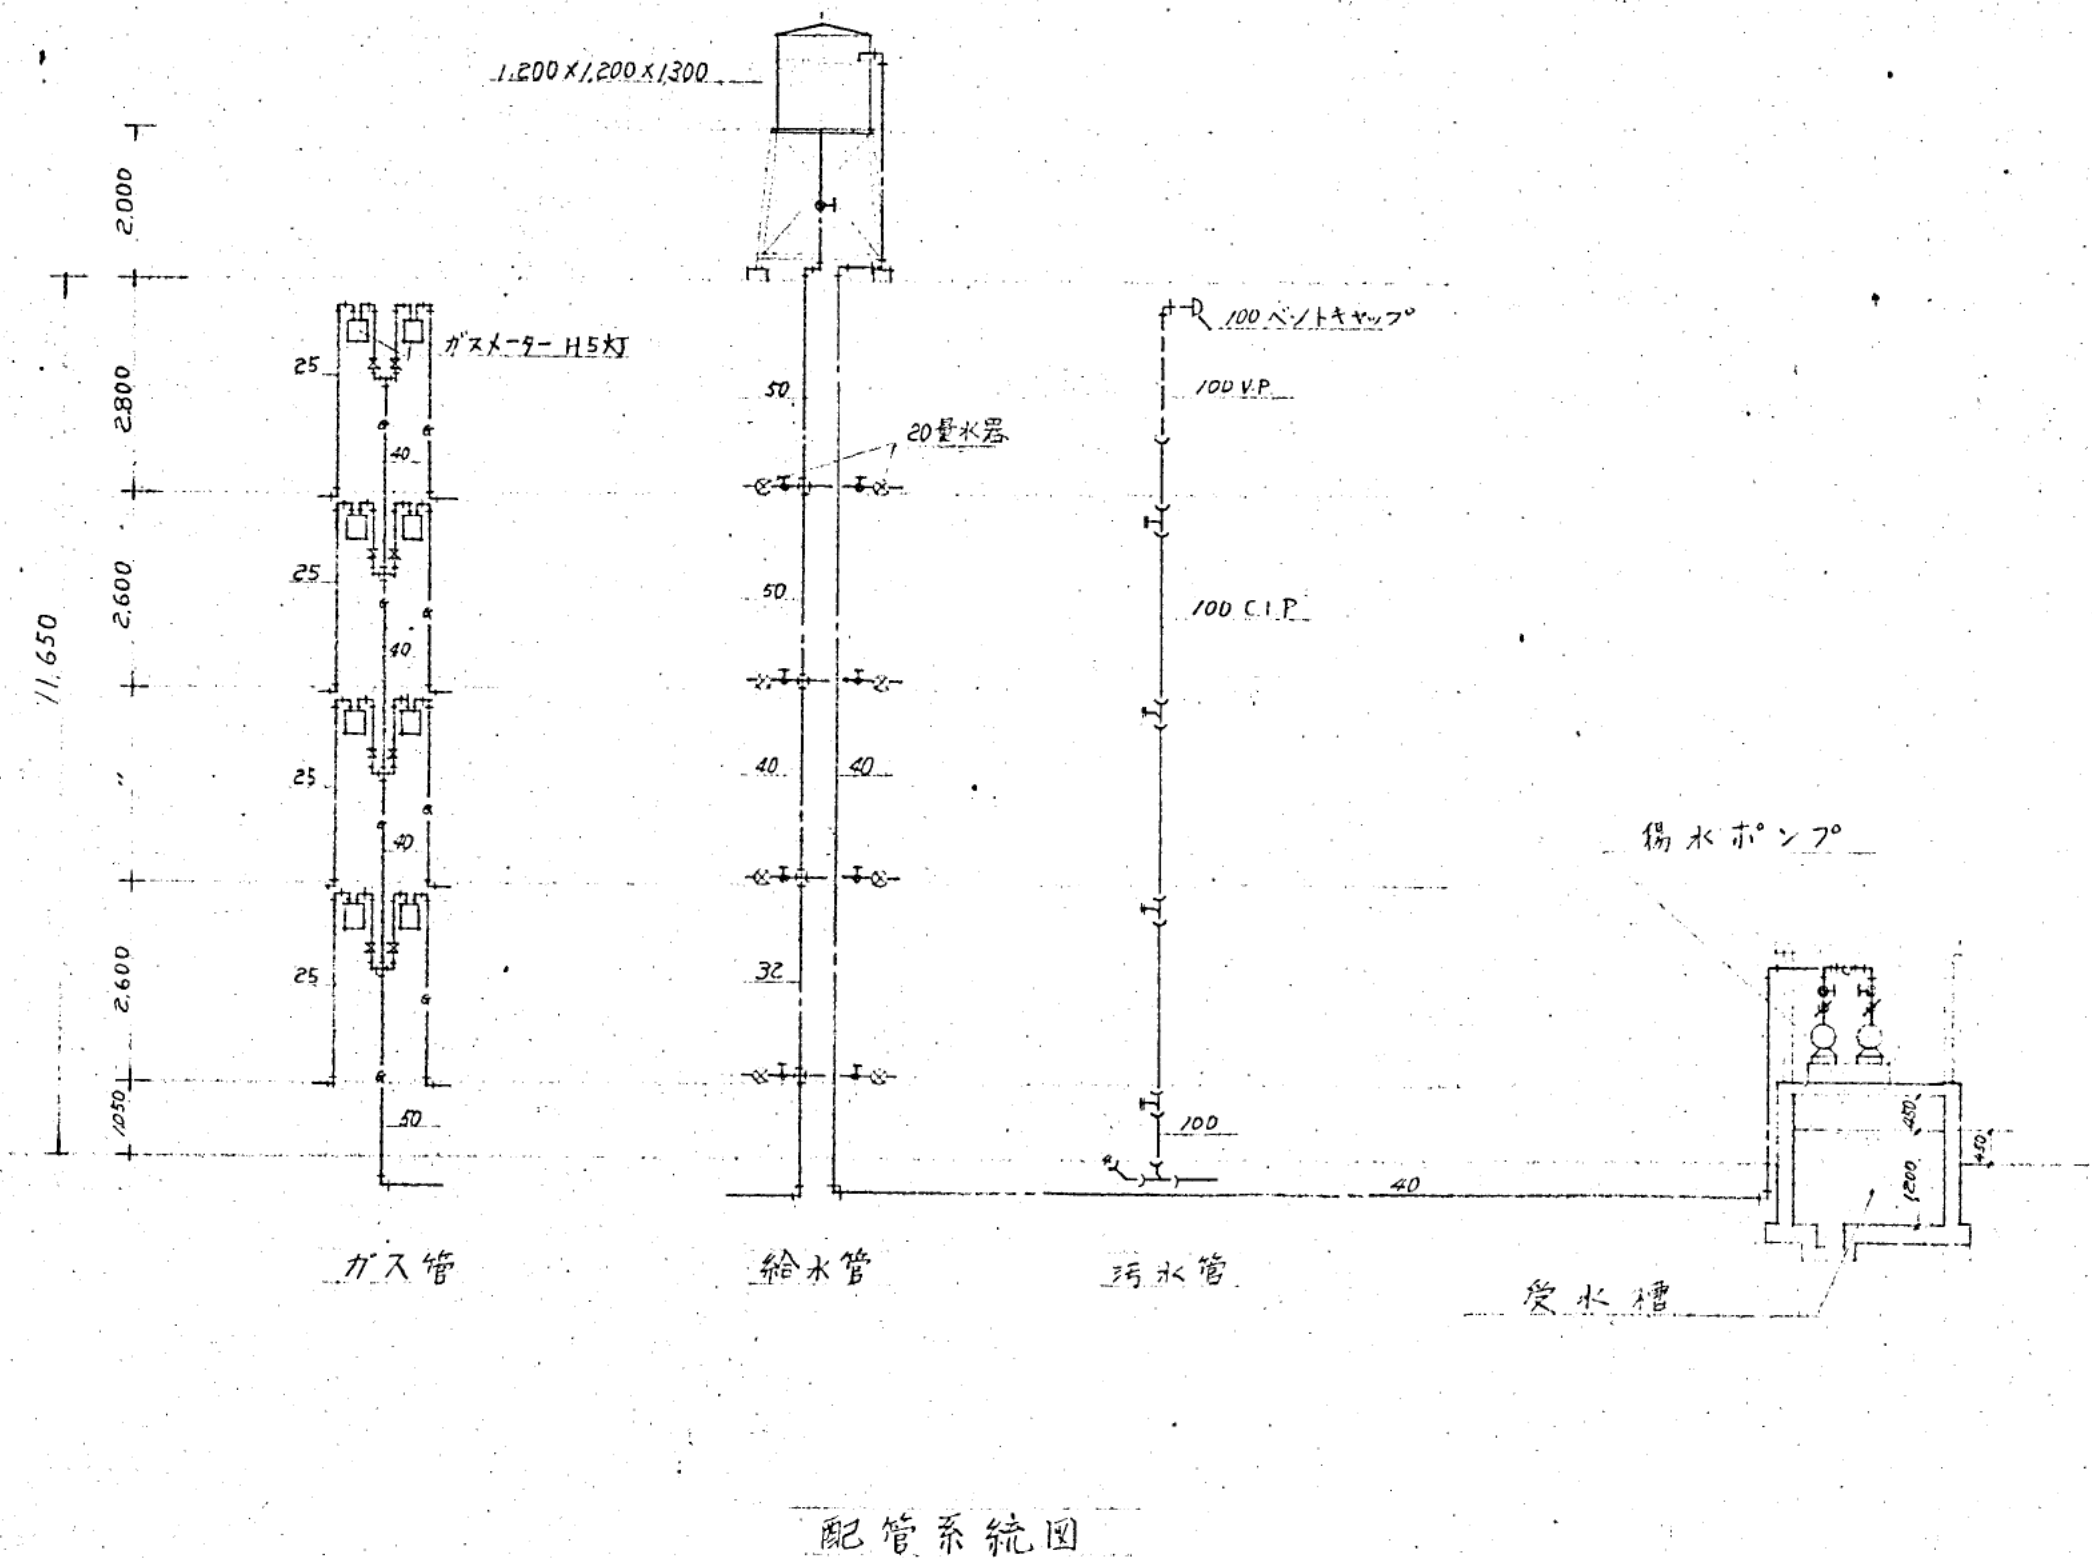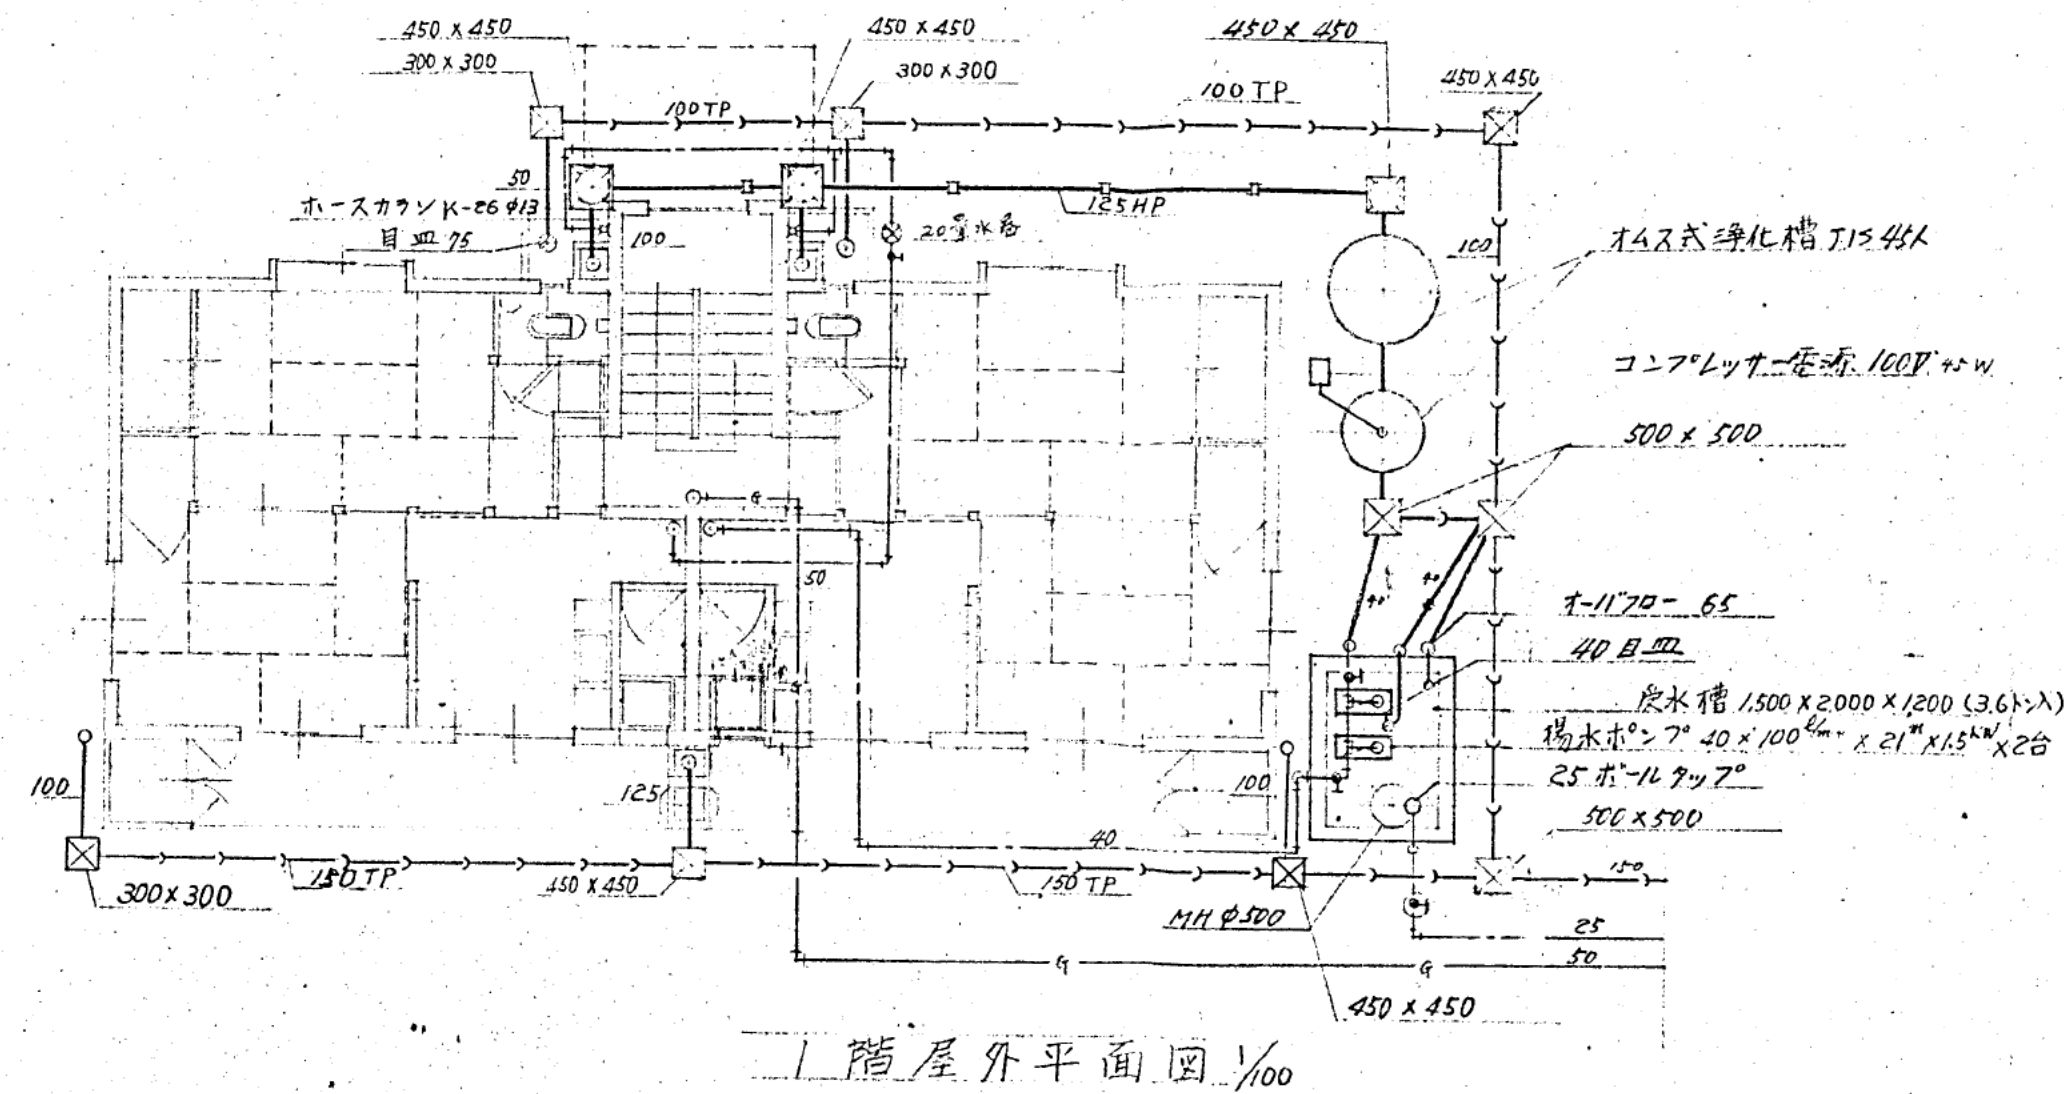

- 本工事は下記工事と施工するものとす
 - 給水設備工事
 - 排水通気設備工事
 - 衛生器具設備工事
- 主要機材及メーカーは下記の通りとす


- 揚水ポンプ φ40×100 1/4×21"×15kW - 高圧水管 1200×1200×1300 FRP製 有効15m入 - 衛生器具及附属金具 - 給水管 ポリライニング鋼管 - 全上 鉛管 (器具接続部使用) - 屋内汚水管 排水用鋼鉄管 - 屋内排水管 亜鉛鍍鋼管 - 排水用鉛管 器具接続部使用 - 屋外排水管 ビーム管及陶管 - 排水金物 - 浄化槽 JIS 45人槽	- メーカー 荏原製作所, 相模ポンプ製作所 又は全製品 - 三菱樹脂KK, 東洋樹脂KK - 東洋樹脂KK (塩酸), 伊奈樹脂KK (一般) - 積水化学, 住友金属 - 大同鉛化工, 日本鉛管 - 久保田鉄工KK, 栗本鉄工所 - 日本鋼管KK, 住友鋼管 - 大同鉛化工, 日本鉛管 - メーカー 大阪一洋一, 片岡工業 又は全製品 - 日鉄浄化工業, 大管正業
---	--
- 屋上水槽架台 鉄骨高さ2000とし住宅公団標準図に準じて設計図作製 承認を受けるものとす
- 給水管の防露工事

露出管はすべて4毛フェルトで防露工事を行い 屋外露出管は防露工事の上 亜鉛鍍鉄板巻ベニヤ仕上りとし 防露厚は、20mm厚とす。
- 排水管の防露工事

一階以上の天井内配管のみ給水工事にて防露工事を行うものとす。
- 瓦斯工事

大阪瓦斯KKの責任施工とす。
- 特記無き事項はすべて住宅公団標準仕様書に準じて施工するものとす
- 別途工事 下記は別途工事とする
 - 受水槽及ポンプ室工事 (揚水ポンプ室の項も含む)
 - 操作盤及電気配管工事 液面電極棒共 (電業工務の項も含む)
 - 厨房器具及換気工事 (金物取付工事の項も含む)
 - 用通工事 (金物取付工事の項も含む)
 - パイプシフト及点検口工事 (泥入れも含む)
 - 配管の屋上貫通部の防水雨仕舞工事 (防水工事も含む)
 - 浴室台所の排水管の堅管部分 (金物工事の項も含む)

住宅鉄筋コンクリート新築工事			
給排水衛生及瓦斯配管図(B)			
縮尺 1/100			
課長	監査	係長	設計
設計年月日 昭和44年 〇月 〇日 号			
整理番号		16葉中 13	
阪神水道企業団工務部管理課			

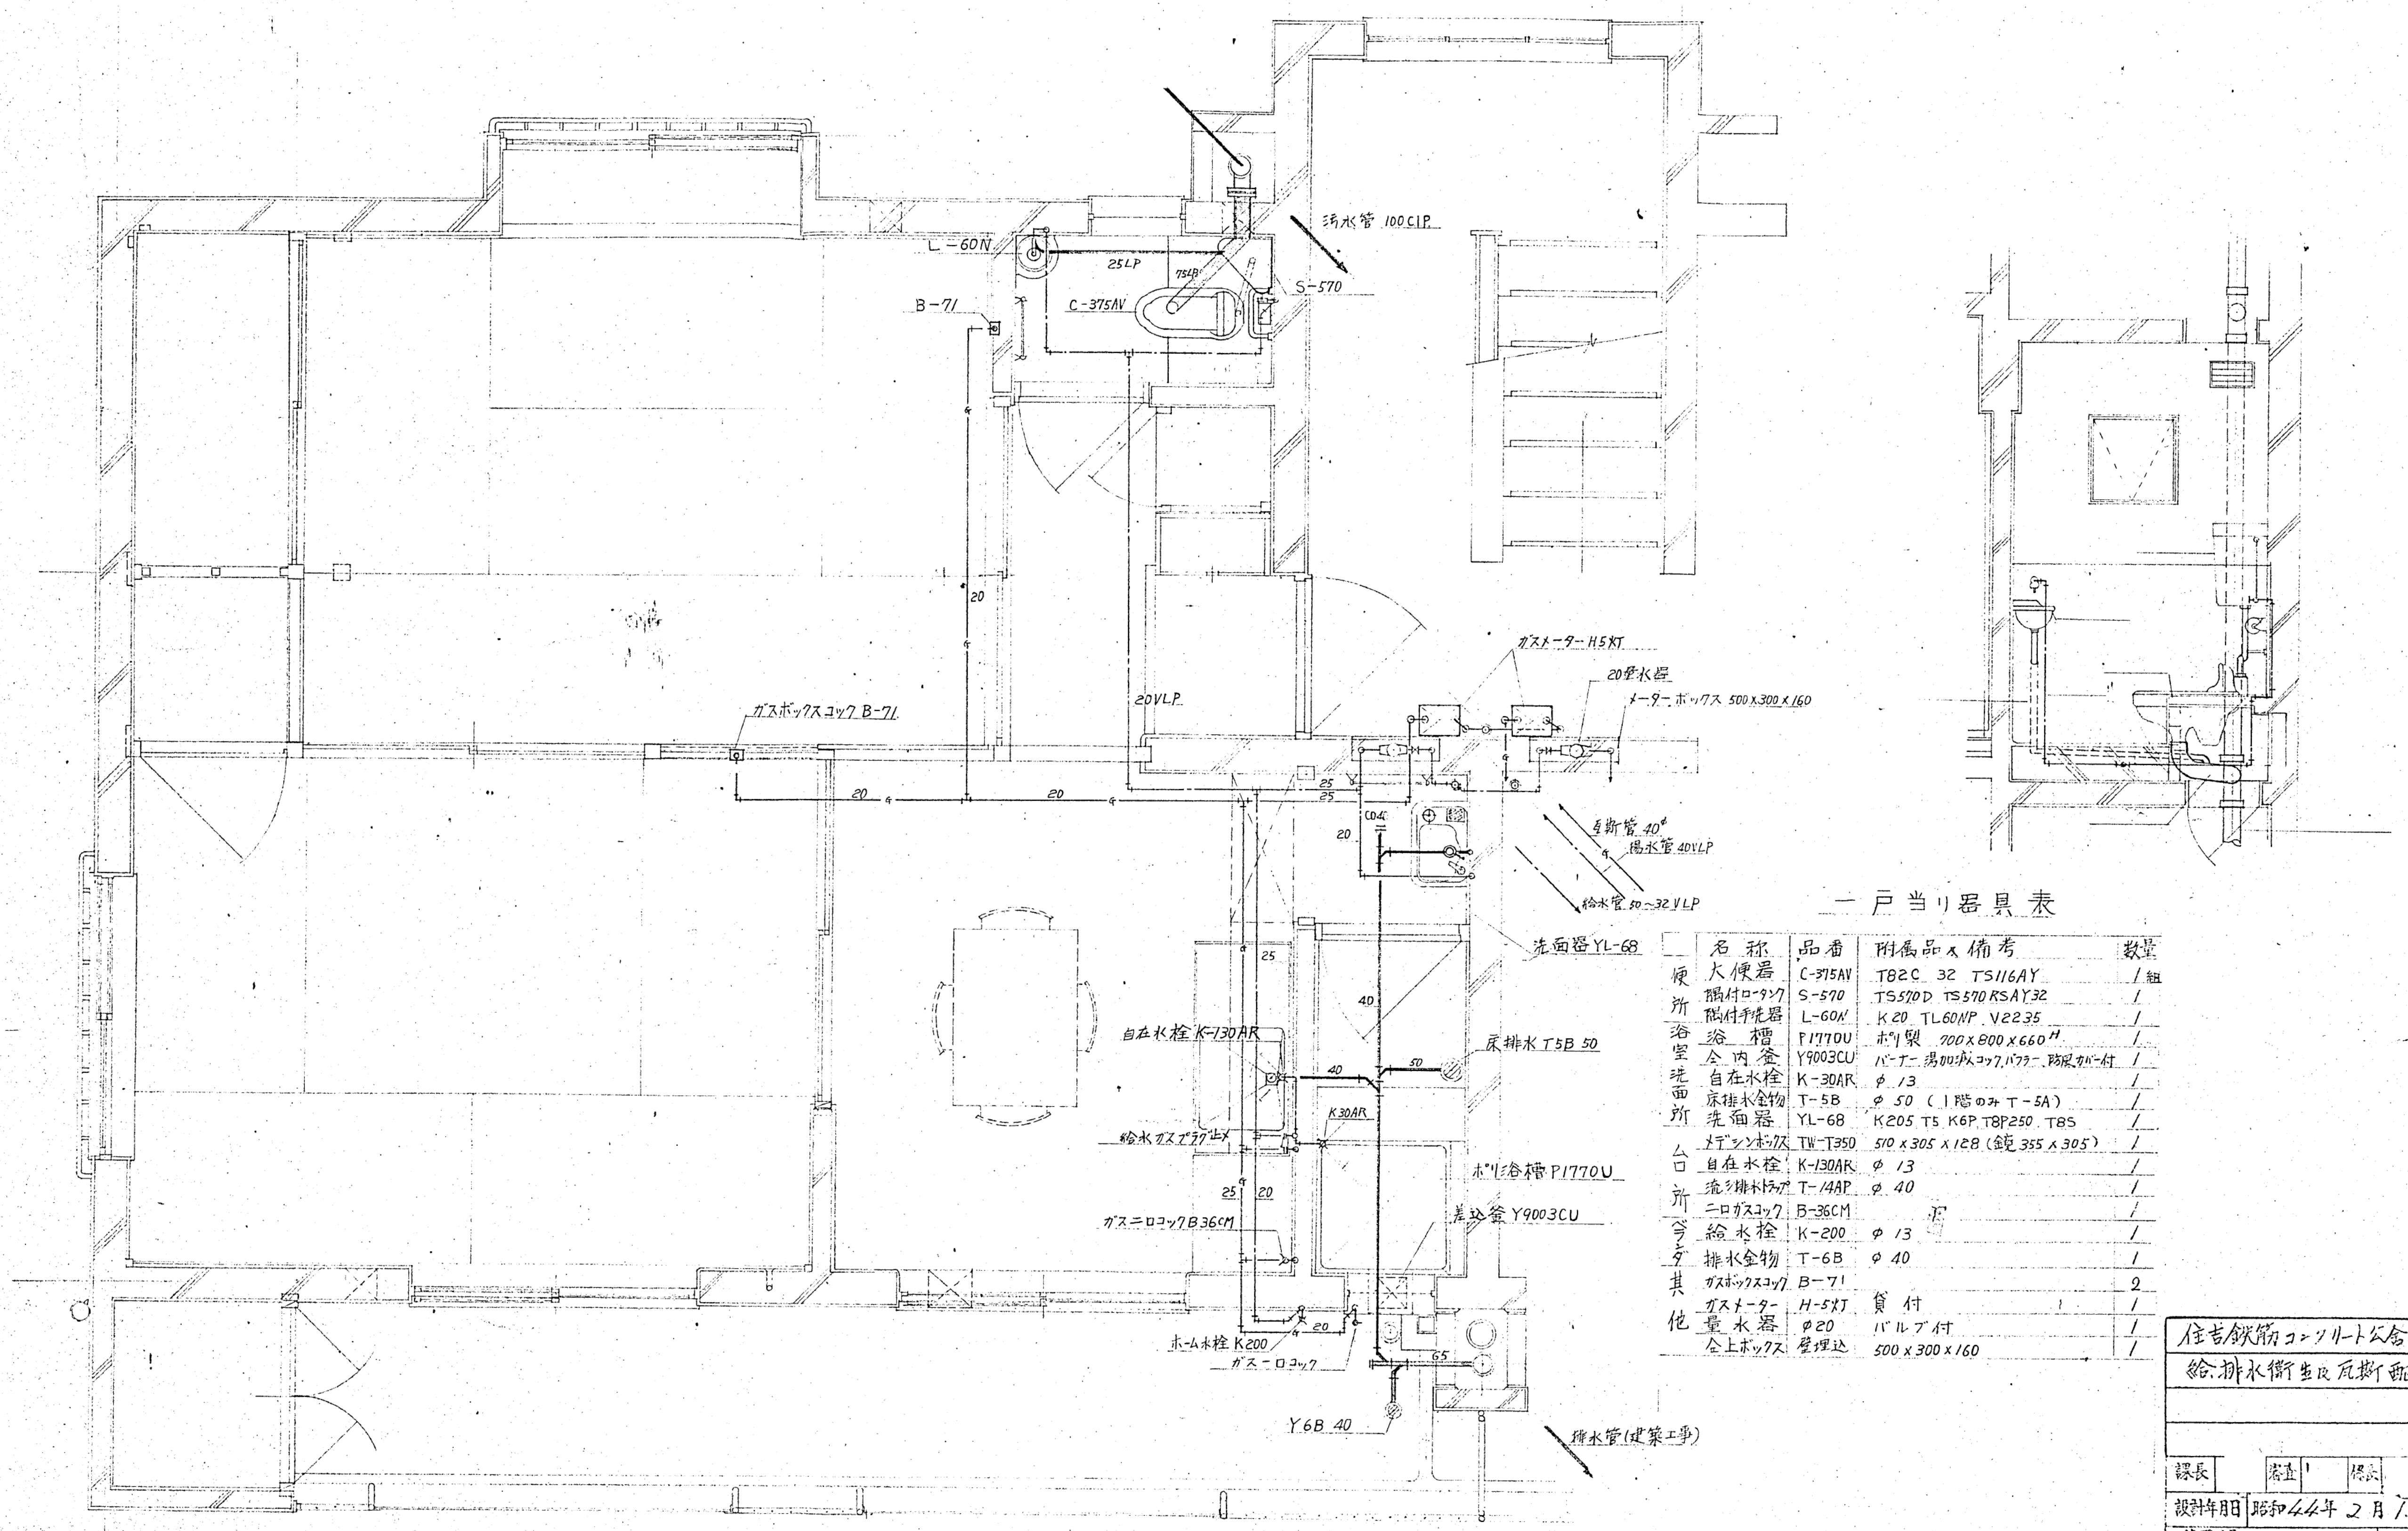

一戸当り器具表

名称	品番	附属品 & 備考	数量
便所 大便器	C-375AV	T82C 32 TS116AY	1組
便所 附付ロタン	S-570	TS570D TS570RSAY32	1
便所 附付手洗器	L-60N	K20 TL60NP V2235	1
浴室 浴槽	P1770U	ホリ製 700x800x660H	1
浴室 全内釜	Y9003CU	バ-テ-湯加減コック、バ-テ-防風カバー付	1
洗面所 自在水栓	K-30AR	φ 13	1
洗面所 床排水金物	T-5B	φ 50 (1階のみ T-5A)	1
洗面所 洗面器	YL-68	K205 T5 K6P T8P250 T85	1
洗面所 洗面器ボックス	TW-T350	510 x 305 x 128 (鏡 335 x 305)	1
入口 自在水栓	K-130AR	φ 13	1
入口 流し排水金物	T-14AP	φ 40	1
入口 ニロガスコック	B-36CM		1
台所 給水栓	K-200	φ 13	1
台所 排水金物	T-6B	φ 40	1
その他 ガスボックス	B-71	貸付	2
その他 ガスター	H-5XT		1
その他 量水器	φ20	バルブ付	1
その他 金上ボックス	壁埋込	500 x 300 x 160	1

住吉鉄筋コンクリート公舎新築工事			
給排水衛生及瓦斯配管図(C)			
縮尺 1/50			
課長	主任	係長	設計
設計年月 昭和44年 2月 7日 図面 1			
整理番号			16葉中 14
阪神水道企業団工務部管理課			

電気設備工事仕様書

1. 工事範囲


- イ. 電灯設備... 構内引込柱より、電灯器具取付完了迄とし、其灯、灯仕ヲ持ツ事。
- ロ. 動力設備... 電動機(別送)端子線迄とし、液面電極取付ヲ含ミ、運転迄荷仕ヲ持ツ事。
- ハ. 非常ベル設備... 各住居内ヨリ階段室非常ベルヲ共通ニ鳴ラヌ配管配線ヲ行ハル事。
- ニ. テレビ観望設備... 屋上アンテナ端子ヨリ各住居内コンセント迄ノ配管配線ヲ行ハル事。
- ホ. 電話配管工事... 引込コンセント取付ヨリ各住居内コンセント迄ノ配管ヲ行ハル事。

2. 工事仕様


- イ. 本工事は本設計図ニ依ルハ勿論、電気設備基準及関西電力会則ニ基キ完全ニ施工スル事。
- ロ. 本工事は必要ト関係諸官庁及電力会社、諸手帳ハ、すべて請負人ノ代行レ費用ニ負担スル事。
- ハ. 電灯方式
電 灯... 交流、100V 200V 単相三線式 及、100V 単相二線式。
動 力... 交流、200V 三相三線式。

ニ. 工事方法


- 屋外配管配線ハ、埋込金属管ニ敷トレ、電線ハ600Vビニール絶縁電線 及ビ平型ビニールケーブルヲ使用スル事。交流管「コンボット」類ハ角型連用型トシ「フレット」ハ新金品製「モットル」照明器具及器具箱「コンボット」取付高ハ現場ニ係員、指示ニ依ル事。
- 使用材料ハ使用ニ先立テ、係員ニ承認ヲ受ケ、必要アルキハ製作図面ヲ提出シテ承認ヲ受ケル事。
- 屋外配線ハ、コンクリート柱、梁等線トシテ通当ノ支線ヲ設ケテ堅固ニ設備スル事。

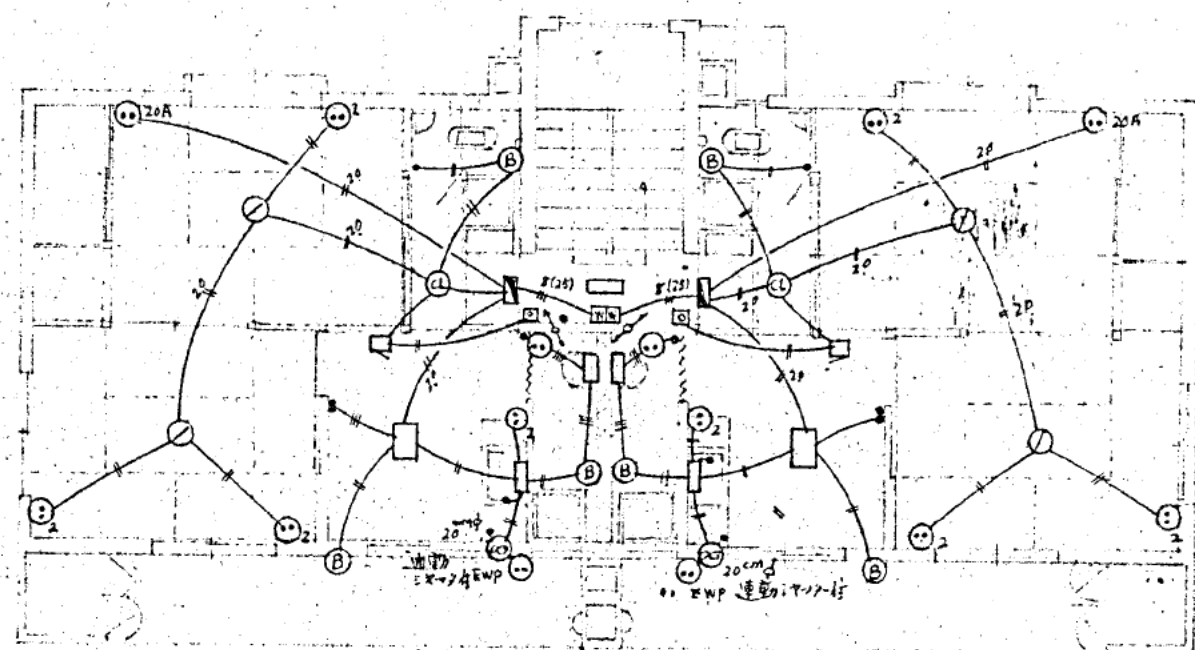


2, 3, 4 階電灯配線図

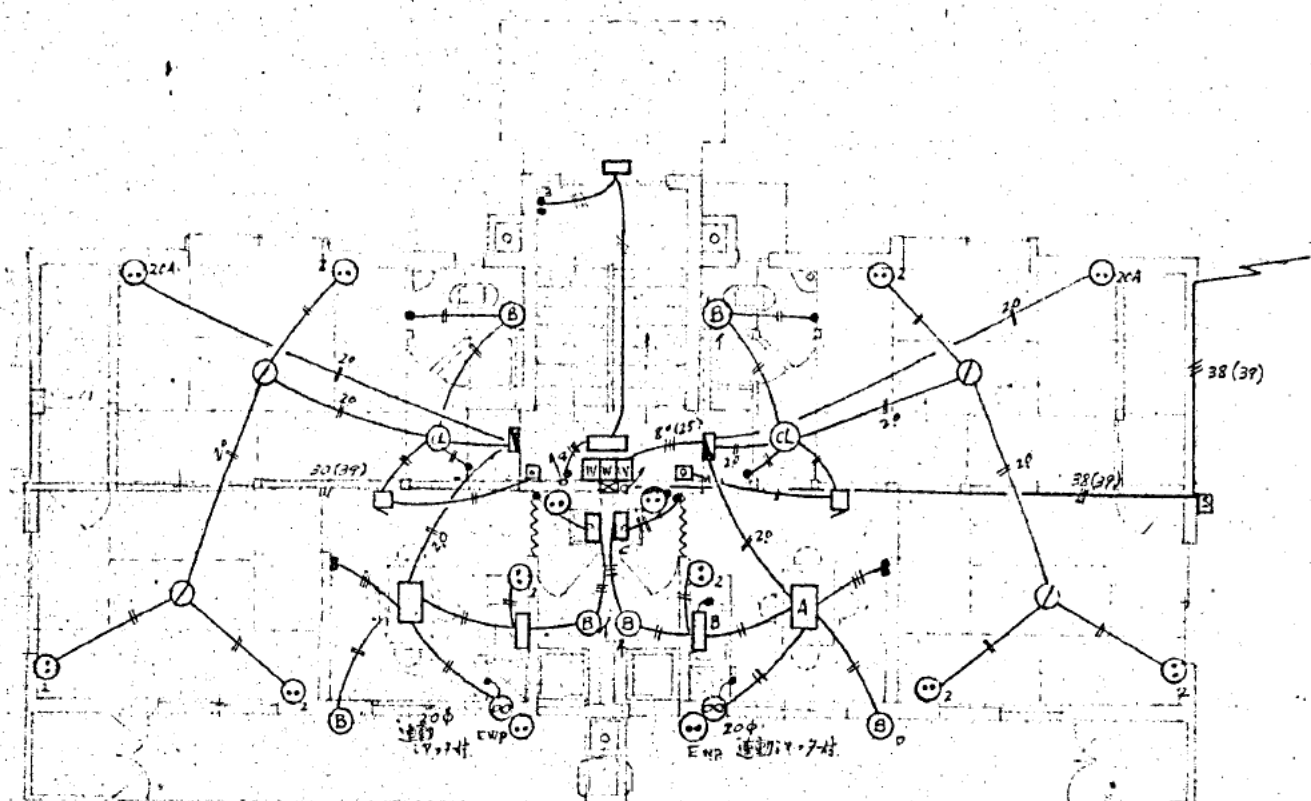


1 階電灯配線図

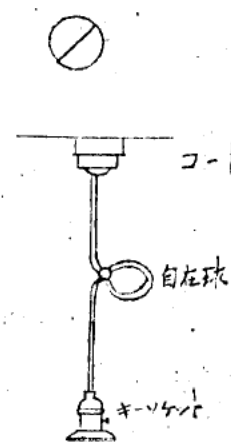


(B)

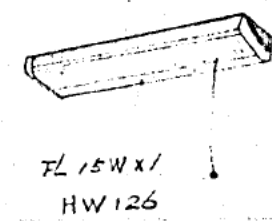

(A)

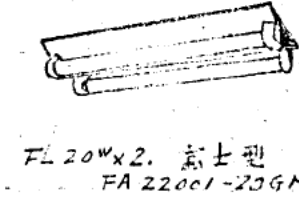


(C)

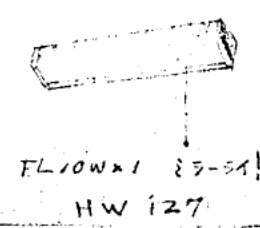


(CL)




(B)

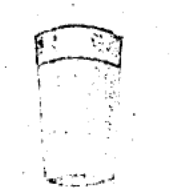


(B)

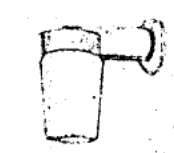


各種照明器具表

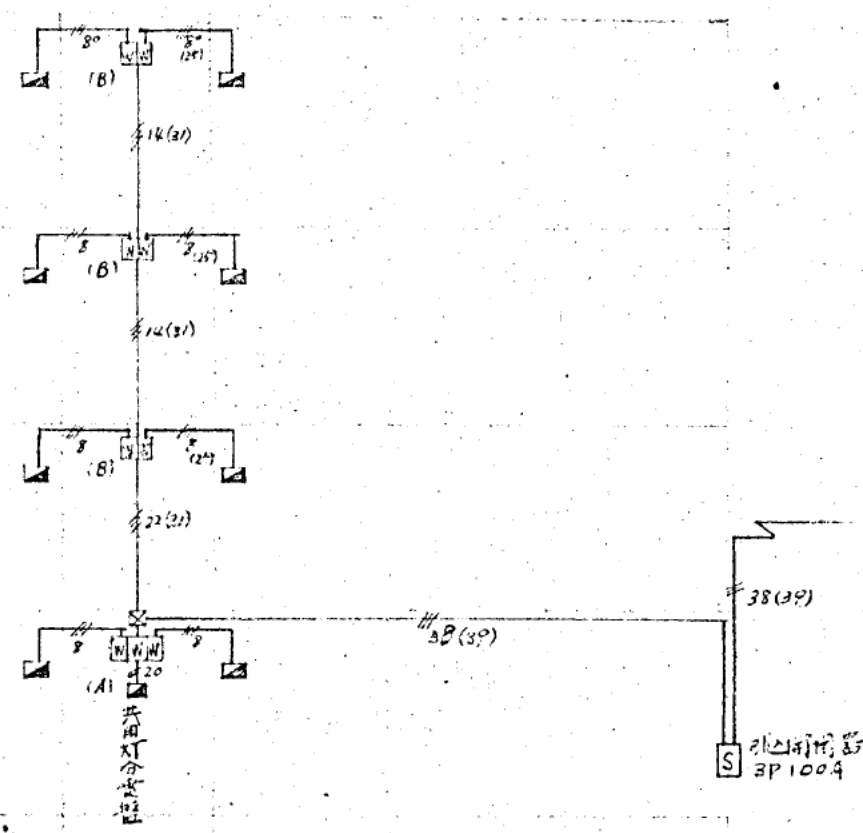


電灯幹線系統図

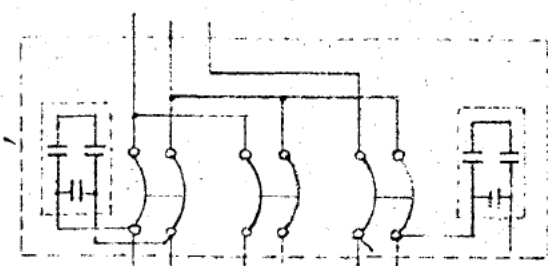



各戸分電盤
'54用スライダ式' 34用フルー
2PIE 20ANFBX3

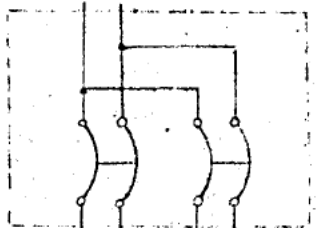

共用分電盤
'54用スライダ式' 24用フルー
2PIE 15ANFBX2

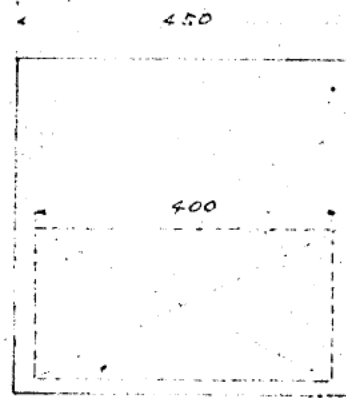

電力計取付板

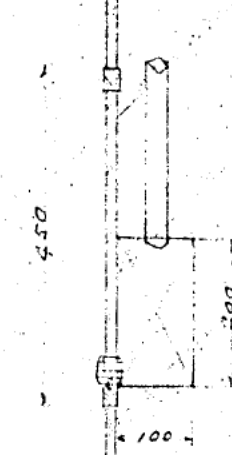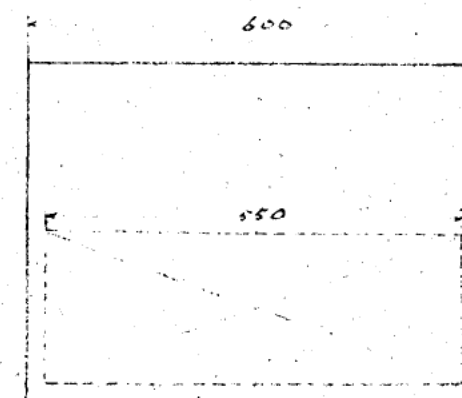

記号	摘 要
W	開閉 電力計
S	引込用同着
□	合 電 盤
—	螢 光 灯
○	白 熱 灯
⊙	コック型防犯電
⊙	防犯用埋込電
•	負 減 器
⊙	換気扇 20cm 連続運転型
□	4x14mm 付金バネ
□	加 鉛


住吉鉄筋コンクリート公舎新築工事
電気設備図 (A)

1/100


44年2月

16号15


阪神水道公衆園工務部管理課

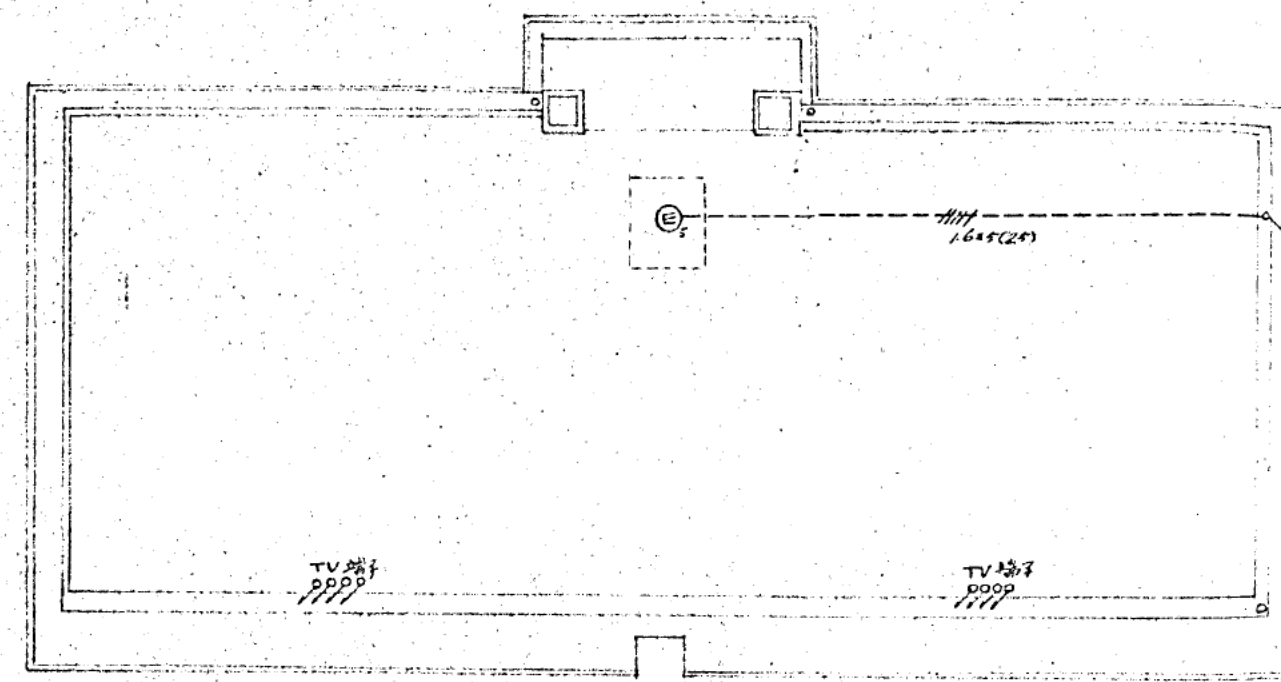

屋上

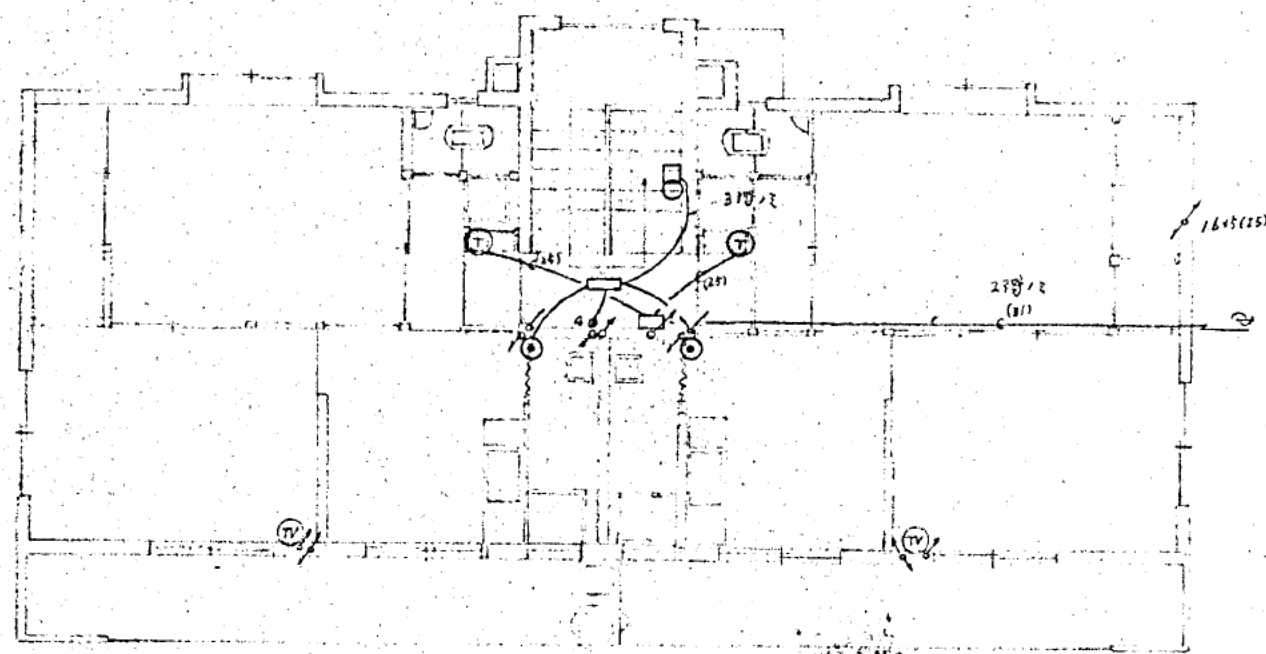


2F

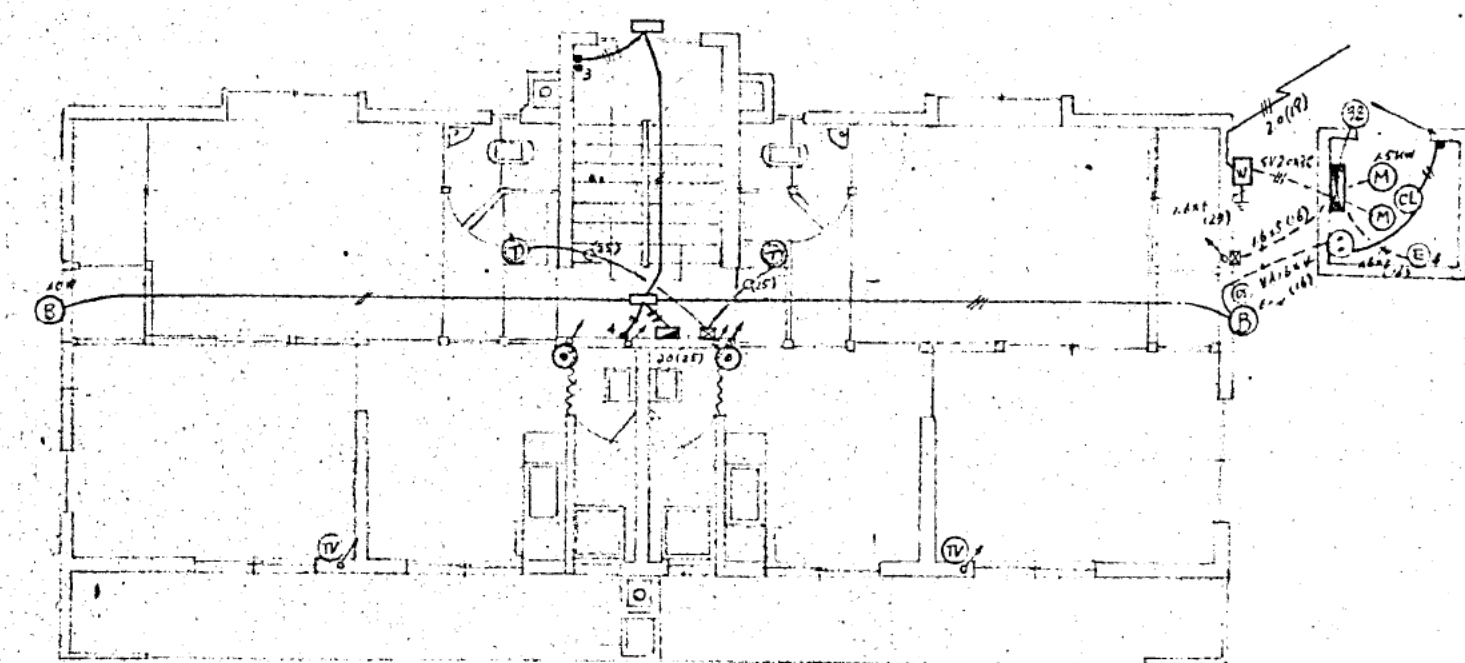


1F

動力共用灯非常ベルテレビ電話配管図

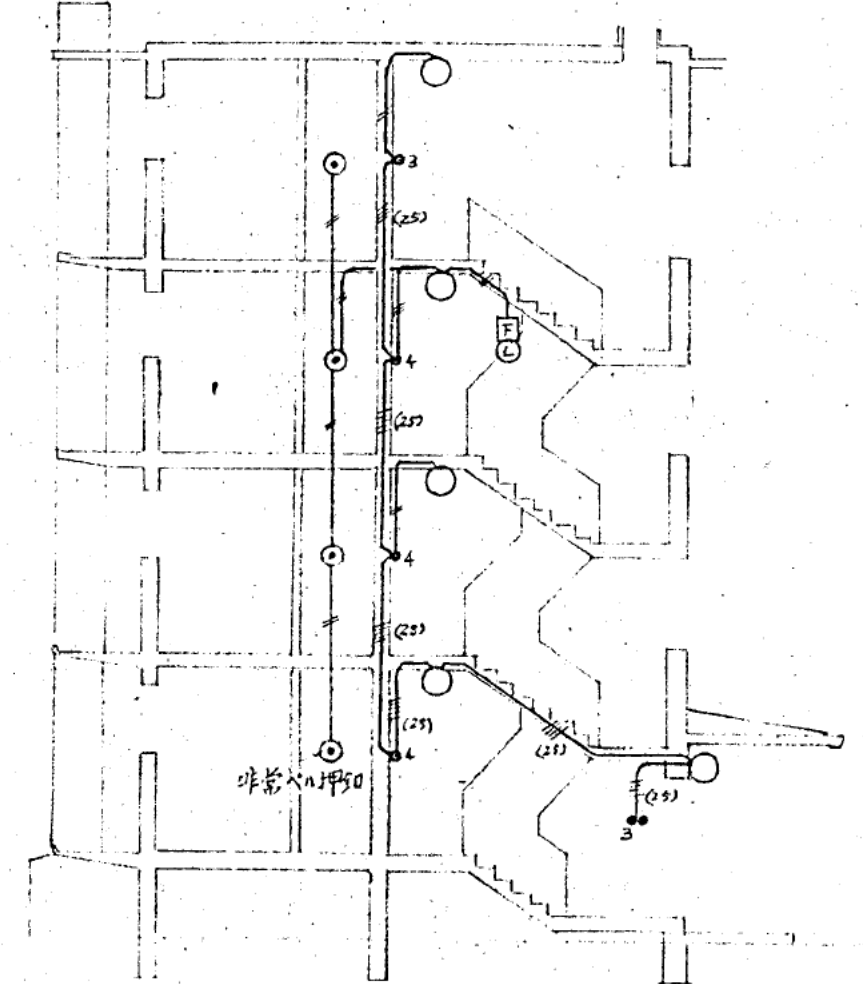


階段共用灯非常ベル配線

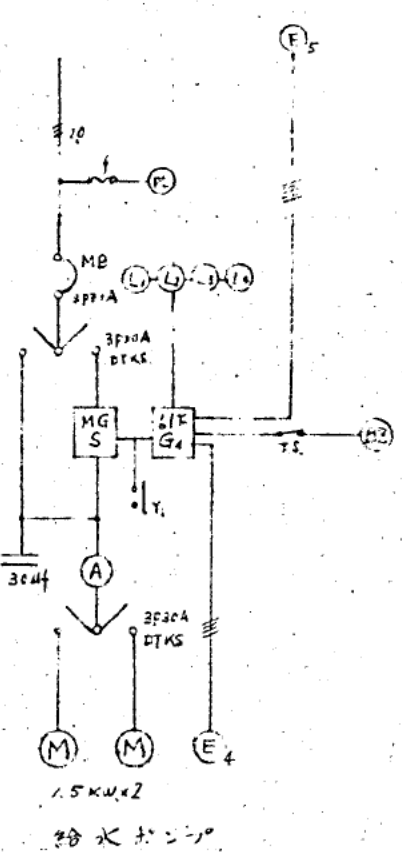


ポンプ自給操作盤
屋外防水型
(導管が水内蔵)


凡	例
	動力操作盤
	液面電極 故障点検
	光電式自動火災検出
	非常ベル S型ベル
	非常ベル用押釦
	白熱灯ブラケット
	テレビ端子ボックス
	電話用端子箱
	電話取口
	液面電極 1φ 2W 4W
	接続箱 電話用 取口 不接付
	接地

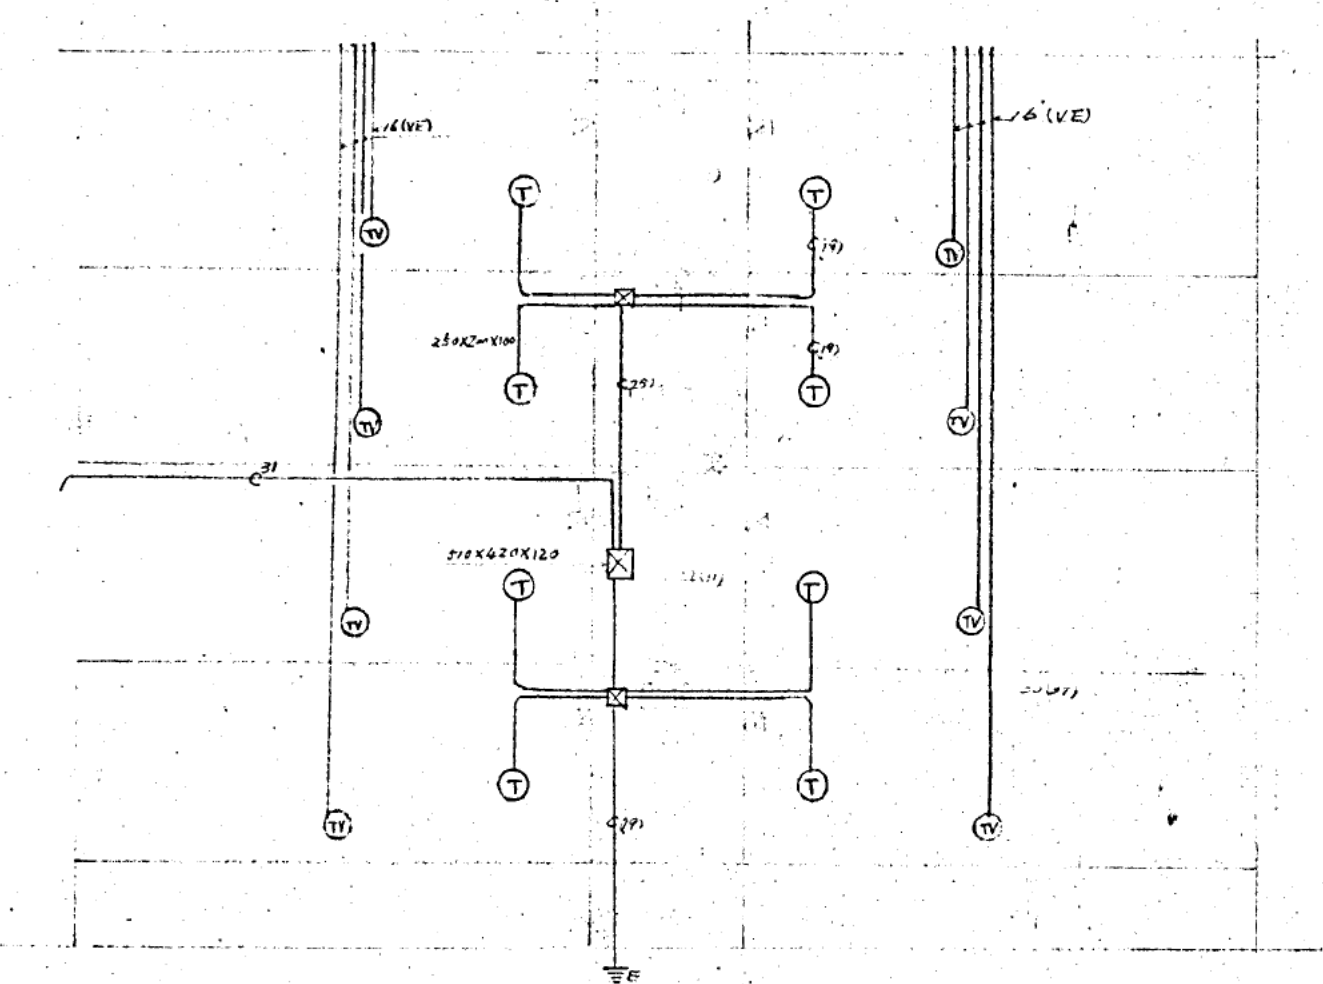


電話、テレビ配線

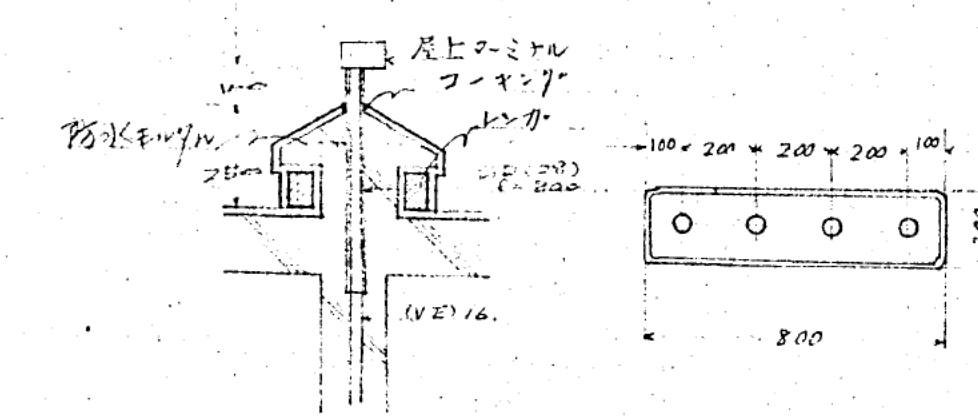


TV屋上ボックス取付図

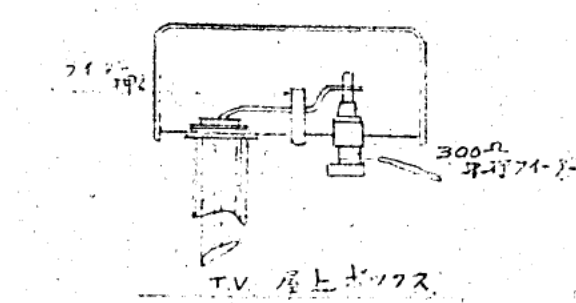

TV屋上ボックス

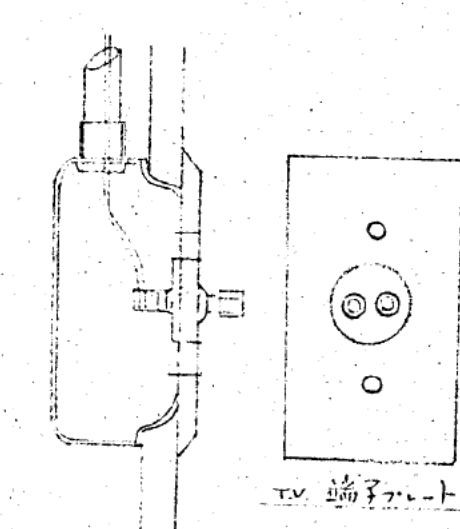


TV屋内ボックス

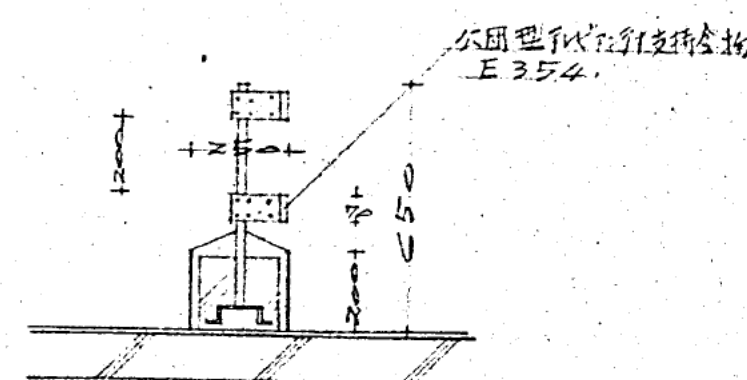


テレビアンテナ支持金物取付図


住吉鉄筋コンクリート公舎新築工事	
電気設備図 (B)	
図号	4
設計者	長谷川 隆夫
設計年月	1964年 7月
図面番号	16葉中 16
阪神水道企業園工務部管理課	

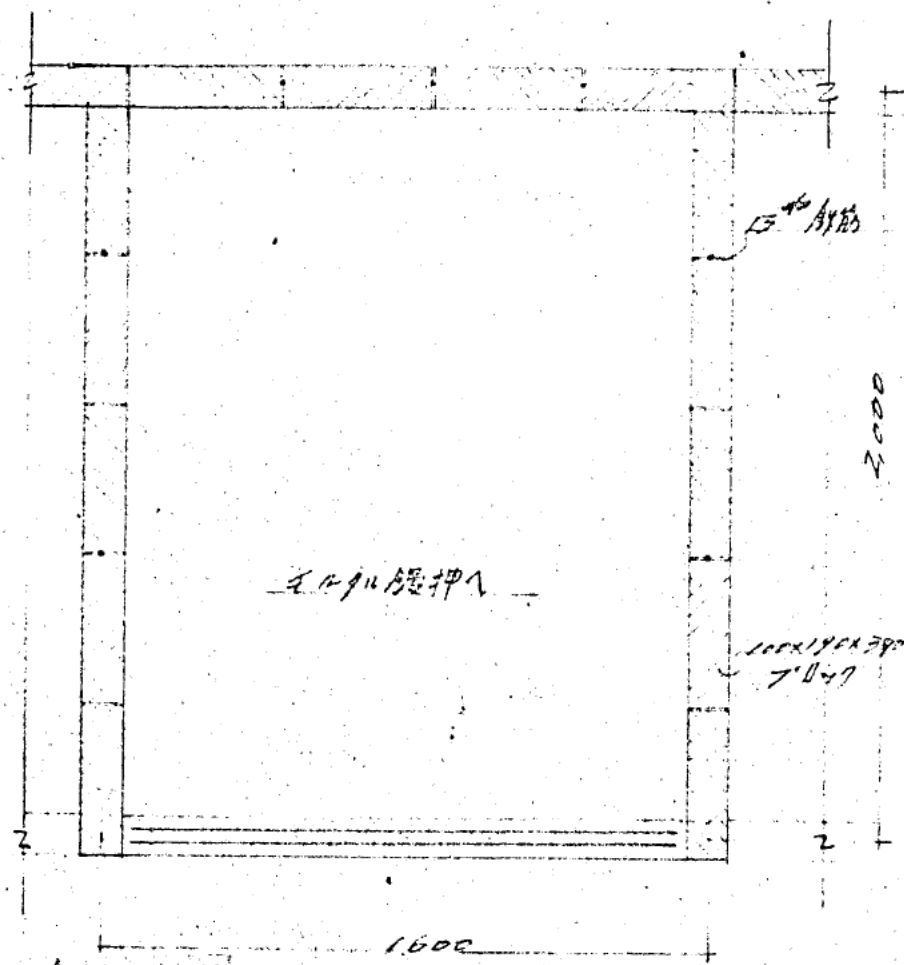


物置 平面図 S1/2

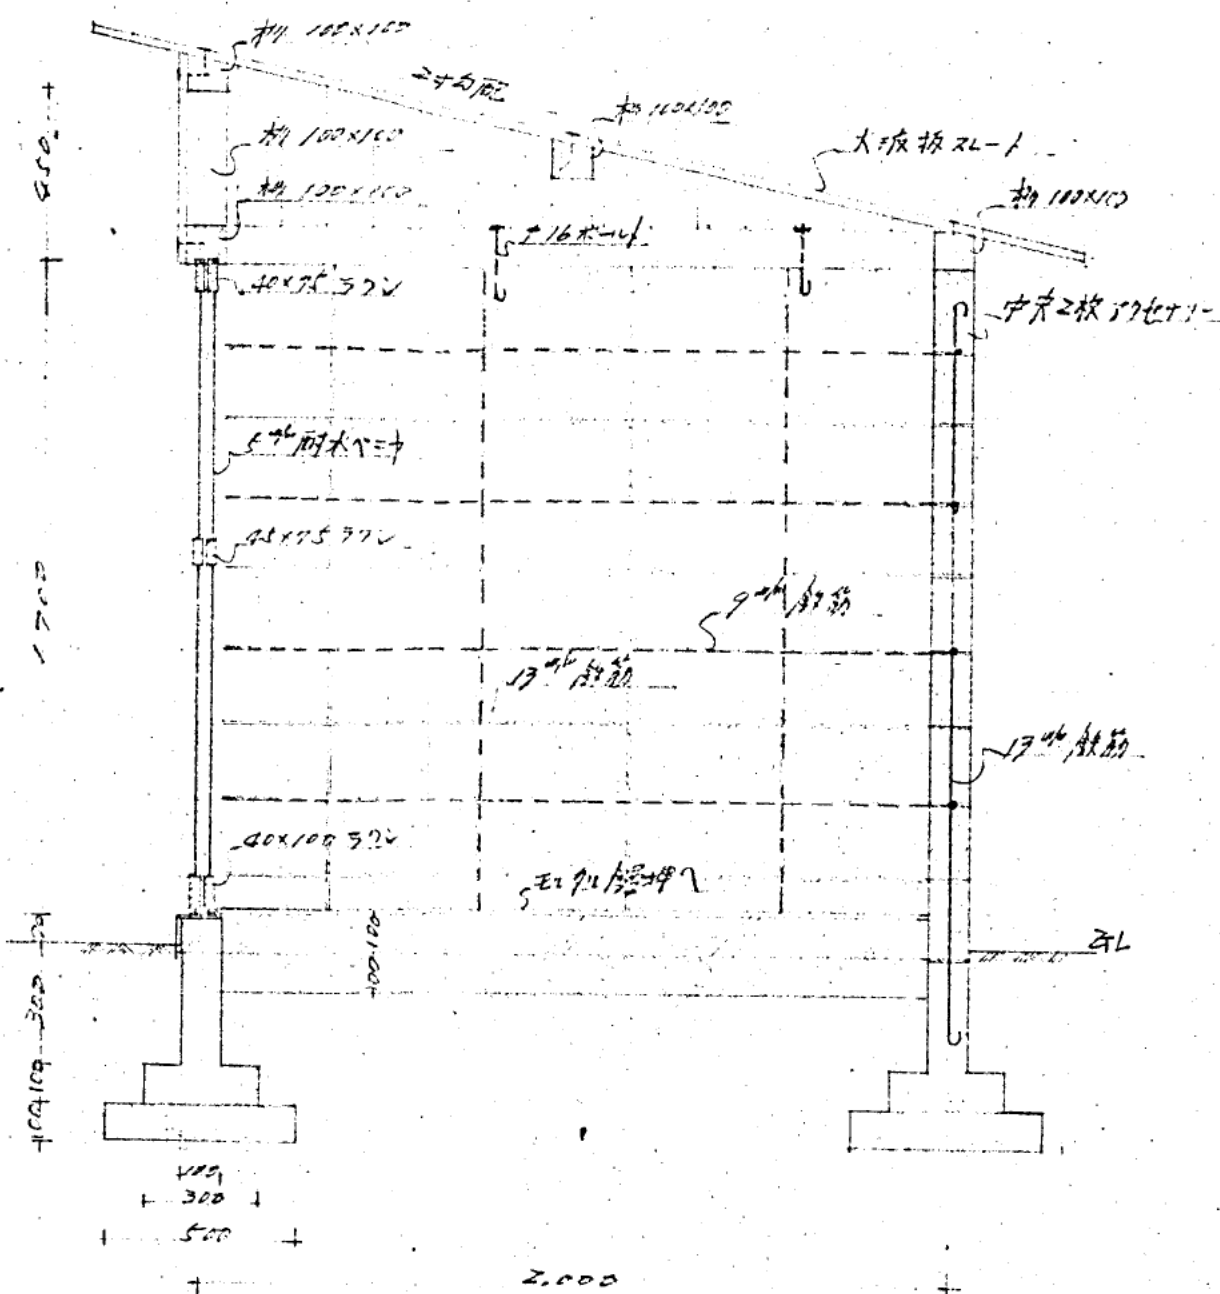


物置 断面図 S1/2

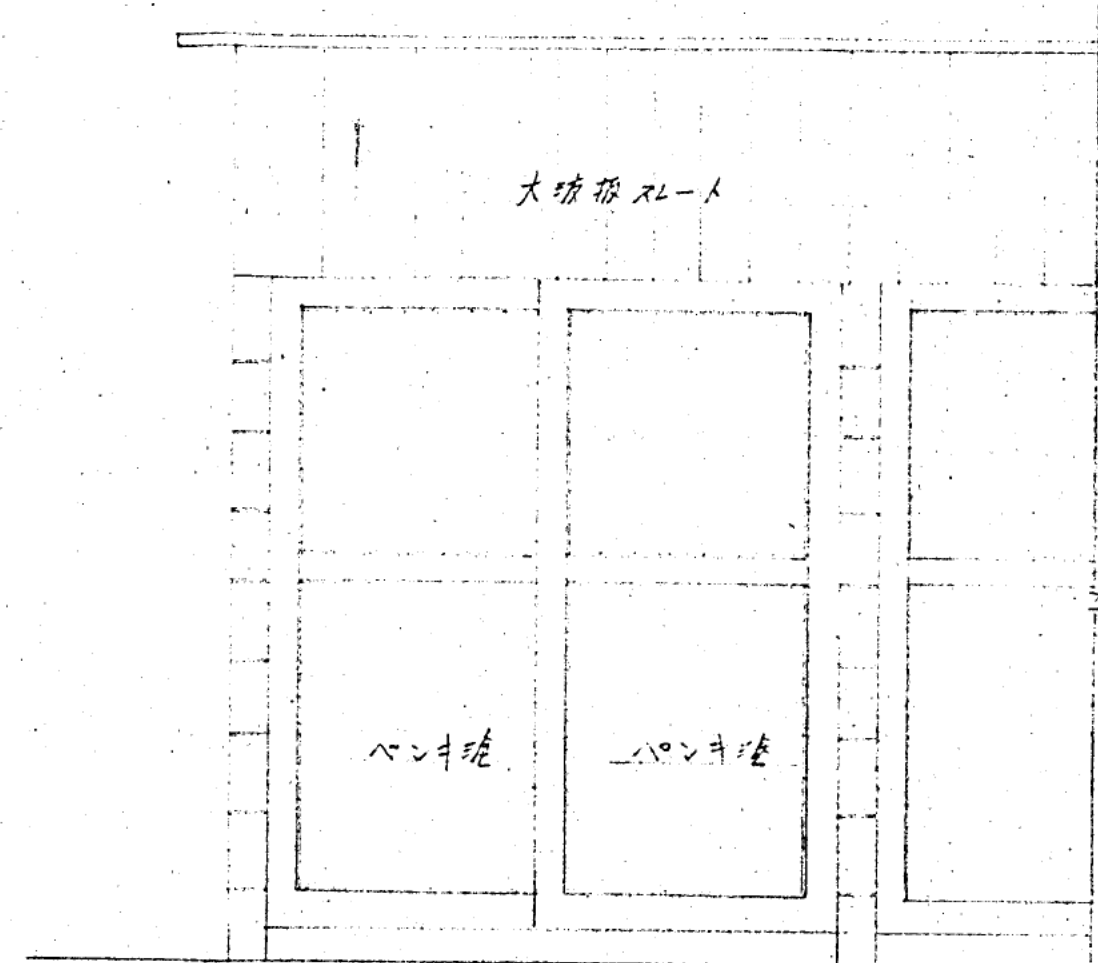


物置 正面図 S2/2

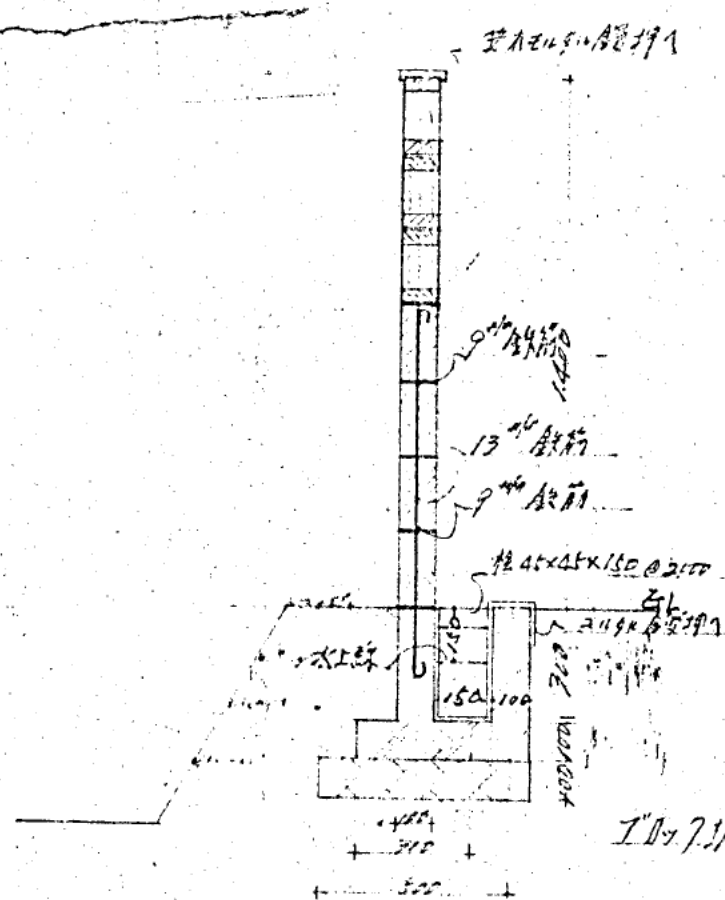

物置 断面図 S2/2

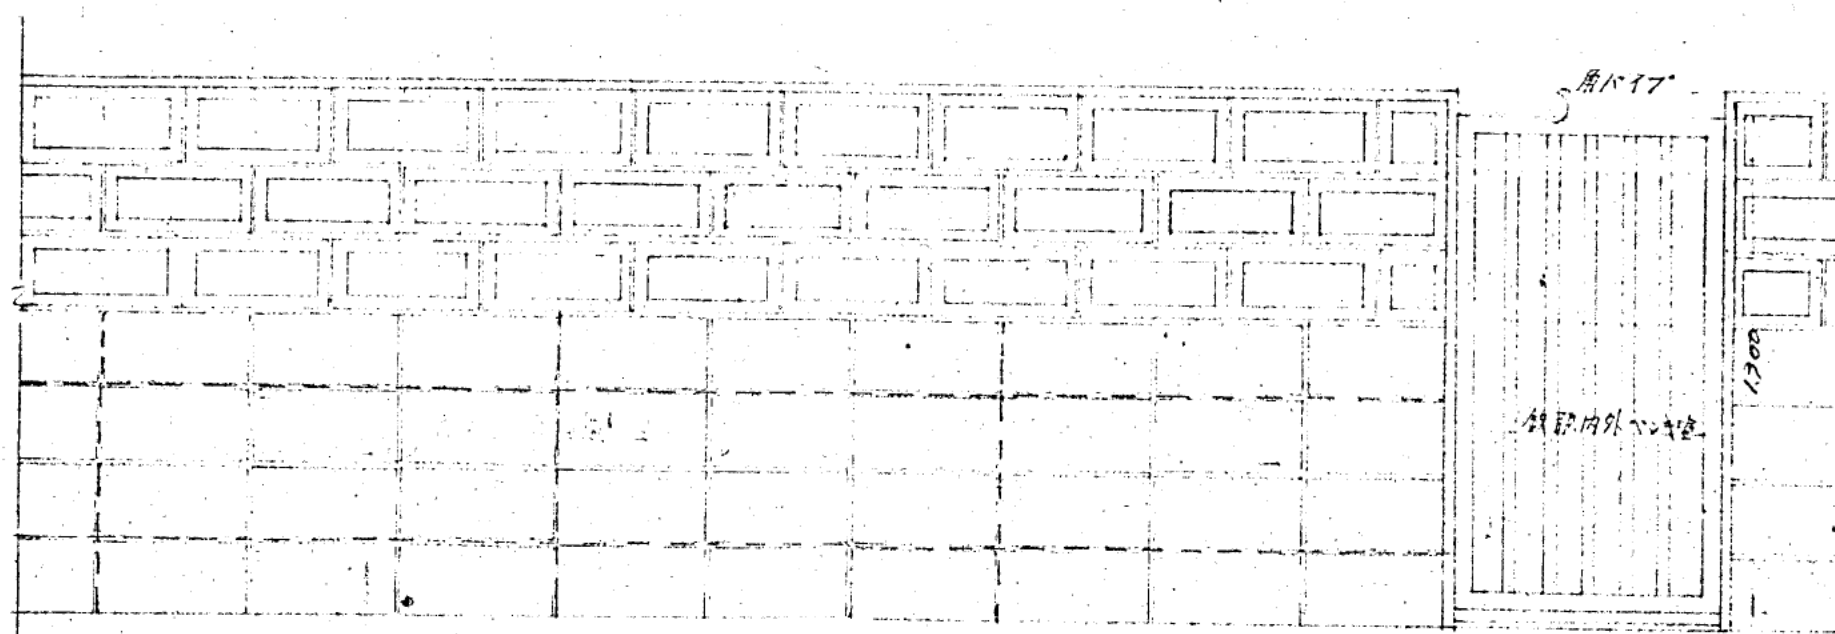

物置 断面図 S2/2

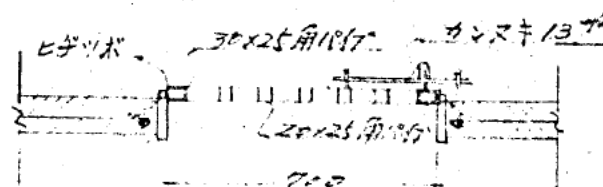

門扉図 S2/2

住吉鉄筋コンクリート公舎新築工事	
屋外物置及ブロック塀詳細図	
10枚中16	
昭和44年2月15日	
阪神水道企業団工務部管理課	